

**LEGENDA**

- Edifici esistenti in uso al Politecnico
- Impronta edificio Residenza in costruzione
- Area di cantiere edificio Residenza C. Molino
- Recinzione preesistente DA INTEGRARE CON recinzione provvisoria con rete metallica h. 2.00 mt
- Nuova recinzione fissa di cantiere h. 2.00 mt eseguita con tubi da ponteggio infissi e pannelli in lamiera grecata dotata di illuminazione perimetrale
- Viabilità di cantiere
- Gru a torre con sbarraccio di 40 m (limitatore e avviso sonoro al di fuori dell'area di cantiere)
- Impronta ponteggio (installato dopo l'esecuzione della struttura di pilastri e soletta)

1. ingresso carrabile esistente ad uso esclusivo del Politecnico
2. ingresso carrabile con cancello di accesso di cantiere
3. box ufficio di cantiere
4. box uso mensa
5. box uso spogliatoio/wc
6. ponteggio di facciata
7. gru a torre
8. area deposito materiali
9. quadro elettrico di cantiere dotato di fornitura indipendente






Residenza - vista a volo d'uccello



Residenza - vista a volo d'uccello



Residenza - vista a volo d'uccello

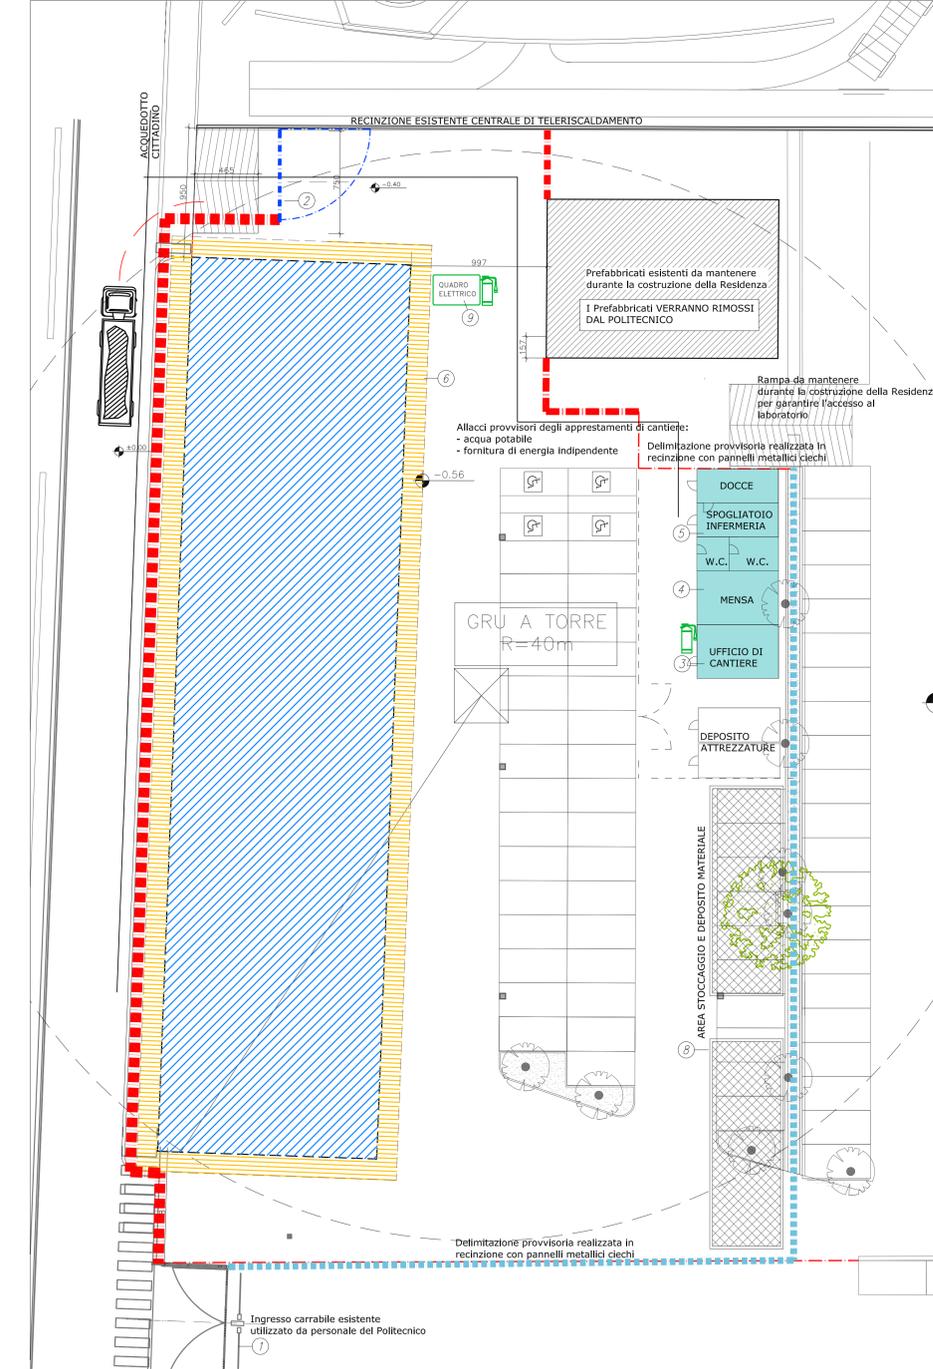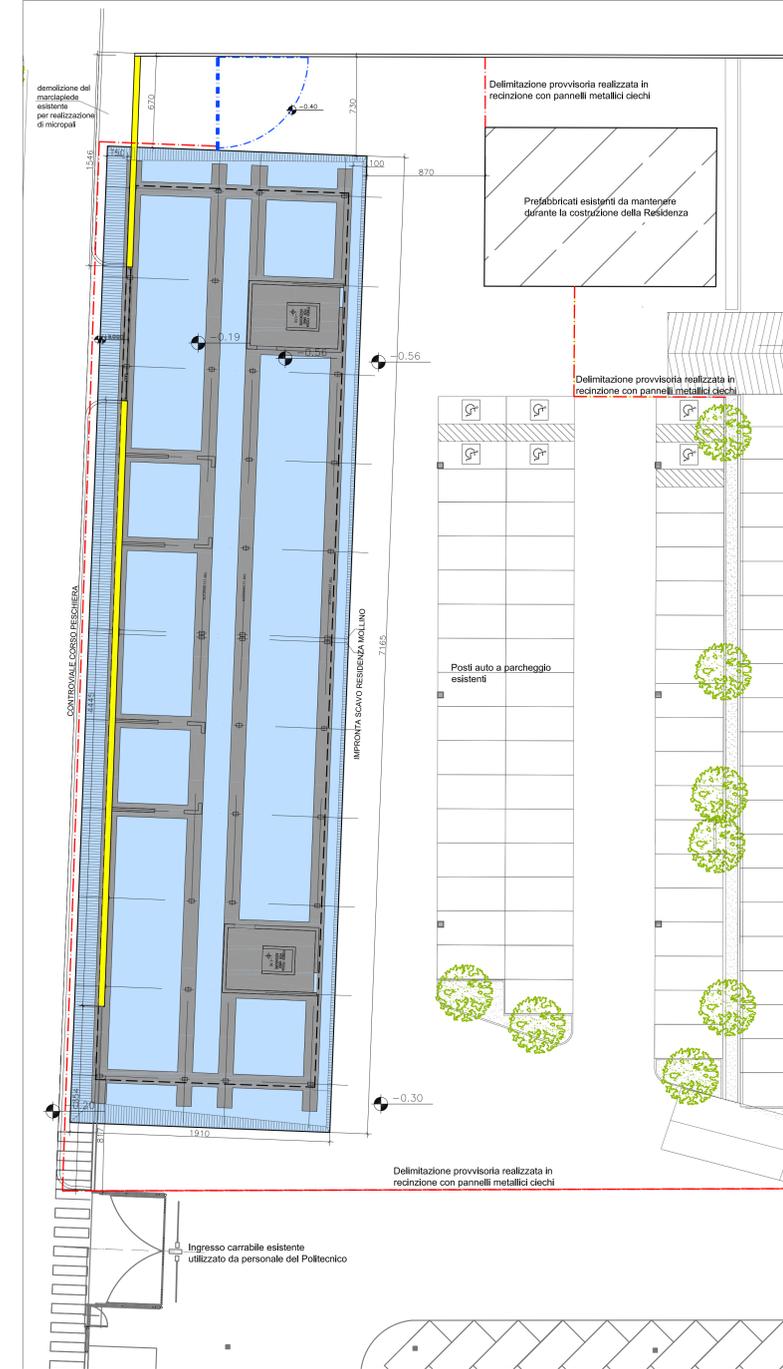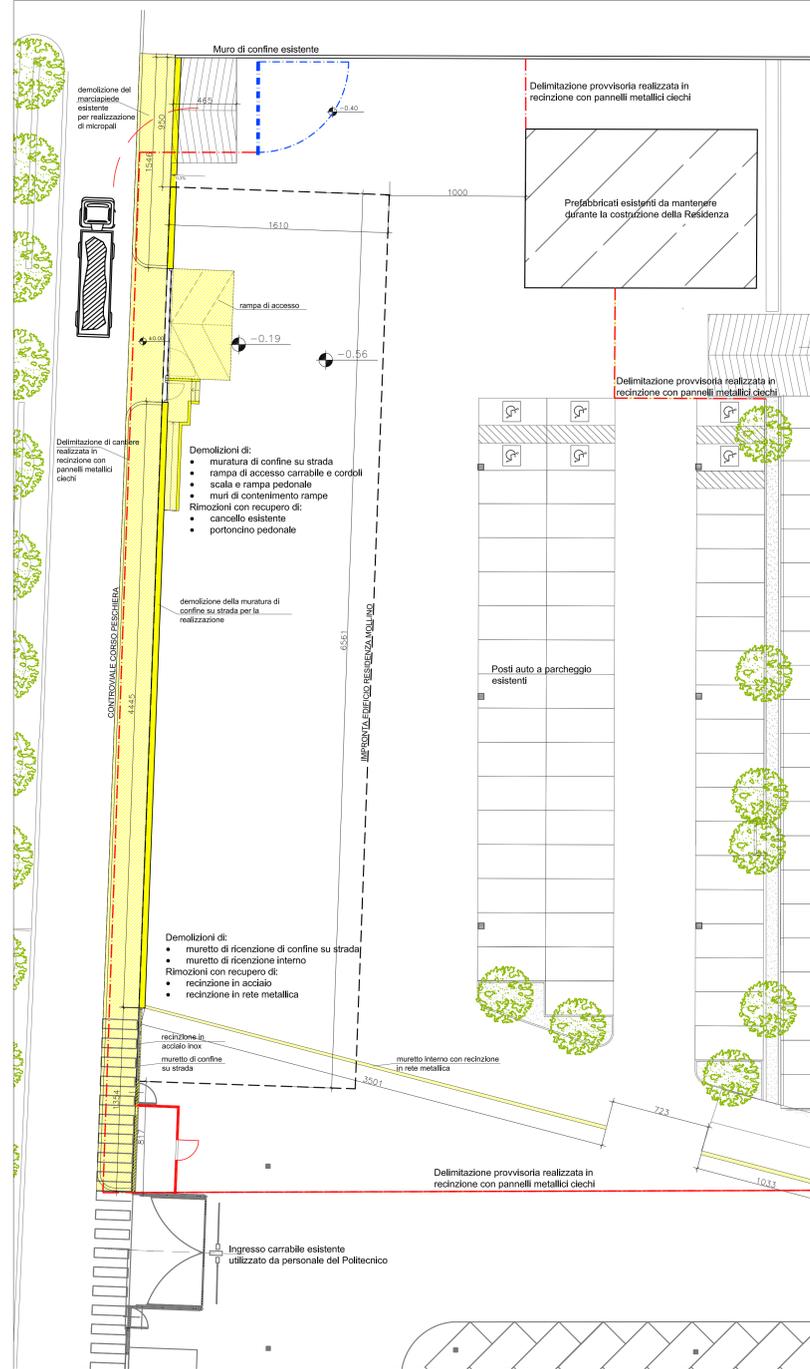

**POLITECNICO DI TORINO**  
- AREA EDILIZIA E LOGISTICA -  
C.SO DUCA DEGLI ABRUZZI, 24 - 10129 TORINO

**REALIZZAZIONE DI RESIDENZE UNIVERSITARIE "RESIDENZA CARLO MOLLINO" IN TORINO, CORSO PESCHIERA**  
**PROGETTO ESECUTIVO**

RESPONSABILE DEL PROCEDIMENTO E DEI LAVORI:  
AREA EDILIZIA E LOGISTICA  
Arch. G. Biscanti

<p>PROGETTO ARCHITETTONICO: SERVIZIO GESTIONE PATRIMONIO IMMOBILIARE - SERVIZIO MENSA A NORMA E ARRETRATE</p> <p>Ing. C. Anzani Arch. D. Cametti Ing. S. Caradonati Arch. M. Gatti Ing. P. Leraio Ing. M. Lo Turco</p>	<p>PROGETTO IMPIANTI MECCANICI: SERVIZIO ADEGUAMENTO STRUTTURE E IMPIANTI</p> <p>Ing. S. Ballarin Ing. D. Barone Ing. F. Faselli Ing. F. Laguarda</p>
<p>PROGETTO STRUTTURALE: Ing. M. Sanna Via R. CAZORNA, 35 - 10137 TORINO Cont. E-mail: sanna@polito.it I&amp;C Ing. S. Monti Via V. DONATELLI, 14 - 10121 TORINO</p>	<p>PROGETTO IMPIANTI ANTINCENDIO: SERVIZIO ADEGUAMENTO STRUTTURE E IMPIANTI</p> <p>Ing. M. Coiro Ing. F. Faselli</p>
<p>PROGETTO IMPIANTI ELETTRICI E SPECIALI: SERVIZIO ADEGUAMENTO STRUTTURE E IMPIANTI</p> <p>Per. Ind. L. Marone Ing. J. M. Palumbo Ing. J. R. Parola Per. Ind. G. Riala Per. Ind. A. Santino Ing. F. Tonda Roc</p>	<p>PIANO DI SICUREZZA E COORDINAMENTO: SERVIZIO GESTIONE PATRIMONIO IMMOBILIARE</p> <p>Geom. C. Dal Cason</p>

**PIANO DI SICUREZZA E COORDINAMENTO IN FASE DI PROGETTAZIONE**

DATA: Luglio 2011 AGG: Aprile 2013  
SCALA: 1:200

**PSC01**