
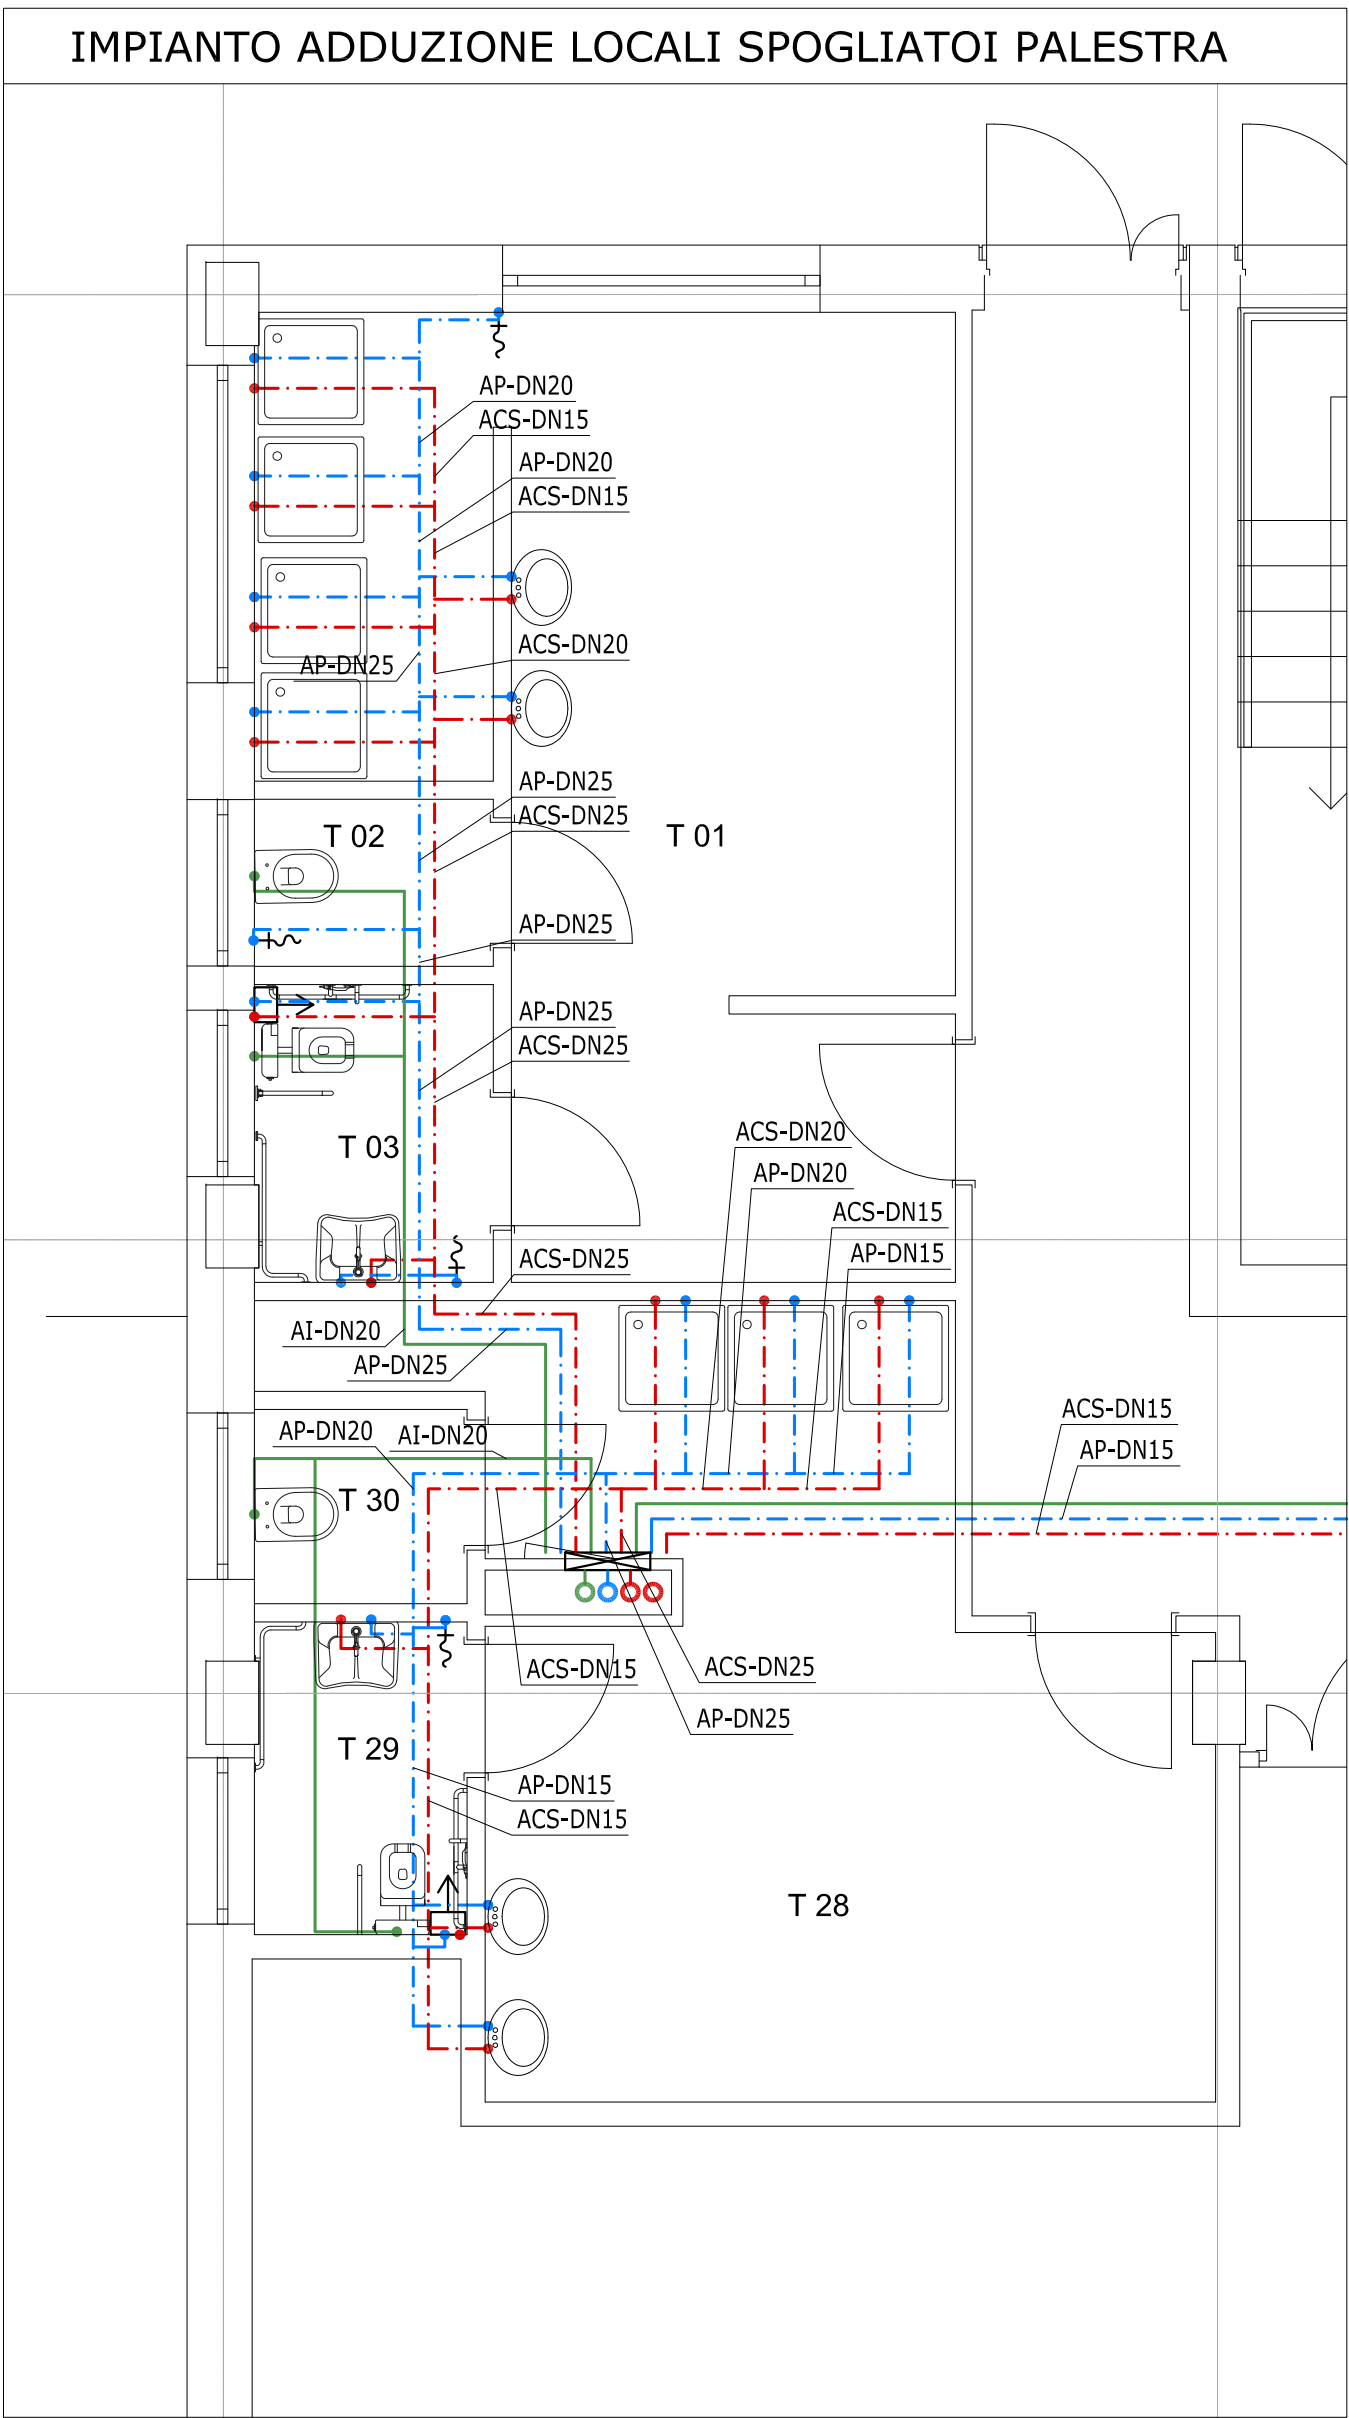
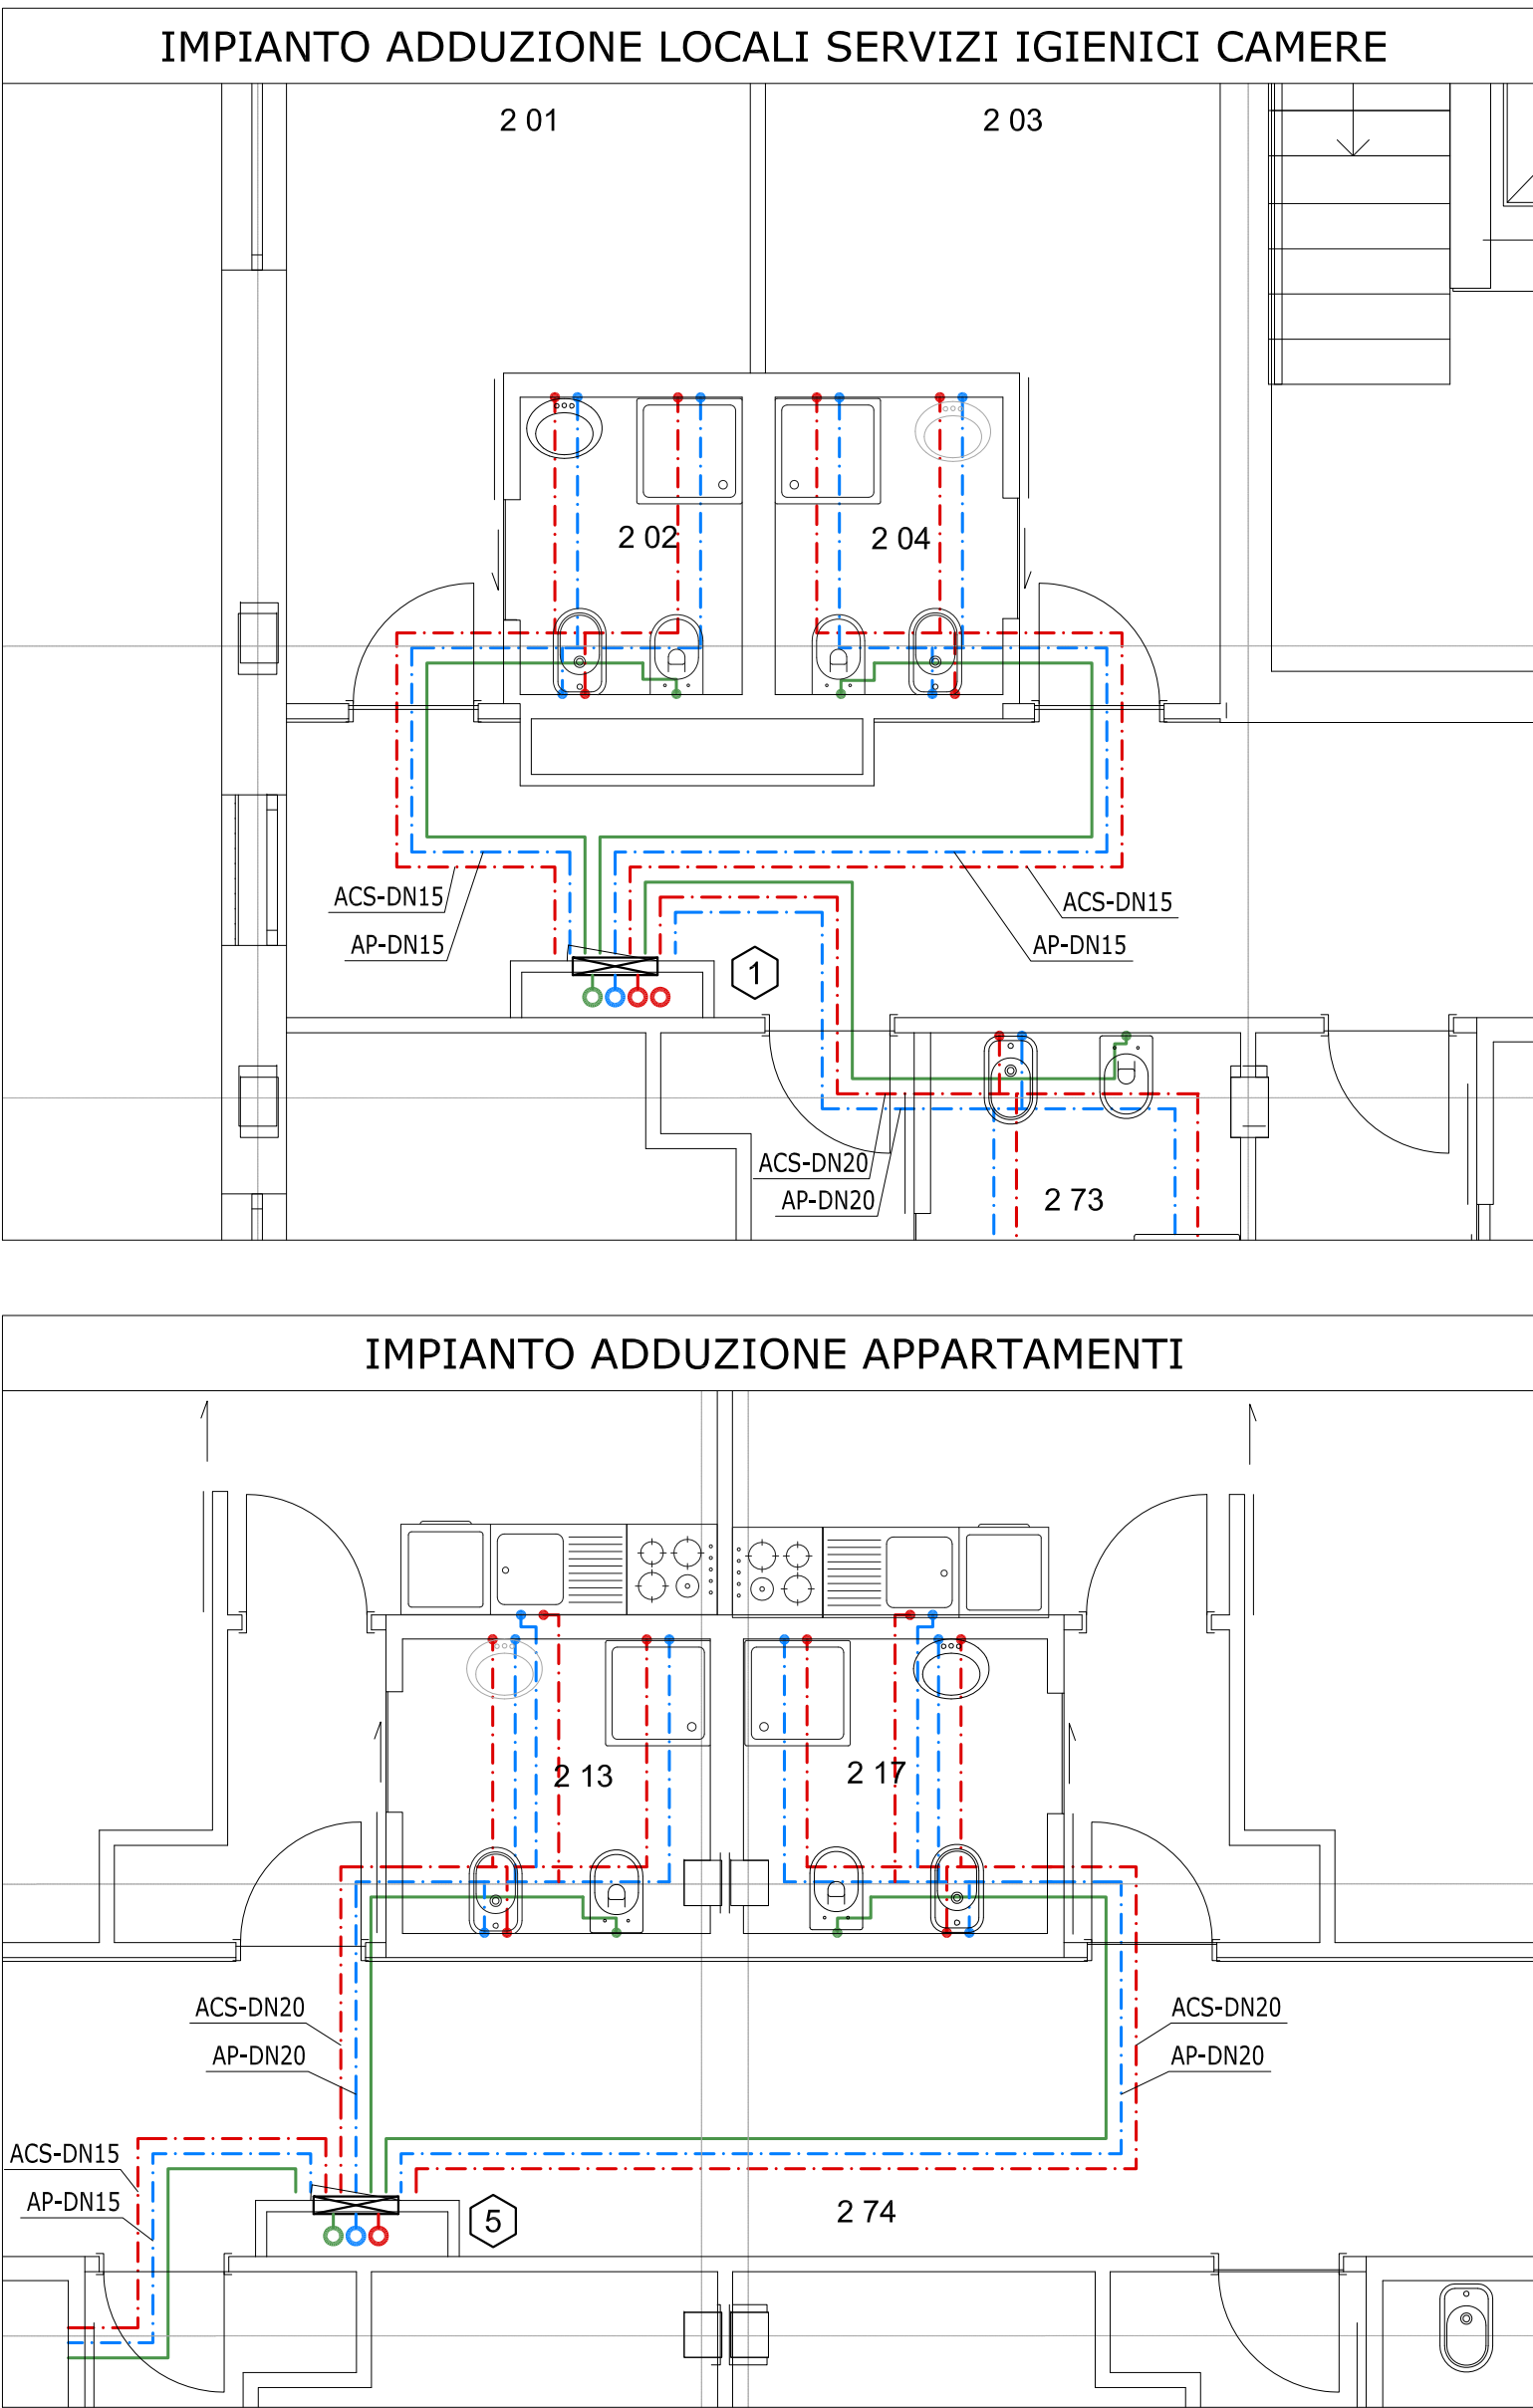
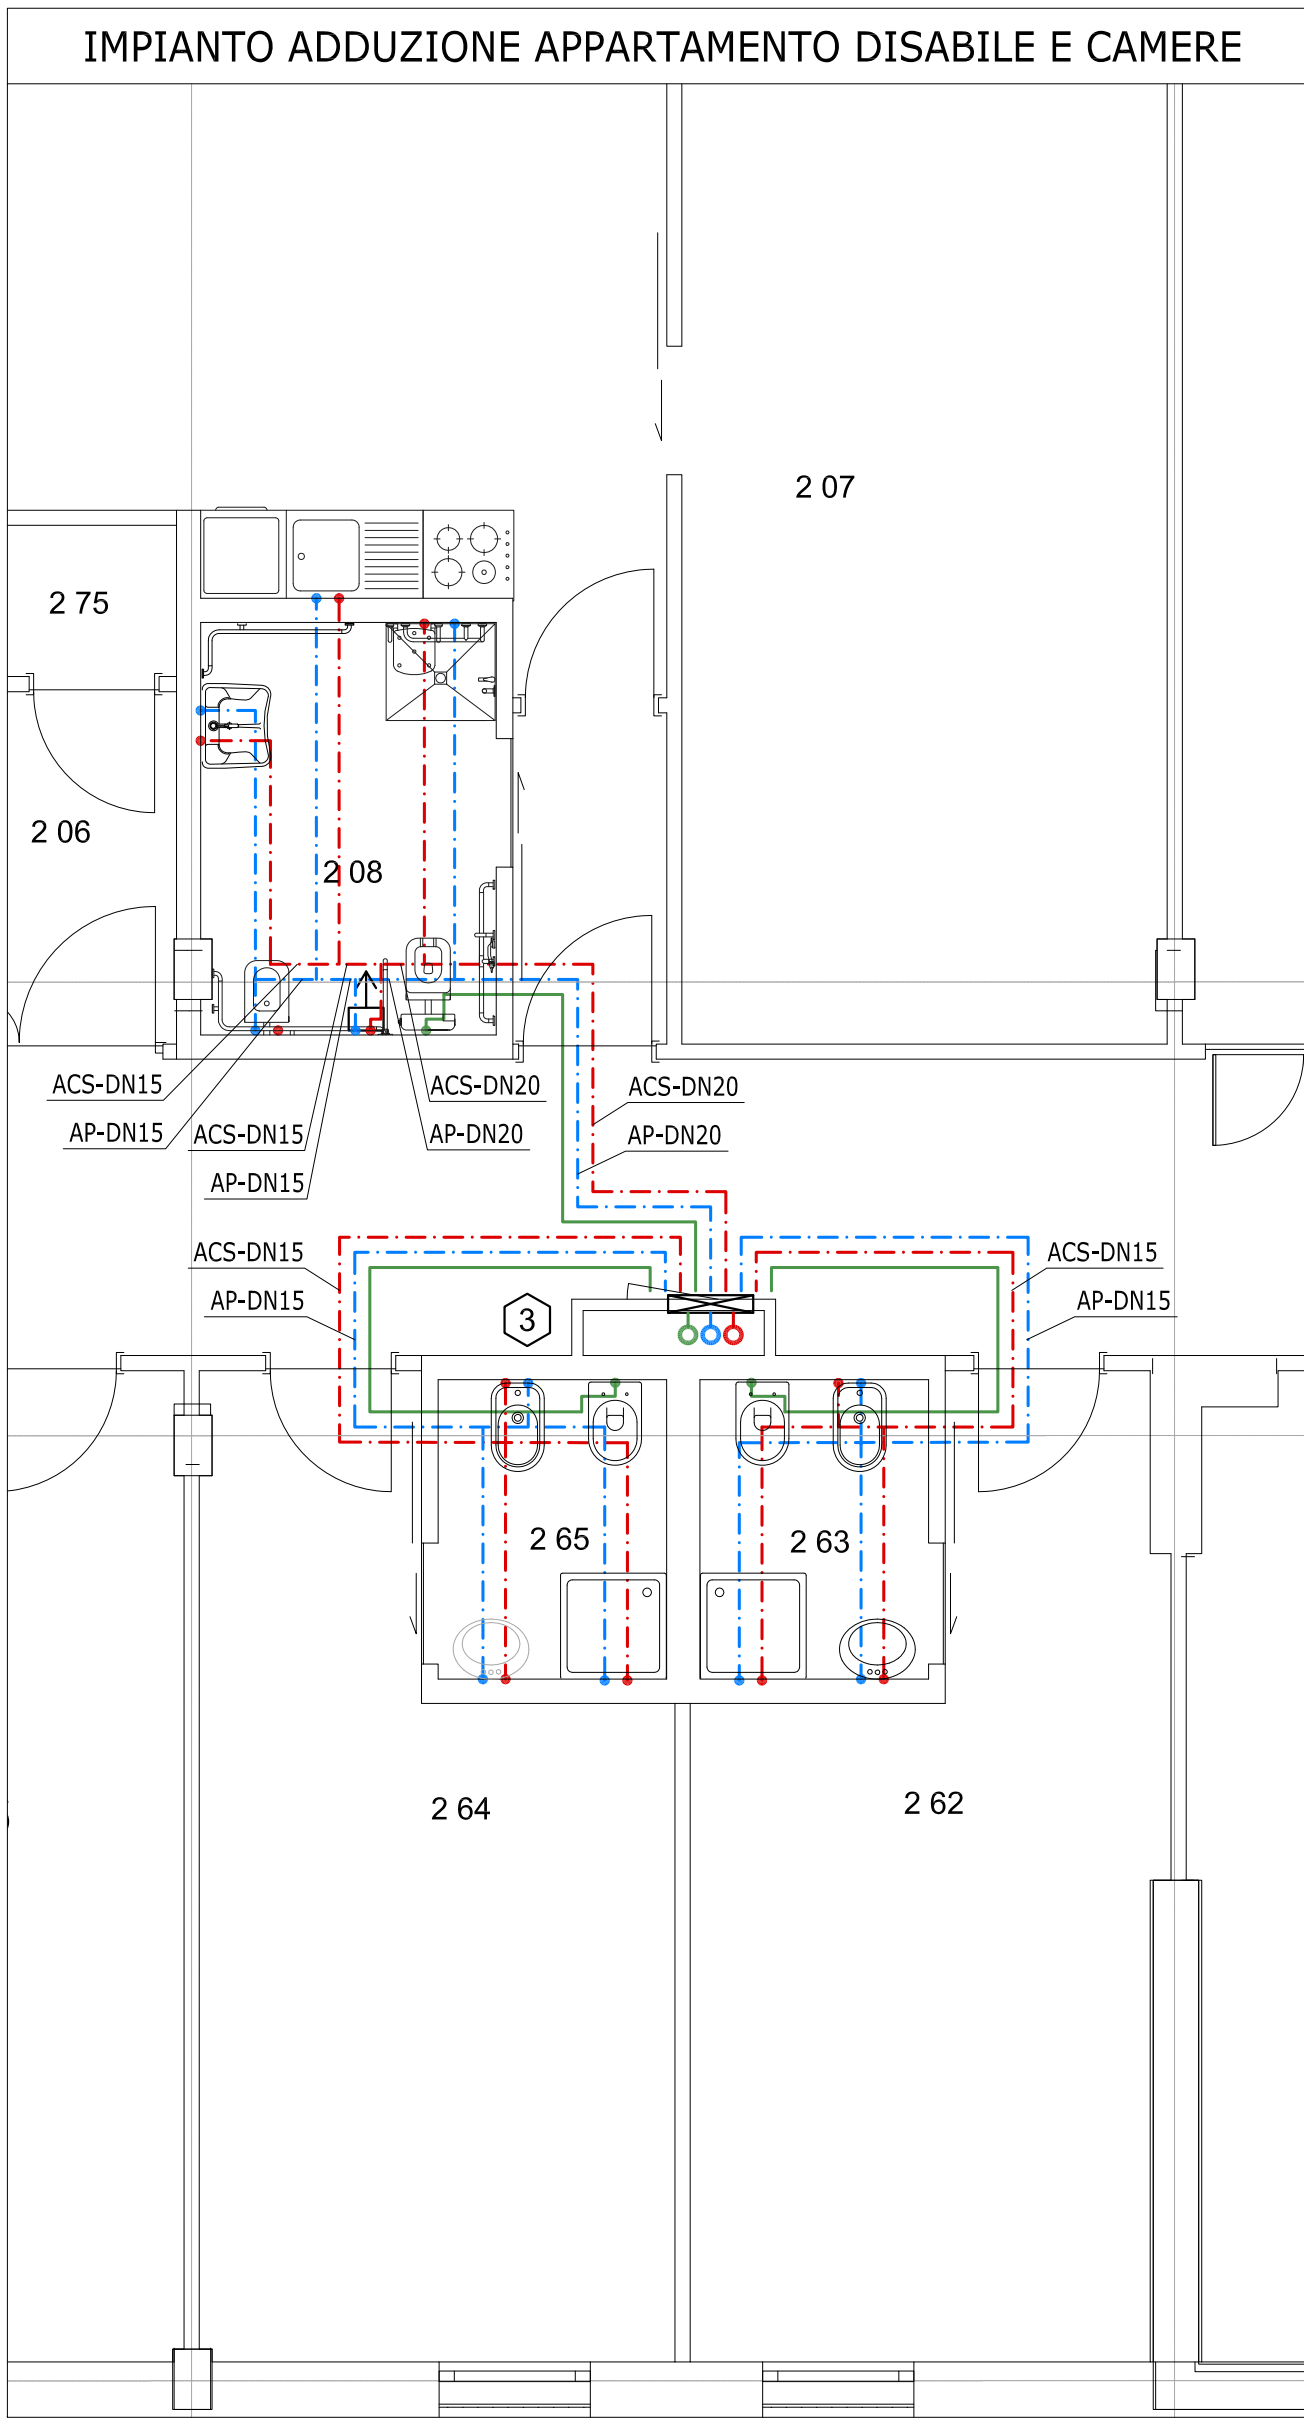
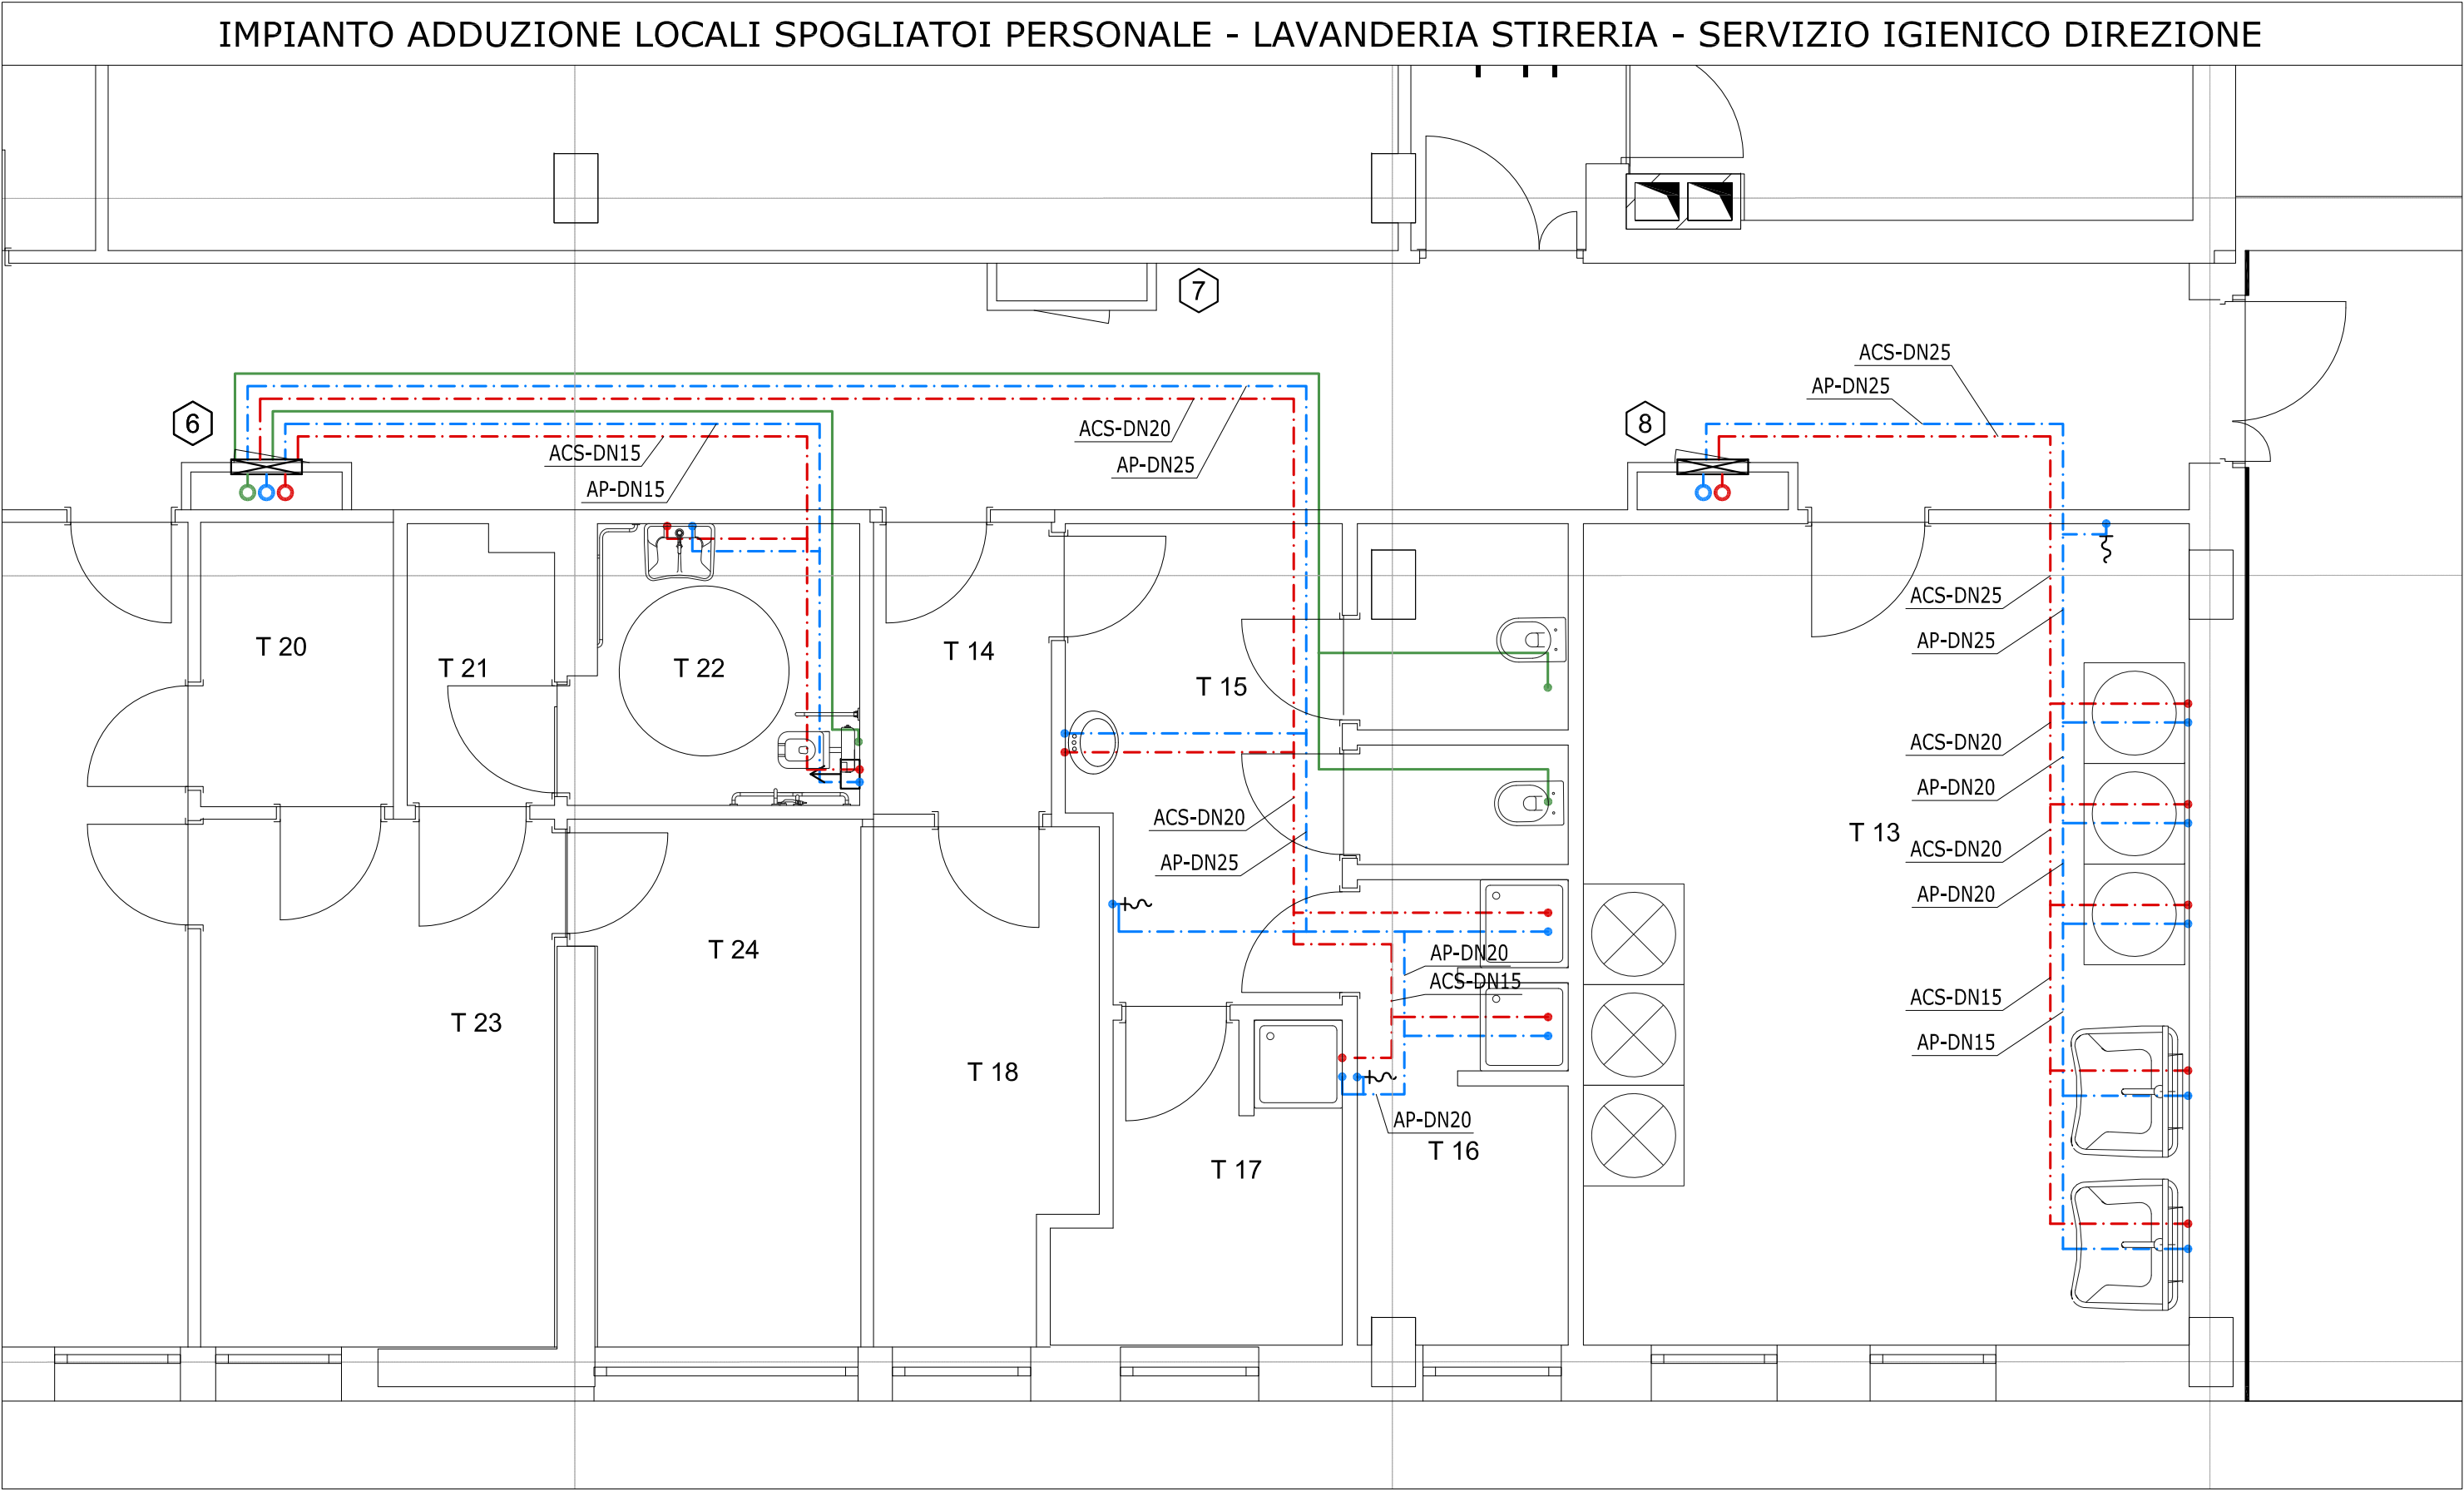


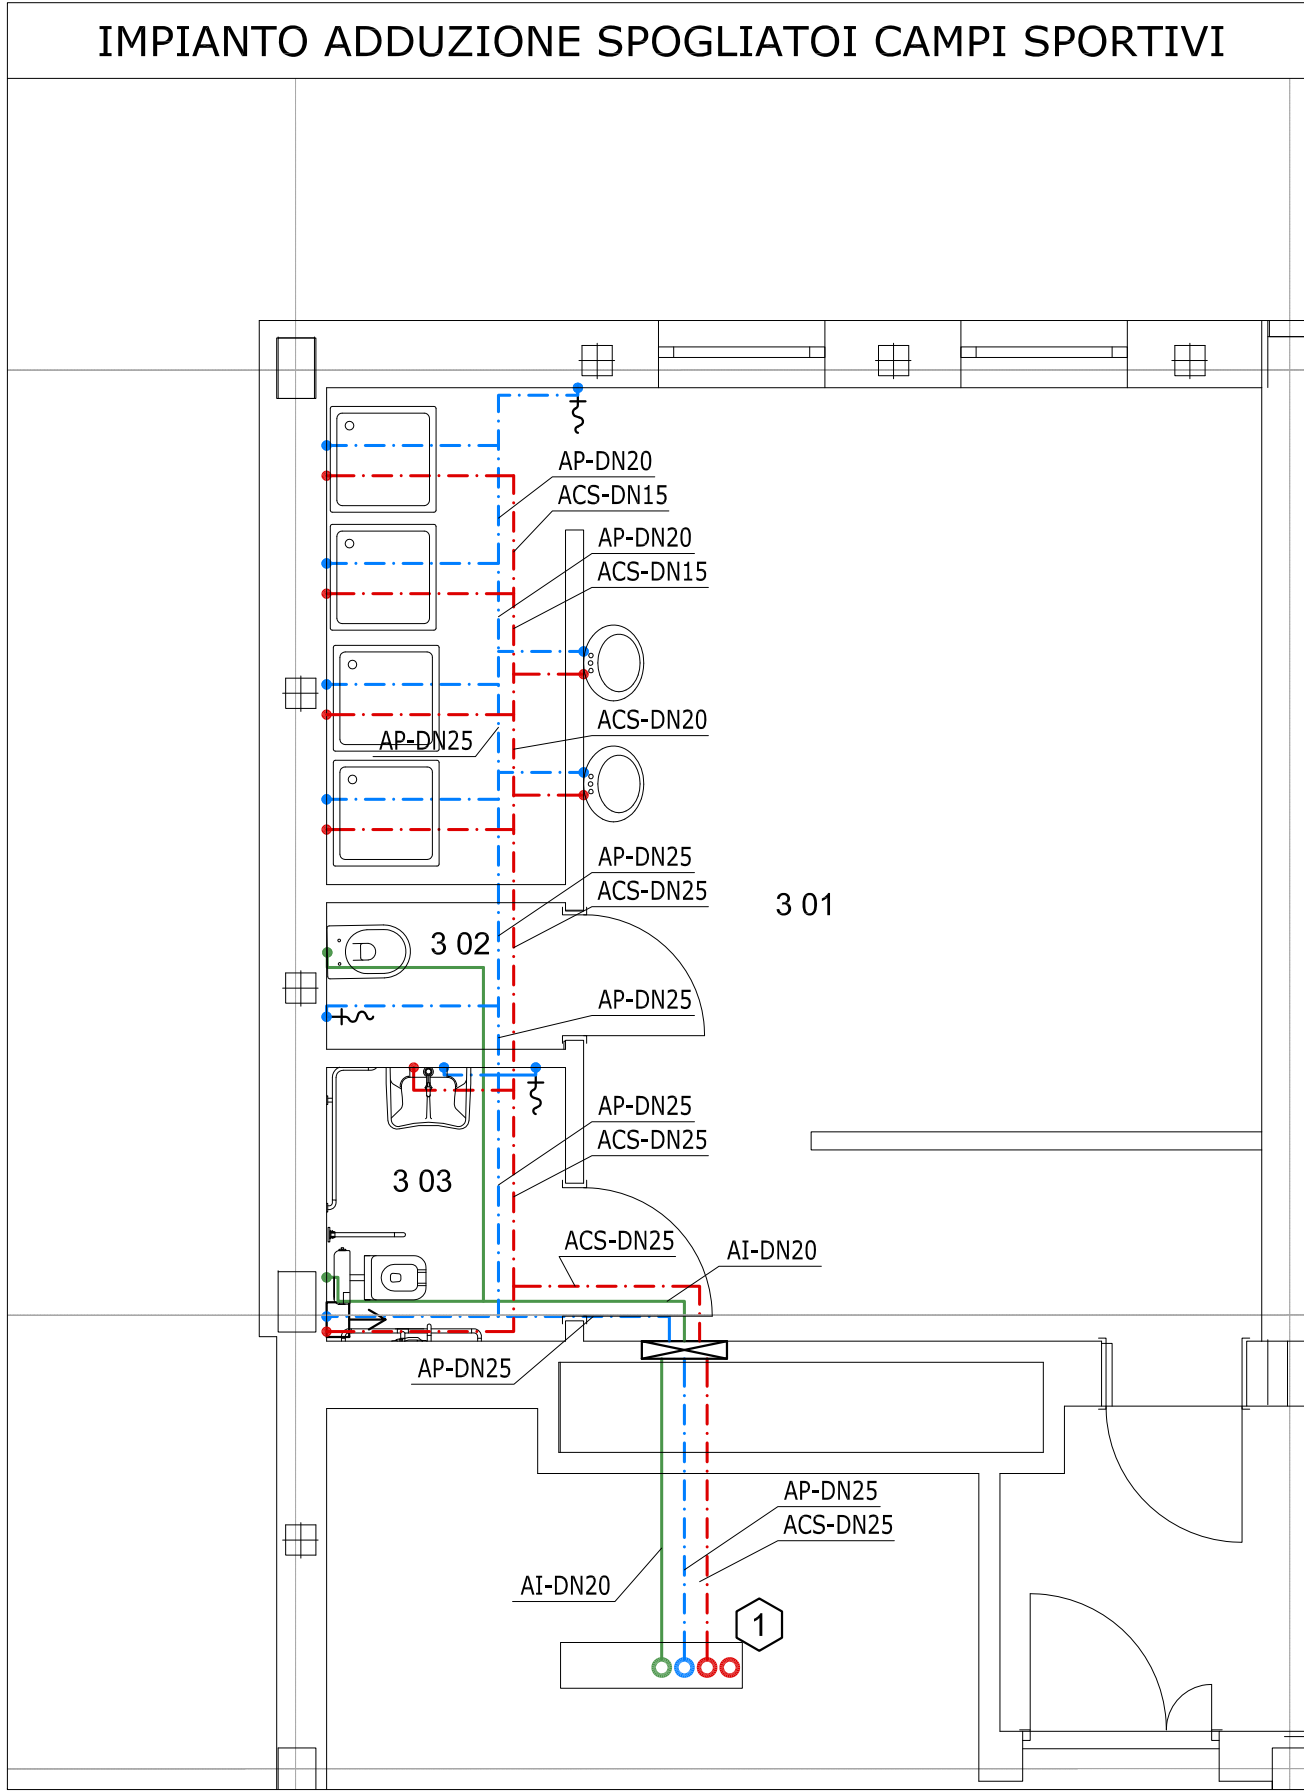

LEGENDA

- IDENTIFICAZIONE CAVEDIO
- COLLETTORE ACQUA CALDA SANITARIA POTABILE - INDUSTRIALE
- COLONNA RICIRCOLO SANITARIO
- COLONNA ACQUA POTABILE
- COLONNA ACQUA CALDA SANITARIA
- COLONNA ACQUA INDUSTRIALE
- TUBAZIONE ACQUA POTABILE INSTALLAZIONE A PAVIMENTO
- TUBAZIONE ACQUA CALDA SANITARIA INSTALLAZIONE A PAVIMENTO
- TUBAZIONE ACQUA RICIRCOLO SANITARIO INSTALLAZIONE A PAVIMENTO
- TUBAZIONE ACQUA INDUSTRIALE INSTALLAZIONE A PAVIMENTO
- IDENTIFICAZIONE TUBAZIONE
- DIAMETRO (DN=acciaio - R=rame - M= multistrato)
- IDENTIFICAZIONE CIRCUITO
- DOCCETTA SERVIZI DISABILI
- IDRANTINO LAVAGGIO

TUBAZIONI ADDUZIONE E SCARICO ACQUE NERE

IDENTIFICAZIONE UTENZA	TUBAZIONE ADDUZIONE			TUBAZIONE SCARICO Ø (mm)
	ACQUA CALDA	ACQUA POTABILE	ACQUA INDUSTRIALE	
LAVELLO CUCINA	DN15	DN15	-	50
LAVATRICE	DN15	DN15	-	50
VASO ALL'INGLESE	-	-	DN10	110
BIDET	DN15	DN15	-	40
LAVABO	DN15	DN15	-	40
DOCCIA	DN15	DN15	-	50
PILETTA A PAVIMENTO	-	-	-	50
DOCCETTA SERVIZI DISABILI	DN10	DN10	-	-
IDRANTINO LAVAGGIO	-	DN15	-	-

NOTA: LA RETE ACQUA INDUSTRIALE, INDIPENDENTE DALLA RETE ACQUA POTABILE, E' UTILIZZATA SOLAMENTE PER RIEMPIMENTO CASSETTE W.C.

POLITECNICO DI TORINO
- AREA EDILIZIA E LOGISTICA -
C.SO DUCA DEGLI ABRUZZI, 24 - 10129 TORINO

REALIZZAZIONE DI RESIDENZE UNIVERSITARIE
"RESIDENZA CARLO MOLLINO"
IN TORINO, CORSO PESCHIERA
PROGETTO ESECUTIVO

RESPONSABILE DEL PROCEDIMENTO E DEI LAVORI:
AREA EDILIZIA E LOGISTICA
Arch. G.Biscant

PROGETTO ARCHITETTONICO: SERVIZIO GESTIONE PATRIMONIO IMMOBILIARE - SERVIZIO MESSA A NORMA E AMBIENTE Ing. C. Arno Arch. D. Cametti Ing. G. Cangialosi Arch. M. Garis Ing. P. Lerario Ing. M. Lo Turco	PROGETTO IMPIANTI MECCANICI: SERVIZIO ADEGUAMENTO STRUTTURE E IMPIANTI Ing. S. Ballarin Ing. D. Bertone Ing. F. Facelli Ing. F. Laguardia
PROGETTO STRUTTURALE: Ing. M. Sanna Via R. CADORNA, 35 - 10137 TORINO Con il supporto per la progettazione geotecnica delle fondazioni: I&C Ing. S. Monti Via V. DONATI, 14 - 10121 TORINO	PROGETTO IMPIANTI ANTINCENDIO: SERVIZIO ADEGUAMENTO STRUTTURE E IMPIANTI Ing. M. Coatto Ing. F. Facelli
PROGETTO IMPIANTI ELETTRICI E SPECIALI: SERVIZIO ADEGUAMENTO STRUTTURE E IMPIANTI Per. Ind. L. Marcone Ing. J. M. Palumbo Ing. J. R. Parizia Per. Ind. G. Raia Per. Ind. A. Santino Ing. F. Tonda Roc	PIANO DI SICUREZZA E COORDINAMENTO: SERVIZIO GESTIONE PATRIMONIO IMMOBILIARE Geom. C. Dal Cason

IMPIANTO IDROSANITARIO
PIANTE SERVIZI TIPO - ADDUZIONE

DATA: Luglio 2011 AGG: Aprile 2013
SCALA: 1:50
IM11

A TERME DI LEGGE IL POLITECNICO DI TORINO SI RISERVA LA PROPRIETA' DI QUESTO DOCUMENTO CHE NON POTRA' ESSERE COPIATO, RIPRODOTTO O COMUNICATO A TERZI SENZA SPECIFICA AUTORIZZAZIONE SCRITTA