
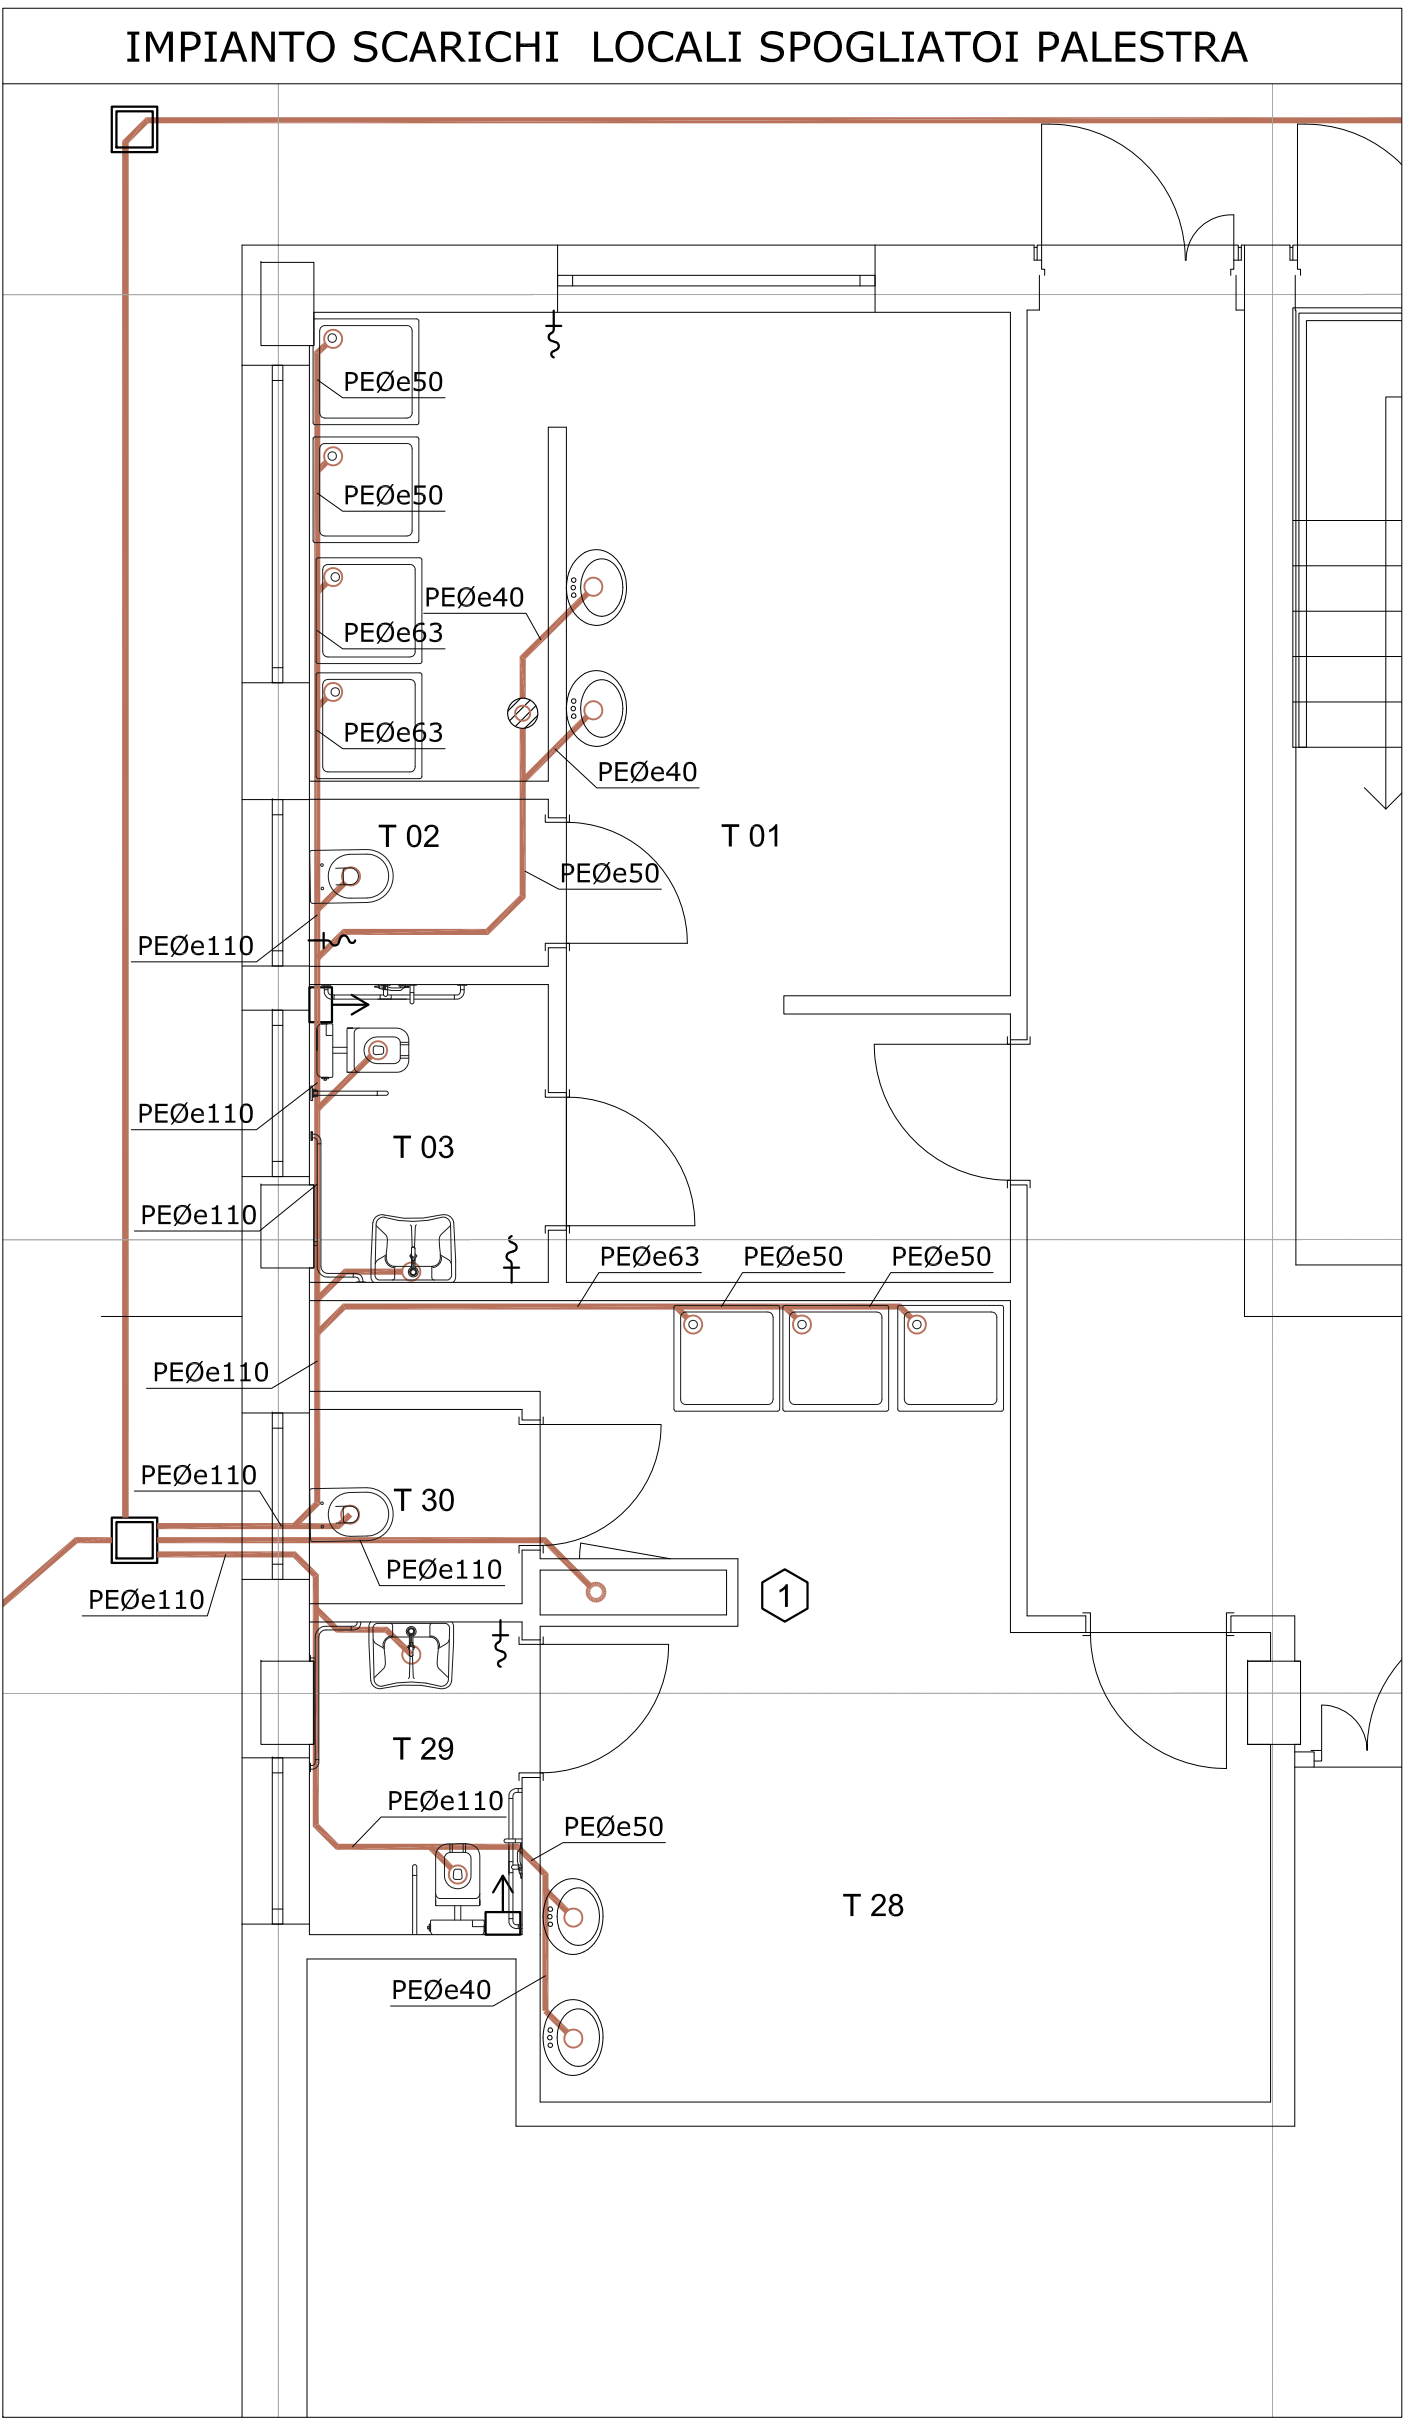
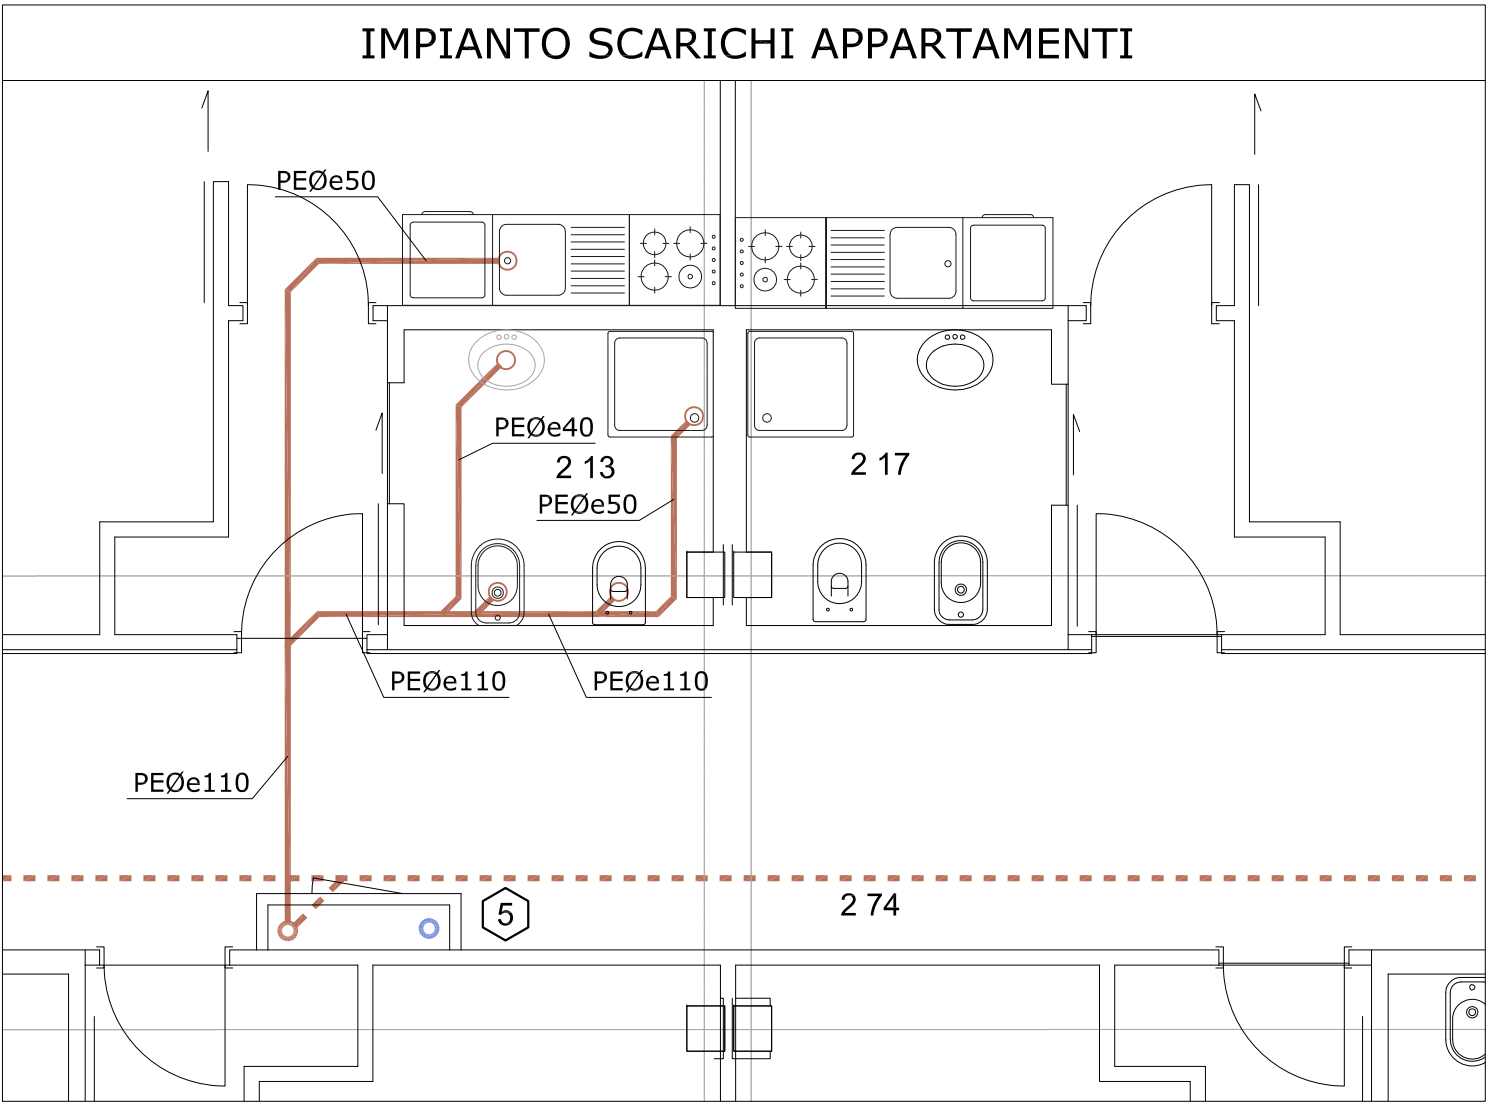
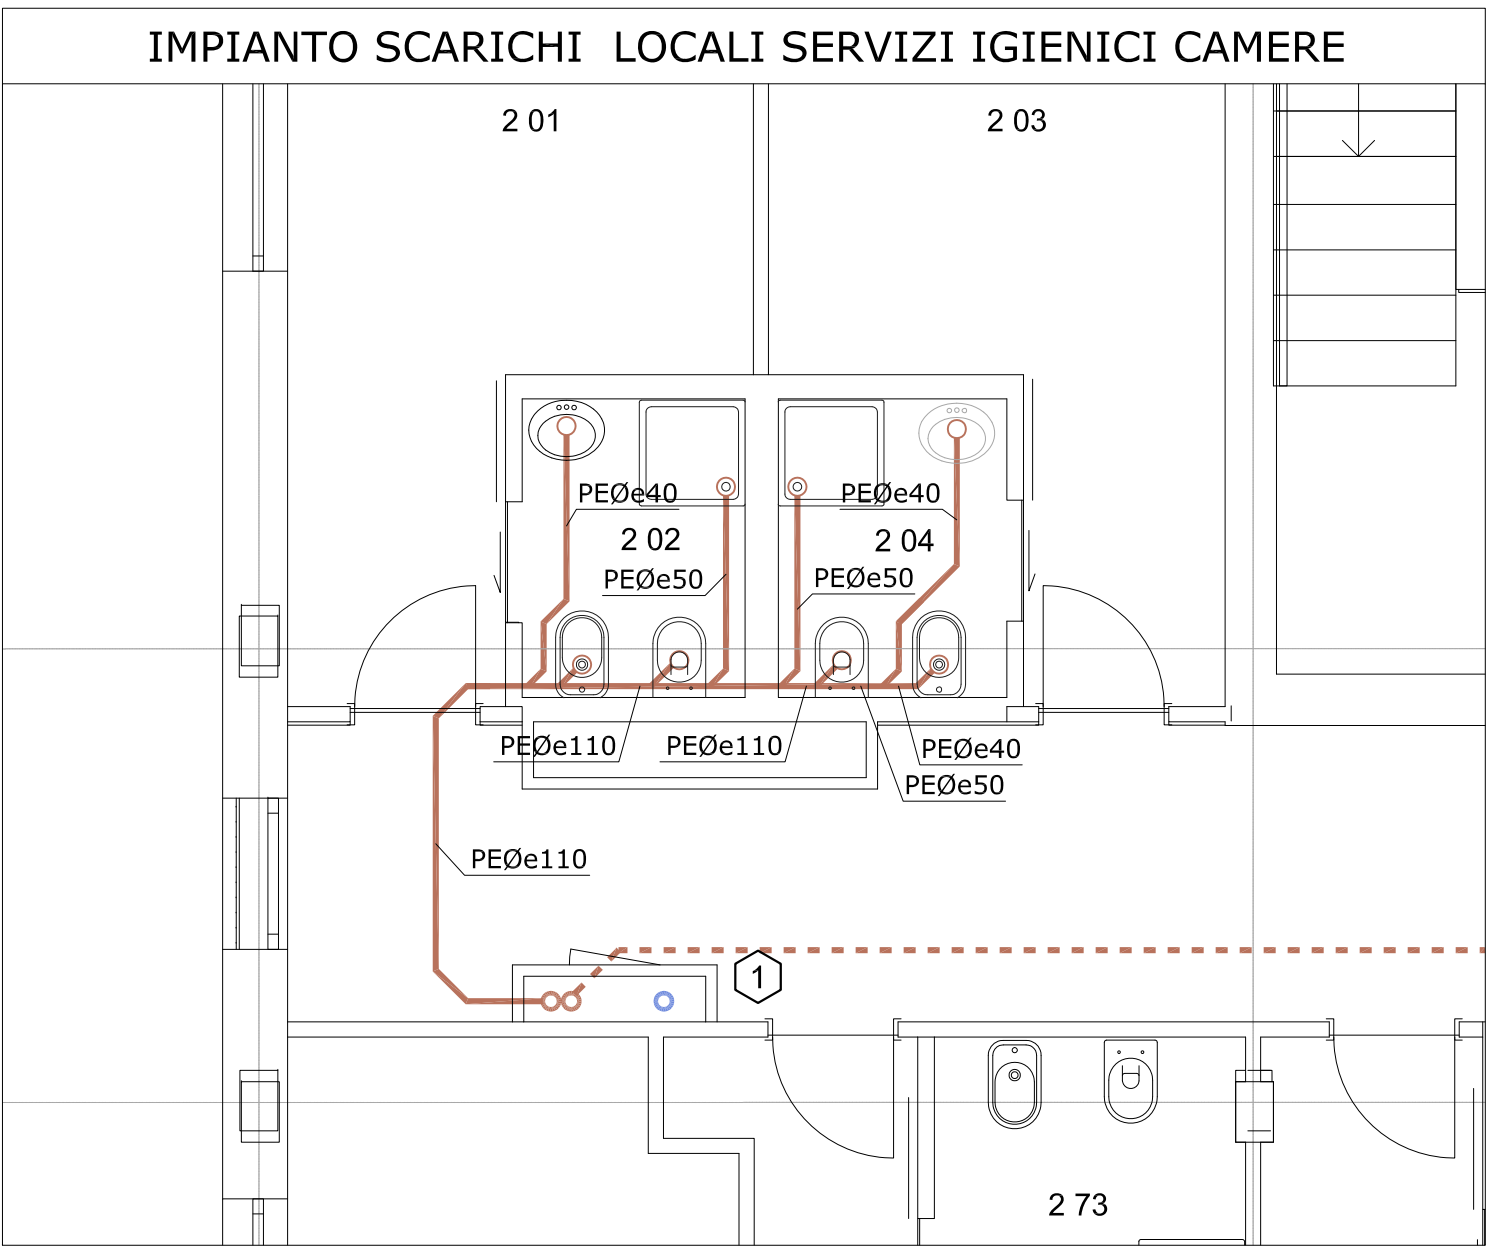
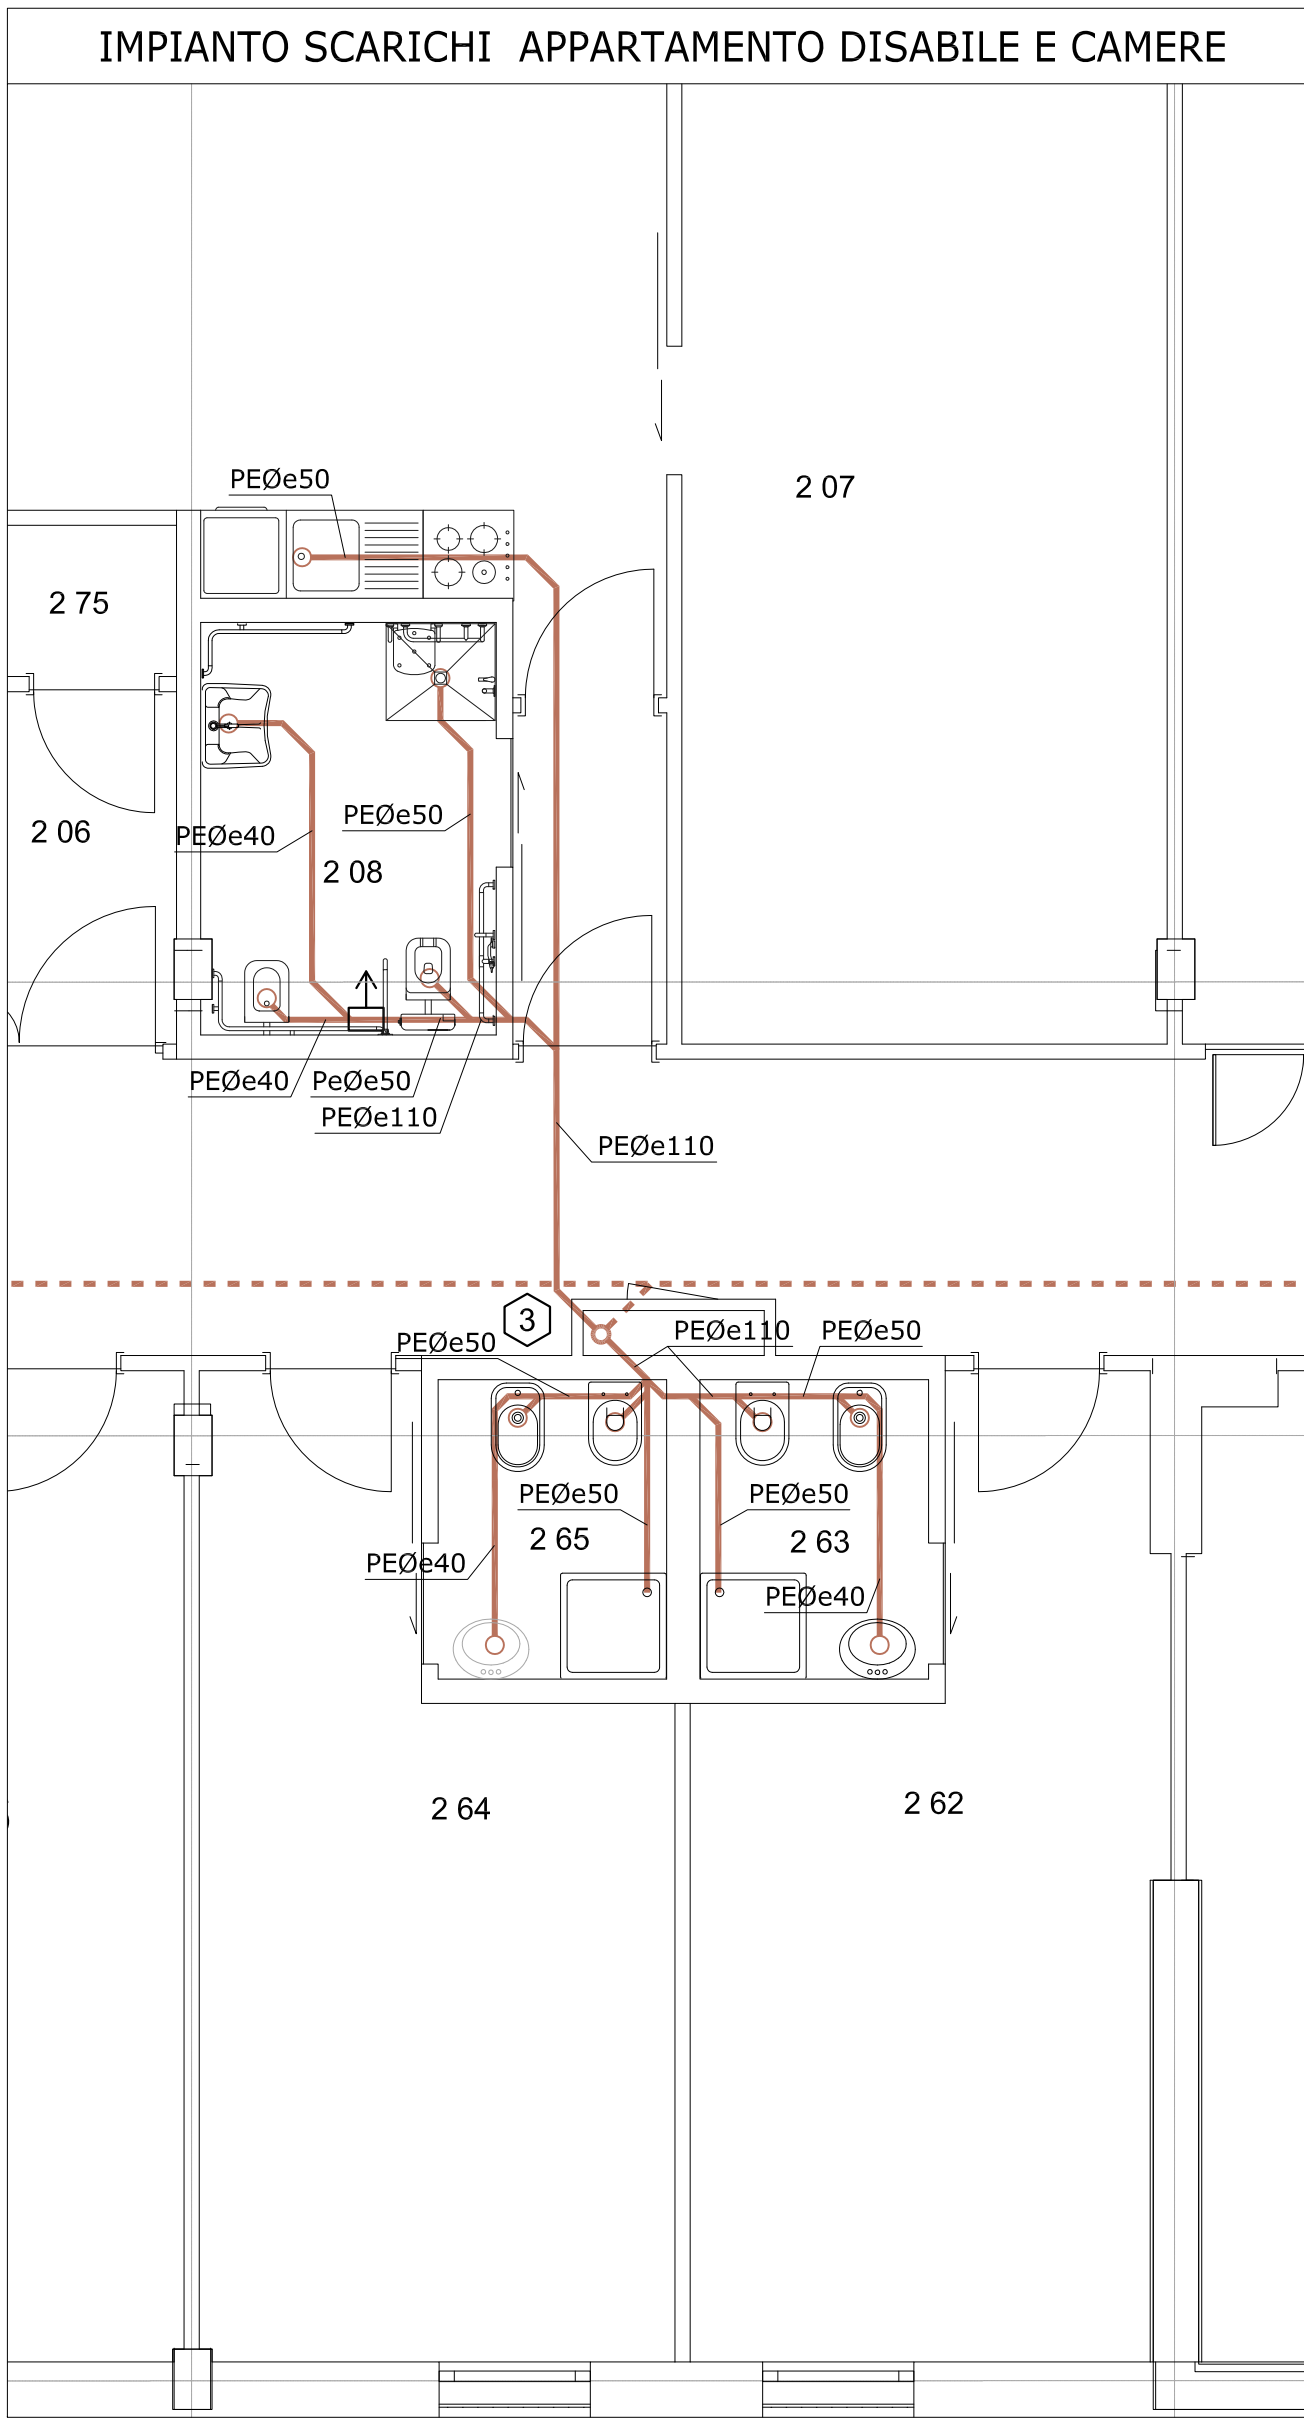
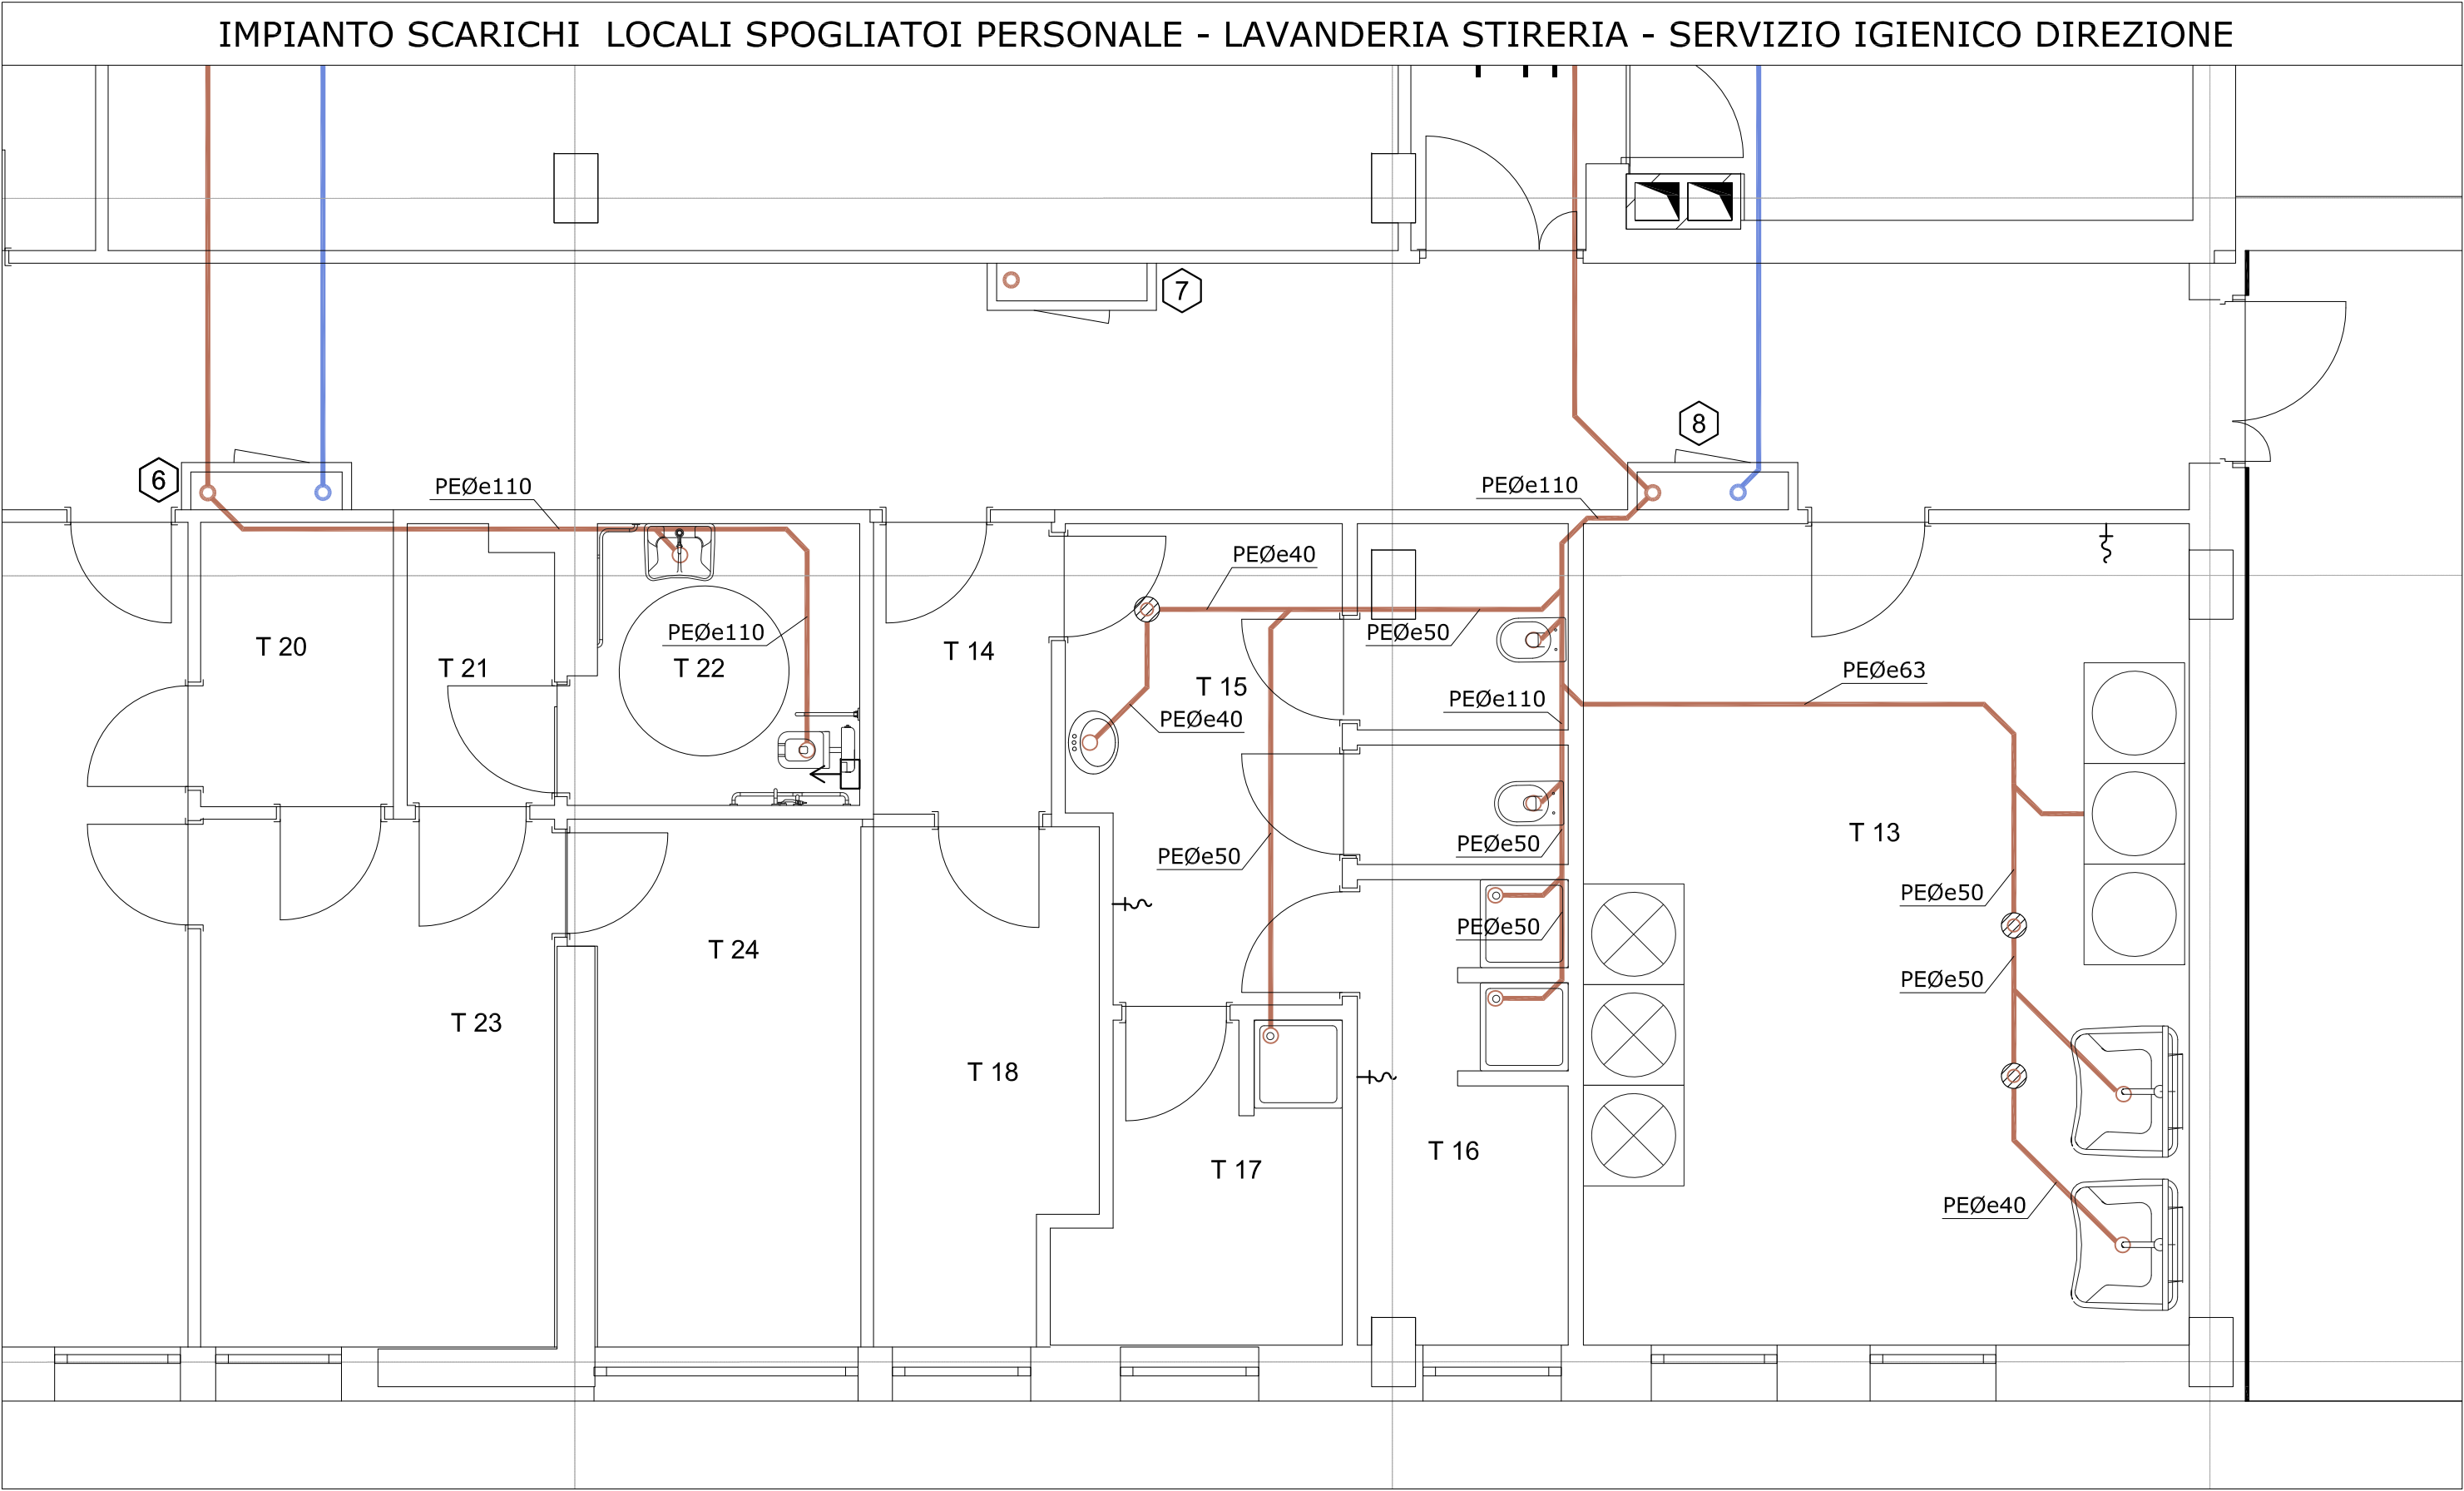


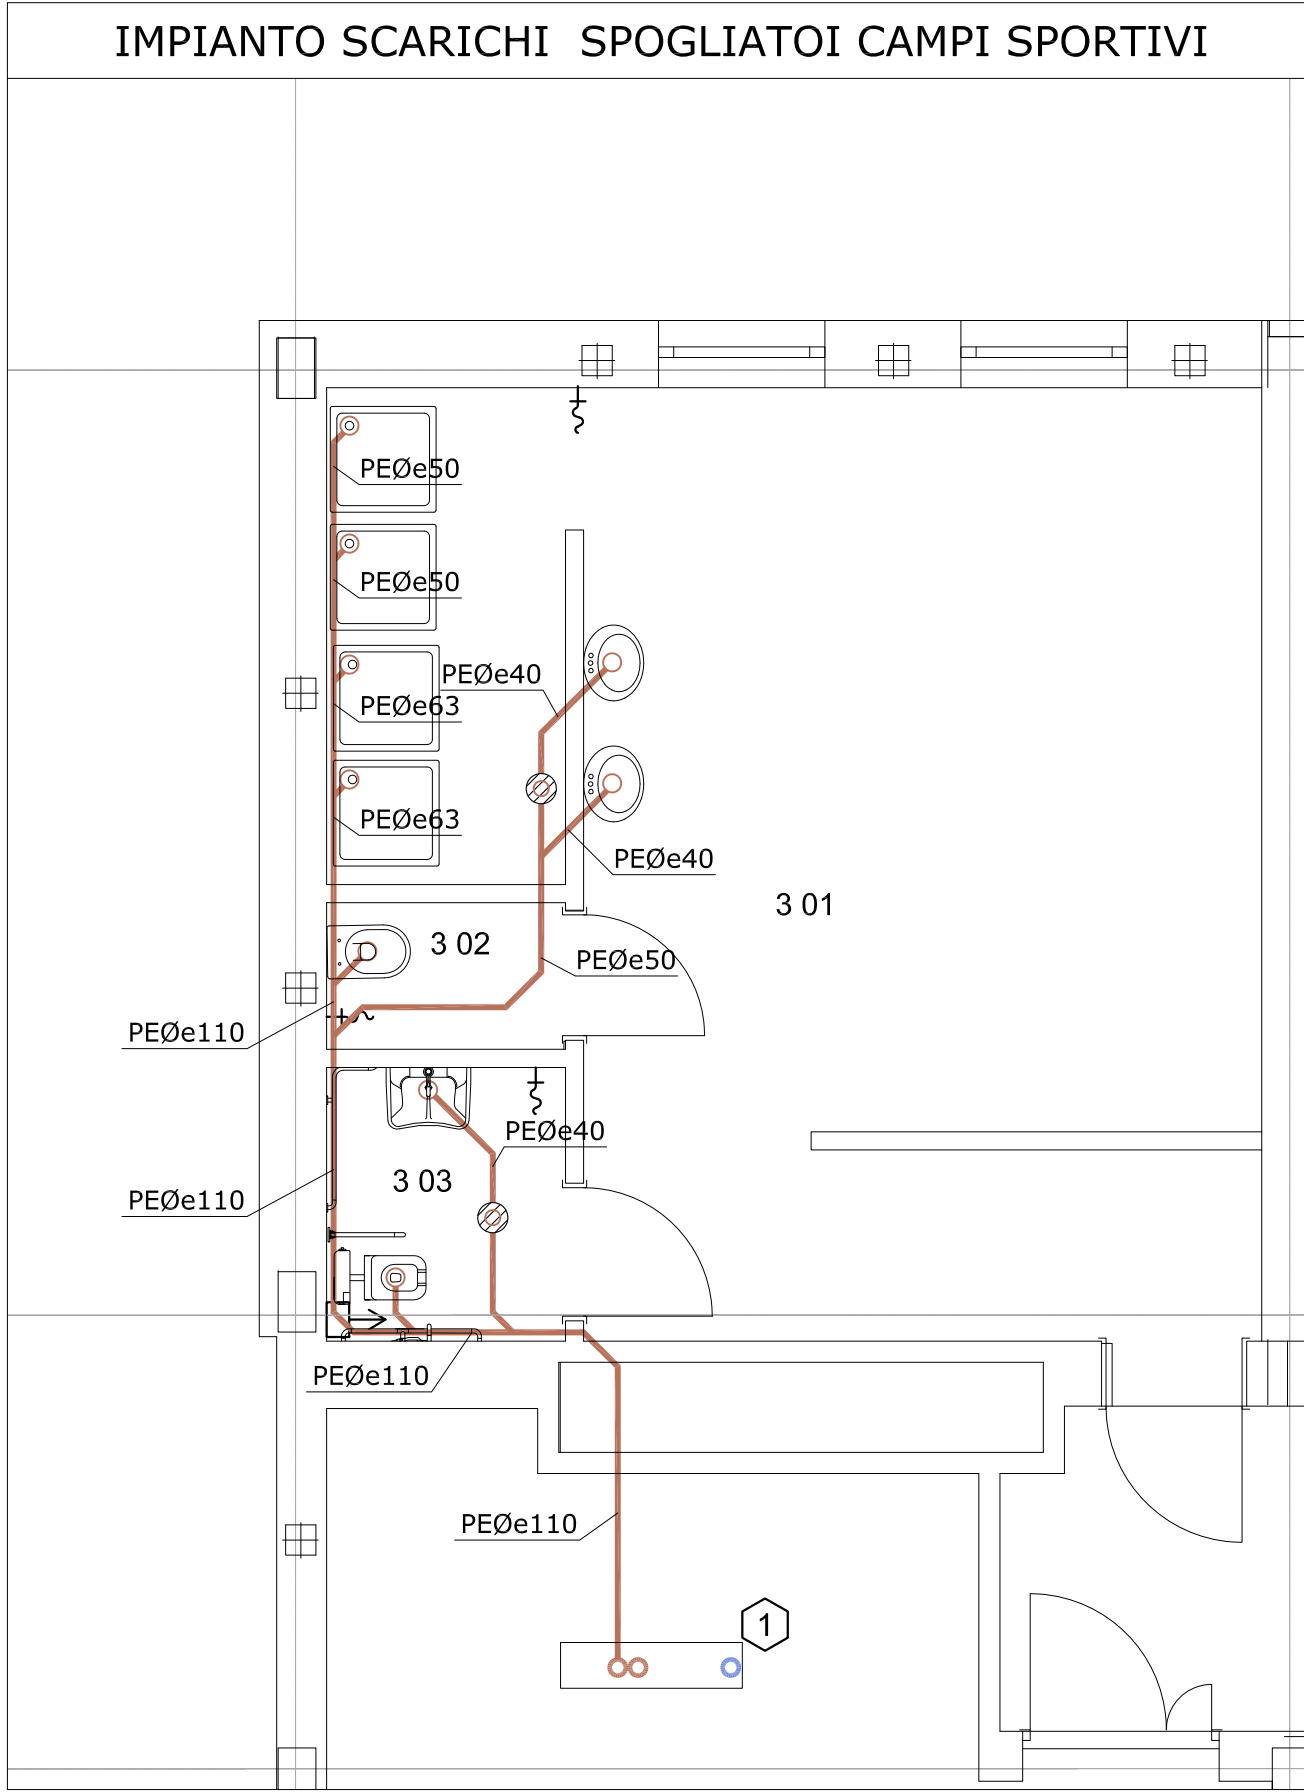

LEGENDA	
	IDENTIFICAZIONE CAVEDIO
	IDENTIFICAZIONE POZZETTO ACQUE NERE
	IDENTIFICAZIONE POZZETTO ACQUE BIANCHE
	COLONNA SCARICO ACQUE NERE - Ø110 mm
	COLONNA SCARICO ACQUE METEORICHE - Ø110 mm
	TUBAZIONE DI VENTILAZIONE
	TUBAZIONE DI SCARICO ACQUE NERE INSTALLAZIONE A PAVIMENTO
	TUBAZIONE DI SCARICO ACQUE METEORICHE INSTALLAZIONE A SOFFITTO
	TUBAZIONE PLUVIALE
	TAPPO DI ISPEZIONE ACQUE NERE
	TAPPO DI ISPEZIONE PLUVIALI
	PILETTA DI SCARICO A PAVIMENTO
	CADITOIA A PAVIMENTO
	POZZETTO DI ISPEZIONE

IDENTIFICAZIONE UTENZA	TUBAZIONE ADDUZIONE			TUBAZIONE SCARICO Ø (mm)
	ACQUA CALDA	ACQUA POTABILE	ACQUA INDUSTRIALE	
LAVELLO CUCINA	DN15	DN15	-	50
LAVATRICE	DN15	-	-	50
VASO ALL'INGLESE	-	-	DN10	110
BIDET	DN15	DN15	-	40
LAVABO	DN15	DN15	-	40
DOCCIA	DN15	DN15	-	50
PILETTA A PAVIMENTO	-	-	-	50
DOCCETTA SERVIZI DISABILI	DN10	DN10	-	-
IDRANTINO LAVAGGIO	-	DN15	-	-

POLITECNICO DI TORINO
- AREA EDILIZIA E LOGISTICA -
C.SO DUCA DEGLI ABRUZZI, 24 - 10129 TORINO

REALIZZAZIONE DI RESIDENZE UNIVERSITARIE
"RESIDENZA CARLO MOLLINO"
IN TORINO, CORSO PESCHIERA
PROGETTO ESECUTIVO

RESPONSABILE DEL PROCEDIMENTO E DEI LAVORI: AREA EDILIZIA E LOGISTICA			
Arch. G.Biscant			
PROGETTO ARCHITETTONICO: SERVIZIO GESTIONE PATRIMONIO IMMOBILIARE - SERVIZIO MESSA A NORMA E AMBIENTE	PROGETTO IMPIANTI MECCANICI: SERVIZIO ADEGUAMENTO STRUTTURE E IMPIANTI		
	Ing. S. Ballarin	Ing. D. Bertone	Ing. F. Facelli
PROGETTO STRUTTURALE: Ing. M. Sanna Via R. CADORNA, 35 - 10137 TORINO Con il supporto per la progettazione geotecnica delle fondazioni: I&C Ing. S. Monti Via V. DONATI, 14 - 10121 TORINO	PROGETTO IMPIANTI ANTINCENDIO: SERVIZIO ADEGUAMENTO STRUTTURE E IMPIANTI		
	Ing. M. Coatto	Ing. F. Facelli	
PROGETTO IMPIANTI ELETTRICI E SPECIALI: SERVIZIO ADEGUAMENTO STRUTTURE E IMPIANTI	PIANO DI SICUREZZA E COORDINAMENTO: SERVIZIO GESTIONE PATRIMONIO IMMOBILIARE		
	Geom. C. Dal Cason		

IMPIANTO IDROSANITARIO PIANTE SERVIZI TIPO - SCARICHI	DATA: Luglio 2011	AGG: Aprile 2013
	SCALA: 1:50	
IM12		