



DETTAGLIO PANNELLI RADIANTI A PAVIMENTO SOLETTE INTERMEDIE

NOTA:
I GIUNTI DI FRAZIONAMENTO DELLA SOLETTA DEVONO ESSERE REALIZZATI OGNI 40m2 ED AL MASSIMO OGNI 8m COMUNQUE IN BASE ALLA CONFIGURAZIONE GEOMETRICA DELL'OPERA. NEI LOCALI CON SVILUPPO AD "L" LA SUPERFICIE MASSIMA REALIZZABILE PUO' ESSERE ESTESA FINO A 80m2.

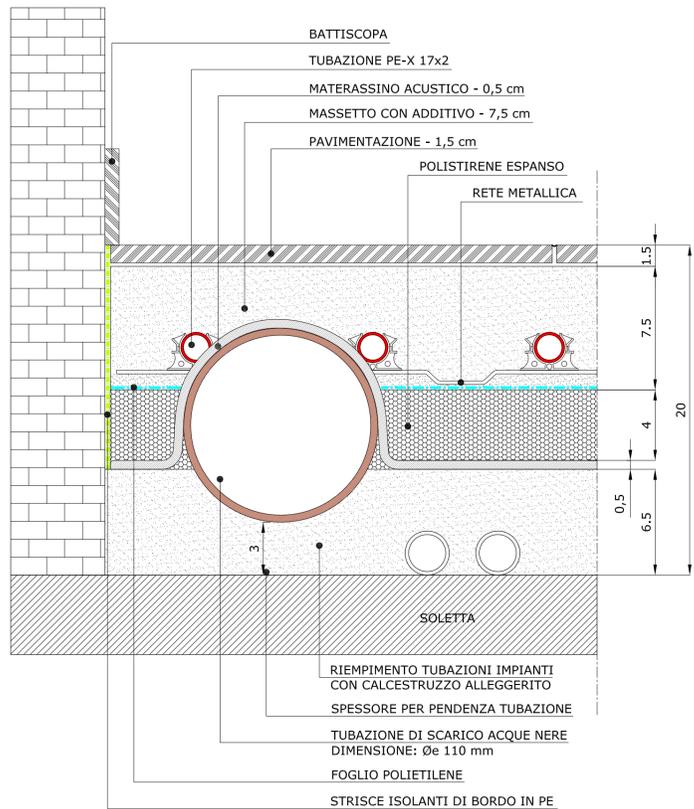


DETTAGLIO PANNELLI RADIANTI A PAVIMENTO SOLETTA PIANO TERRENO


NOTA:
REALIZZARE TAGLI SUPERFICIALI IN CORRISPONDENZA DELLE PORTE DEI LOCALI INTERESSATI UTILIZZANDO UNA CAZZUOLA FINO AD UNA PROFONDITA' DI 3-4 cm QUANDO IL GETTO DELLA SOLETTA COMINCIA AD ASCIUGARE

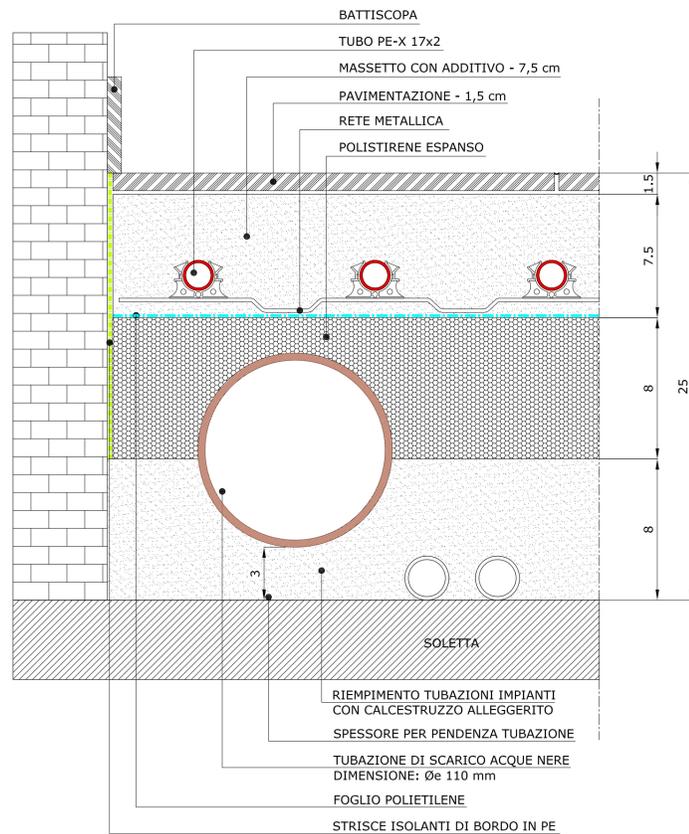


DETTAGLIO ATTRAVERSAMENTO GIUNTO DI FRAZIONAMENTO

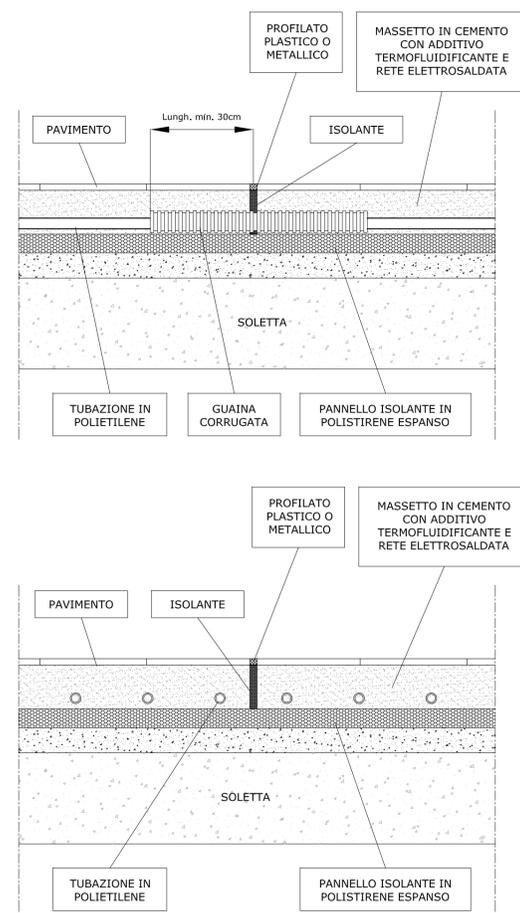


GRUPPO DI ATTACCO MOTOPOMPA VVF

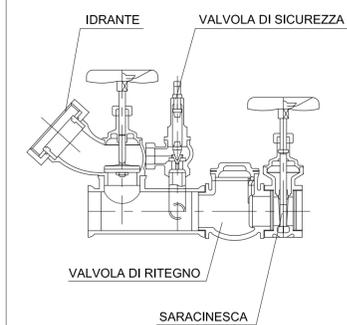


COLONNA VENTILAZIONE TETTO PIANO

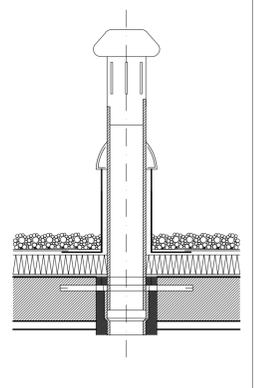


POZZETTO RACCOLTA ACQUE METEORICHE IN COPERTURA

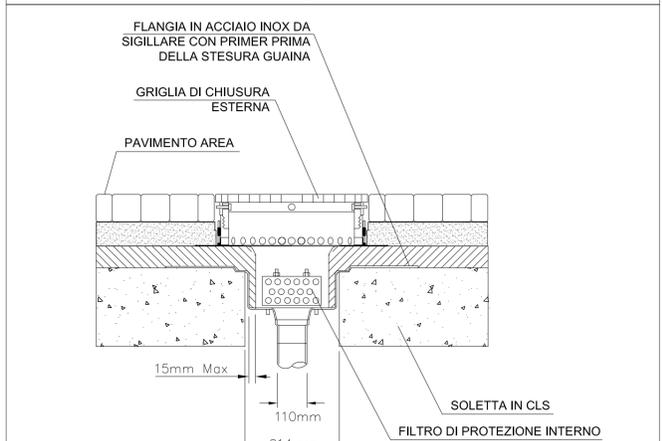


DETTAGLIO COSTRUTTIVO PASSAGGIO CANALI E TUBAZIONI - 1:25

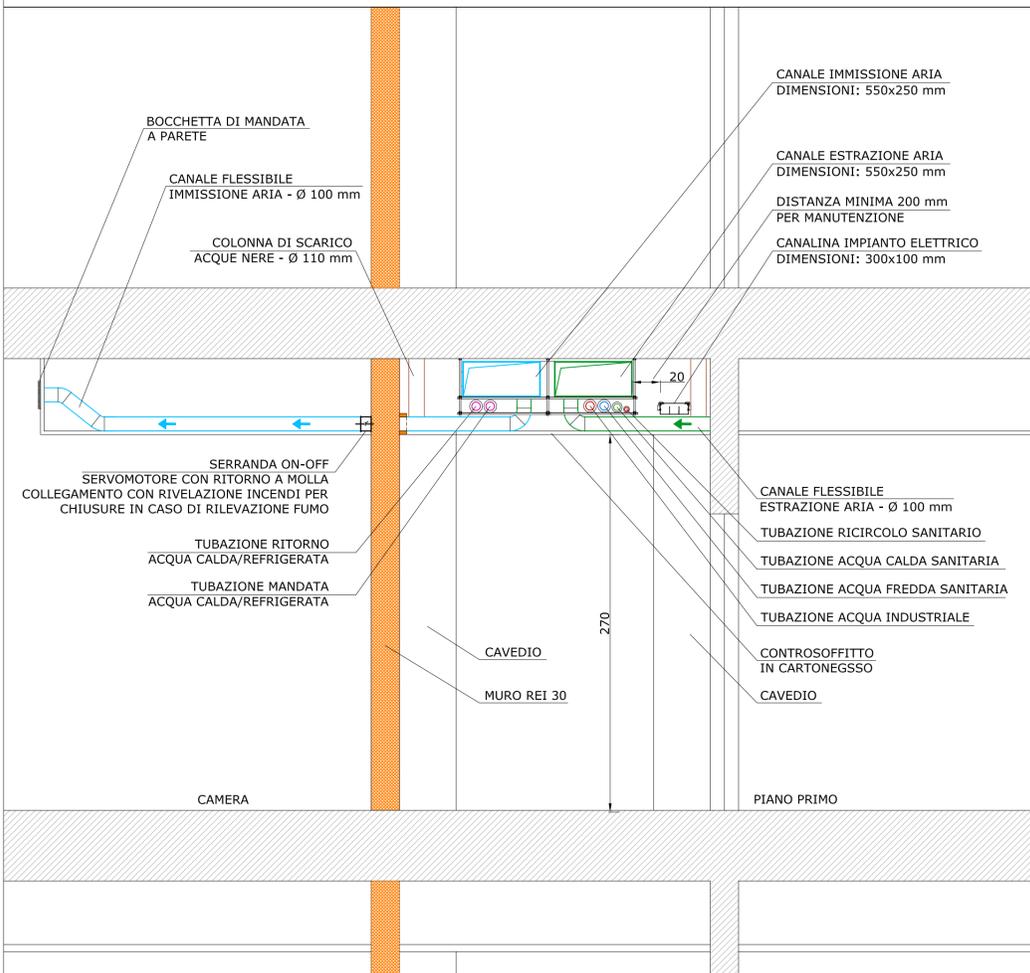

DETTAGLIO REALIZZAZIONE CANALI

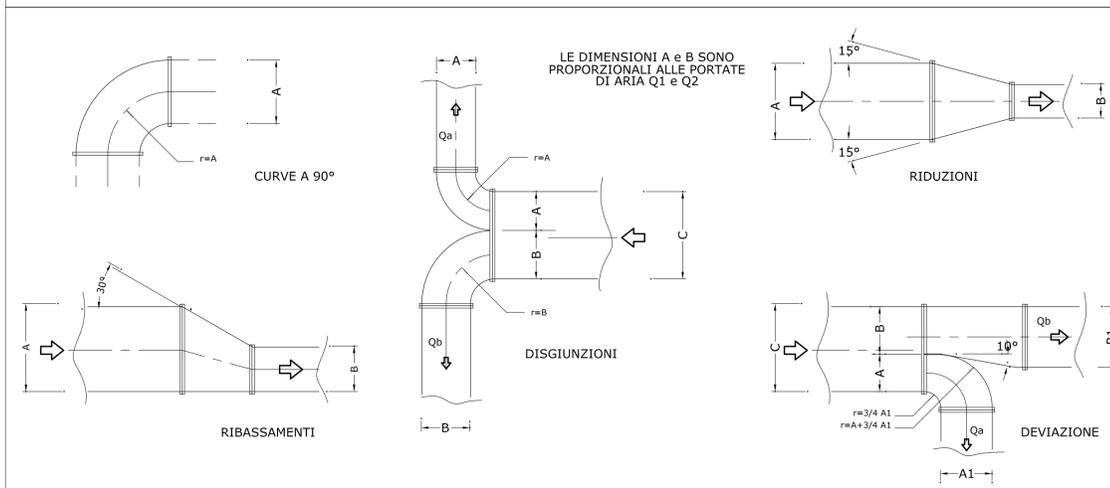

DERIVAZIONE BOCCHETTE E DIFFUSORI

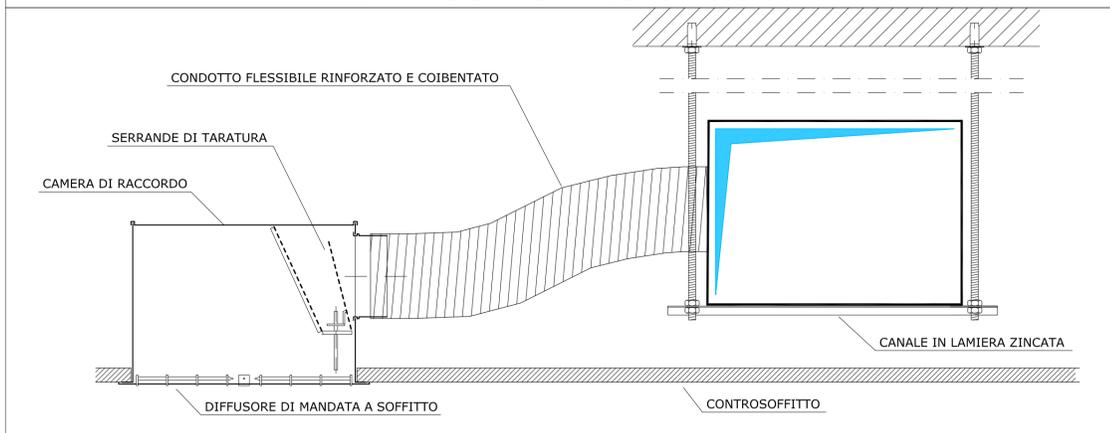

POLITECNICO DI TORINO - AREA EDILIZIA E LOGISTICA -

C.SO DUCA DEGLI ABRUZZI 24 - 10129 TORINO



REALIZZAZIONE DI RESIDENZE UNIVERSITARIE "RESIDENZA CARLO MOLLINO" IN TORINO, CORSO PESCHIERA
PROGETTO ESECUTIVO

RESPONSABILE DEL PROCEDIMENTO E DEI LAVORI: AREA EDILIZIA E LOGISTICA Arch. G.Biscant	
PROGETTO ARCHITETTONICO: SERVIZIO GESTIONE PATRIMONIO IMMOBILIARE - SERVIZIO MESSA A NORMA E AMBIENTE Ing. C. Arno Arch. D. Cametti Ing. G. Cangialosi Arch. M. Garis Ing. P. Lerario Ing. M. Lo Turco	PROGETTO IMPIANTI MECCANICI: SERVIZIO ADEGUAMENTO STRUTTURE E IMPIANTI Ing. S. Ballarin Ing. D. Bertone Ing. F. Facelli Ing. F. Laguardia
PROGETTO STRUTTURALE: Ing. M. Sanna VIA R. CADORNA, 35 - 10137 TORINO Con il supporto per la progettazione geotecnica delle fondazioni: I&C Ing. S. Monti VIA V. DONATI, 14 - 10121 TORINO	PROGETTO IMPIANTI ANTINCENDIO: SERVIZIO ADEGUAMENTO STRUTTURE E IMPIANTI Ing. M. Coatto Ing. F. Facelli
PROGETTO IMPIANTI ELETTRICI E SPECIALI: SERVIZIO ADEGUAMENTO STRUTTURE E IMPIANTI Per. Ind. L. Marcone Ing. J. M. Palumbo Ing. J. R. Parizia Per. Ind. G. Raia Per. Ind. A. Santino Ing. F. Tonda Roc	PIANO DI SICUREZZA E COORDINAMENTO: SERVIZIO GESTIONE PATRIMONIO IMMOBILIARE Geom. C. Dal Cason

IMPIANTO DI CLIMATIZZAZIONE VENTILAZIONE IDROSANITARIO E ANTINCENDIO - SEZIONI E DETTAGLI COSTRUTTIVI	DATA: Luglio 2011 AGG: Aprile 2013 SCALA: 1:25
IM13	