


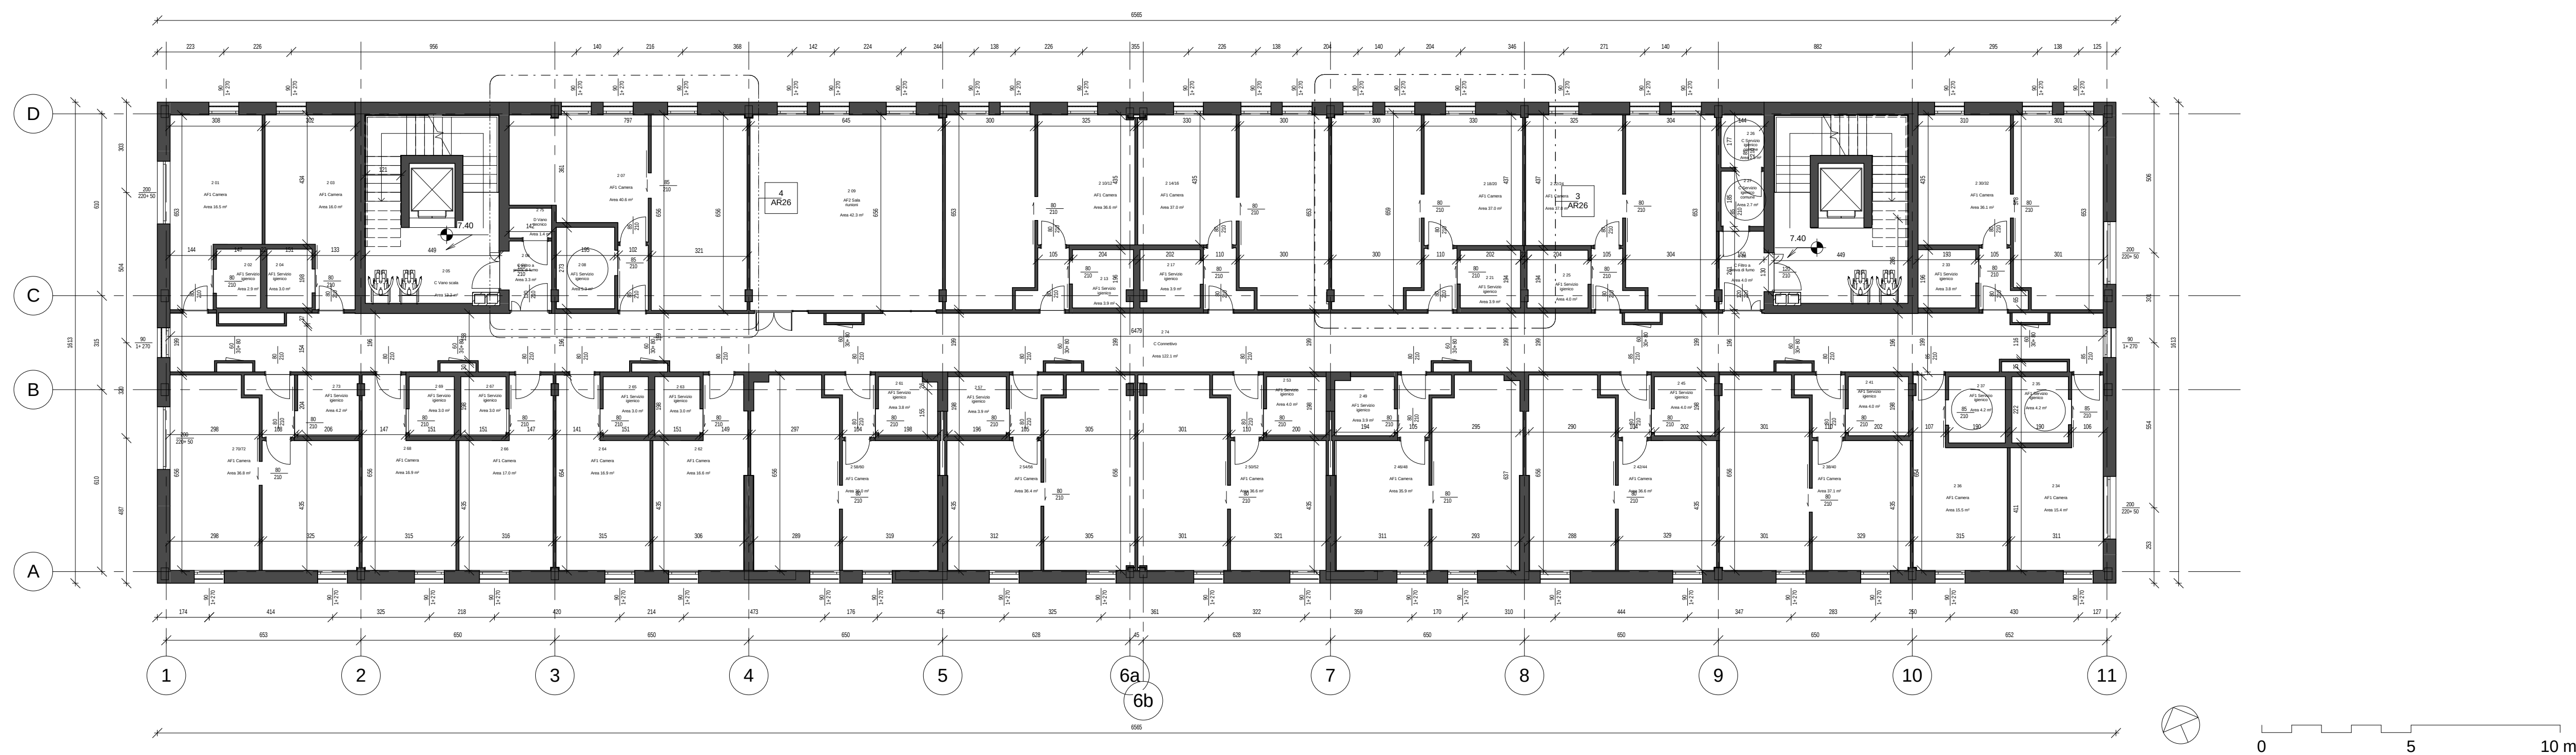

RU - Superfici aree funzionali - Piano Secondo			
Codice locale	Codice Ambito funzionale	Destinazione d'uso	Superficie del Locale
WIP - AR2- Piano Secondo			
2 01	AF1	Camera	16,5 m ²
2 02	AF1	Servizio igienico	2,9 m ²
2 03	AF1	Camera	16,0 m ²
2 04	AF1	Servizio igienico	3,0 m ²
2 07	AF1	Camera	40,6 m ²
2 08	AF1	Servizio igienico	5,3 m ²
2 10/12	AF1	Camera	36,6 m ²
2 13	AF1	Servizio igienico	3,9 m ²
2 14/16	AF1	Camera	37,0 m ²
2 17	AF1	Servizio igienico	3,9 m ²
2 18/20	AF1	Camera	37,0 m ²
2 21	AF1	Servizio igienico	3,9 m ²
2 22/24	AF1	Camera	37,0 m ²
2 25	AF1	Servizio igienico	4,0 m ²
2 30/32	AF1	Camera	36,1 m ²
2 33	AF1	Servizio igienico	3,9 m ²
2 34	AF1	Camera	15,4 m ²
2 35	AF1	Servizio igienico	4,2 m ²
2 36	AF1	Camera	15,5 m ²
2 37	AF1	Servizio igienico	4,2 m ²
2 39/40	AF1	Camera	37,1 m ²
2 41	AF1	Servizio igienico	4,0 m ²
2 42/44	AF1	Camera	36,6 m ²
2 45	AF1	Servizio igienico	4,0 m ²
2 46/48	AF1	Camera	35,9 m ²
2 49	AF1	Servizio igienico	3,9 m ²
2 50/52	AF1	Camera	36,6 m ²
2 53	AF1	Servizio igienico	4,0 m ²
2 54/56	AF1	Camera	36,4 m ²
2 57	AF1	Servizio igienico	3,9 m ²

RU Superfici aree funzionali Piano Secondo			
Codice locale	Codice Ambito funzionale	Destinazione d'uso	Superficie del Locale
2 58/60	AF1	Camera	36,0 m ²
2 61	AF1	Servizio igienico	3,8 m ²
2 62	AF1	Camera	16,6 m ²
2 63	AF1	Servizio igienico	3,0 m ²
2 64	AF1	Camera	16,9 m ²
2 65	AF1	Servizio igienico	3,0 m ²
2 66	AF1	Camera	17,0 m ²
2 67	AF1	Servizio igienico	3,0 m ²
2 68	AF1	Camera	16,8 m ²
2 69	AF1	Servizio igienico	3,0 m ²
2 70/72	AF1	Camera	36,8 m ²
2 73	AF1	Servizio igienico	4,2 m ²
			689,3 m ²
2 09	AF2	Sala riunioni	42,3 m ²
			42,3 m ²
2 05	C	Vano scala	13,2 m ²
2 06	C	Filtro a prova di fumo	3,3 m ²
2 26	C	Servizio igienico comune	2,5 m ²
2 27	C	Servizio igienico comune	2,7 m ²
2 28	C	Filtro a prova di fumo	4,0 m ²
2 29	C	Vano scala	26,8 m ²
2 74	C	Connettivo	122,1 m ²
			174,5 m ²
2 75	D	Vano tecnico	1,4 m ²
			1,4 m ²
			907,5 m ²



POLITECNICO DI TORINO - AREA EDILIZIA E LOGISTICA - C.SO DUCA DEGLI ABRUZZI, 24 - 10129 TORINO			
			
REALIZZAZIONE DI RESIDENZE UNIVERSITARIE "RESIDENZA CARLO MOLLINO" IN TORINO, CORSO PESCHIERA PROGETTO ESECUTIVO			
RESPONSABILE DEL PROCEDIMENTO E DEI LAVORI: AREA EDILIZIA E LOGISTICA			
Arch. G.Bisignat			
PROGETTO ARCHITETTONICO: SERVIZIO GESTIONE PATRIMONIO IMMOBILIARE - SERVIZIO MESSA A NORMA E AMBIENTE		PROGETTO IMPIANTI MECCANICI: SERVIZIO ADEGUAMENTO STRUTTURE E IMPIANTI	
Ing. C.Aimor' Arch. D. Camilli Ing. G. Cangialosi Arch. M. Gans Ing. P.Lerario Ing. M. Lo Turco		Ing. S. Ballarin Ing. D. Bertone Ing. F. Facelli Ing. F. Luguardia	
PROGETTO STRUTTURALE:		PROGETTO IMPIANTI ANTINCENDIO: SERVIZIO ADEGUAMENTO STRUTTURE E IMPIANTI	
Ing. M. Samra VIA R. CROCIERA, 35 - 10123 TORINO <i>Co-Responsabile per la progettazione antincendio</i> GEOLOGIA I&C Ing. S. Monti VIA V. DONATI, 34 - 10123 TORINO		Ing. F. Facelli Ing. M. Costo	
PROGETTO IMPIANTI ELETTRICI E SPECIALI: SERVIZIO ADEGUAMENTO STRUTTURE E IMPIANTI		PIANO DI SICUREZZA E COORDINAMENTO: SERVIZIO GESTIONE PATRIMONIO IMMOBILIARE	
Per Ind. L. Manzoni Ing. J. M. Palumbo Ing. J.R. Perillo Per Ind. G. Riva Per Ind. A. Santoro Ing. F. Tonda Roc		Geom. C.Dal Cason	
PIANTA PIANO SECONDO		DATA: Luglio 2011 AGG: Aprile 2013 SCALA: 1 : 100 La presente opera è stata redatta in conformità con le norme tecniche di progettazione e di esecuzione delle opere di edilizia residenziale, in conformità con le norme tecniche di progettazione e di esecuzione delle opere di edilizia residenziale, in conformità con le norme tecniche di progettazione e di esecuzione delle opere di edilizia residenziale.	
		AR05	