



Abaco degli arredi_camere_doppie																
Locale: Numero	Famiglia e tipo	Armadio 120x60	Appendiabiti a muro a tre posti	Strutture e doghe letto con testiera	Comodino con cassetteria	Corpo illuminante da letto un pezzo	Lenzuola per letto singolo tre pezzi	Materasso ignifugo anallergico	Cuscino	Coperte per letto singolo un pezzo	Scrivania	Sedia ergonomica lavabile ed ignifuga	Corpo illuminante da scrivania	Cestino	Tenda ignifuga	Fasce a parete per affissioni
5 45	Armadio_RU: Armadio_RU	Si	Si												Si	
5 45	Armadio_RU: Armadio_RU	Si	Si												Si	
5 45	Letto_RU: Singolo cm 90x200			Si	Si	Si	Si	Si	Si	Si						
5 45	Letto_RU: Singolo cm 90x200			Si	Si	Si	Si	Si	Si	Si						
5 45	Scrivania_RU: dimensioni minime cm 80x120										Si	Si	Si	Si		Si
5 45	Scrivania_RU: dimensioni minime cm 80x120										Si	Si	Si	Si		Si

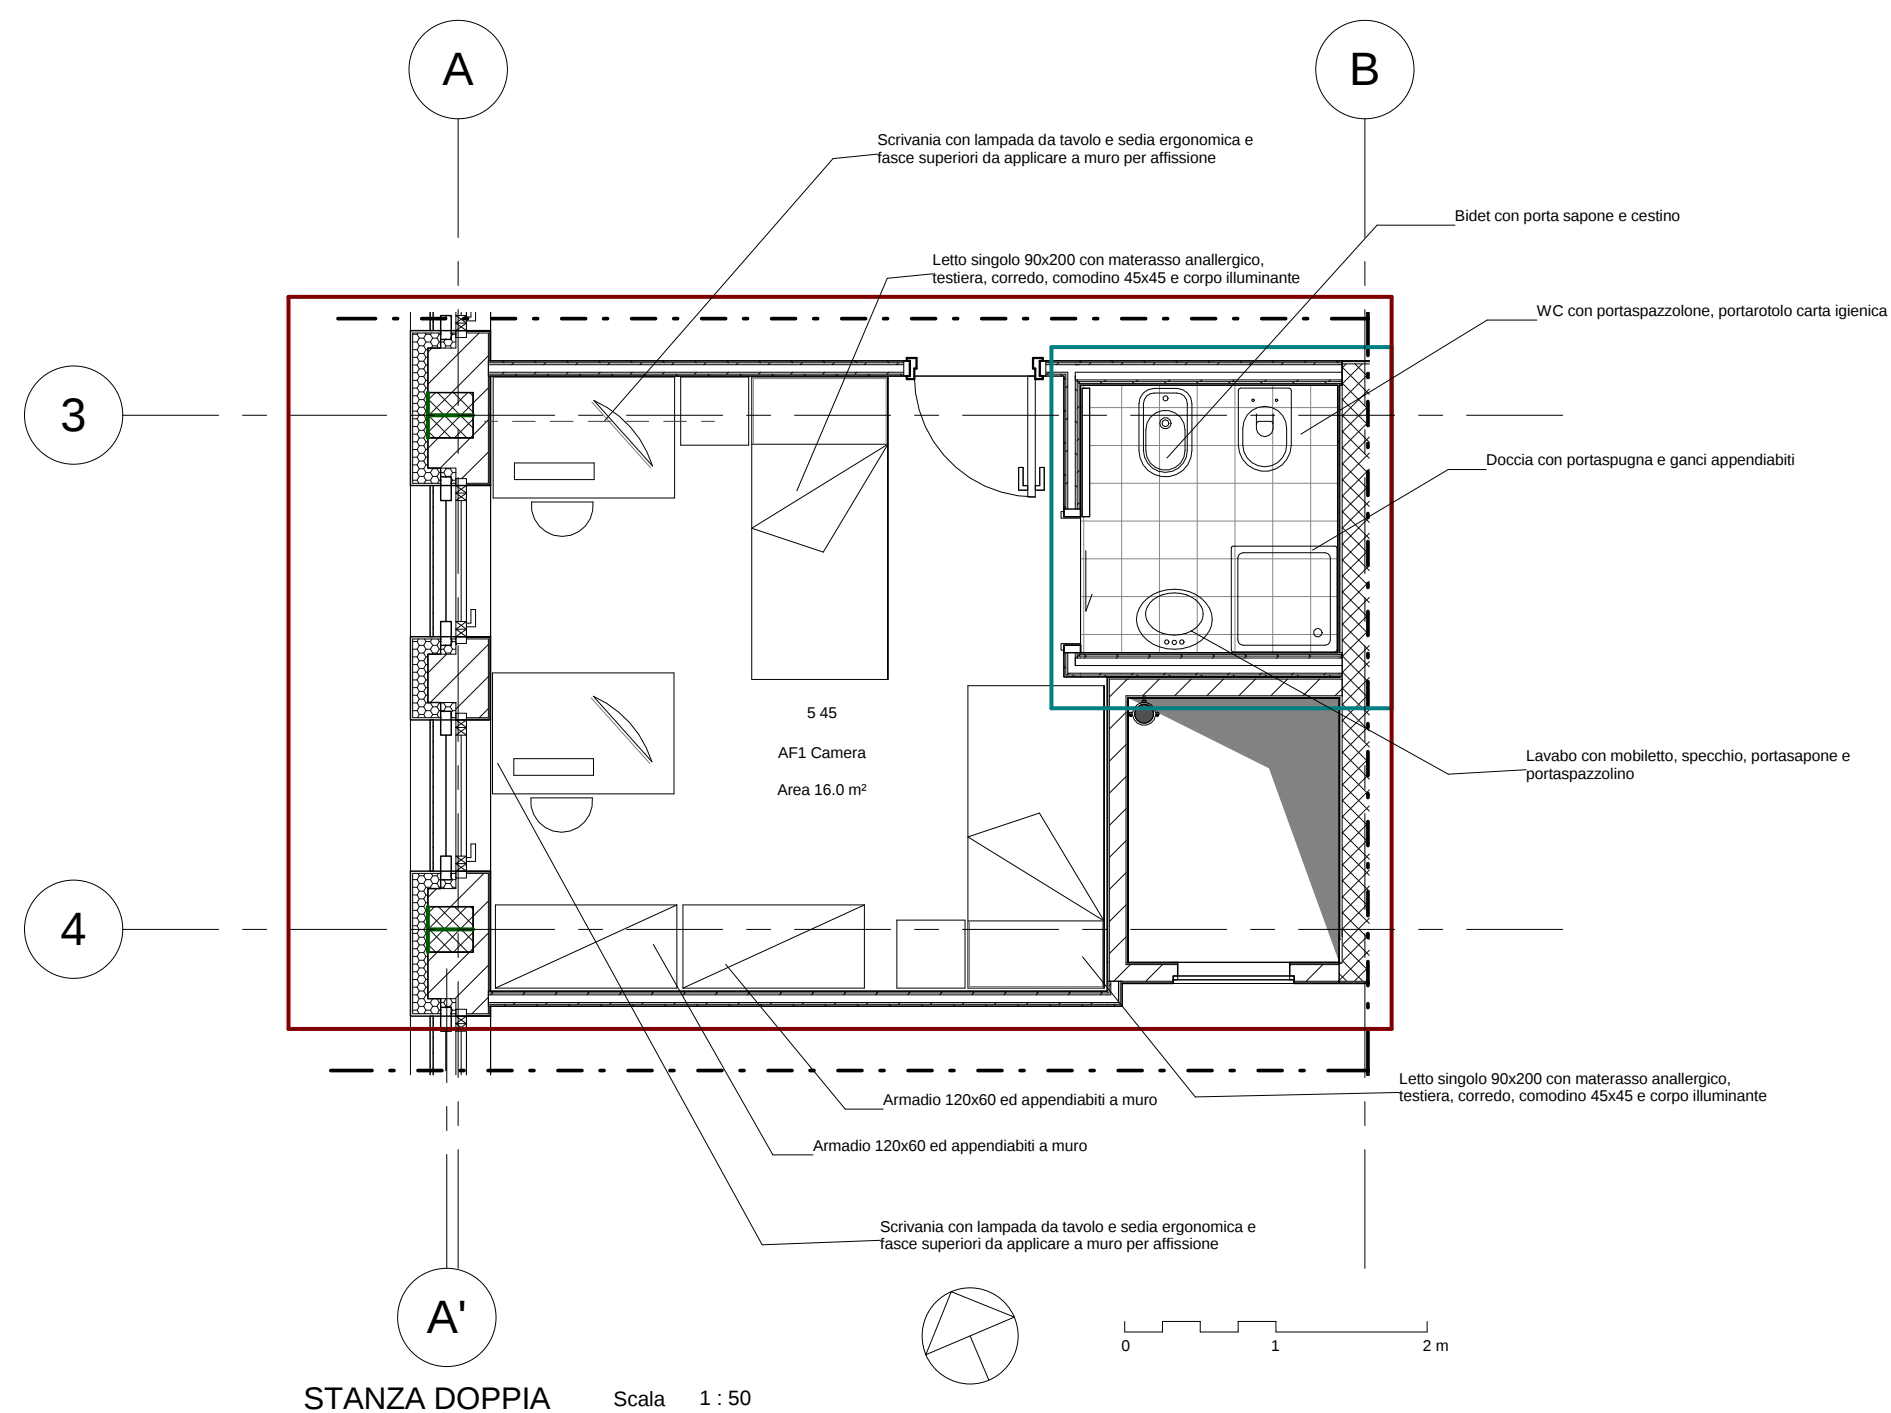

Abaco degli arredi fissi AF1											
Famiglia e tipo	Lavabo	Specchio mobiletto lavabo	Porta spazzolino e portaspone lavabo	Bidet	Portaspone bidet	Doccia	3 ganci appendiabiti	WC	Portarotolo WC	Spazzolone WC	Cestino
5 12											
RU_bidet_con parametri: RU_bidet				Si	Si						Si
RU_doccia_con parametri: RU_doccia						Si	Si				
RU_lavabo_con parametri abaco: RU_lavabo	Si	Si	Si								
RU_wc_ok_con parametri: RU_wc								Si	Si	Si	

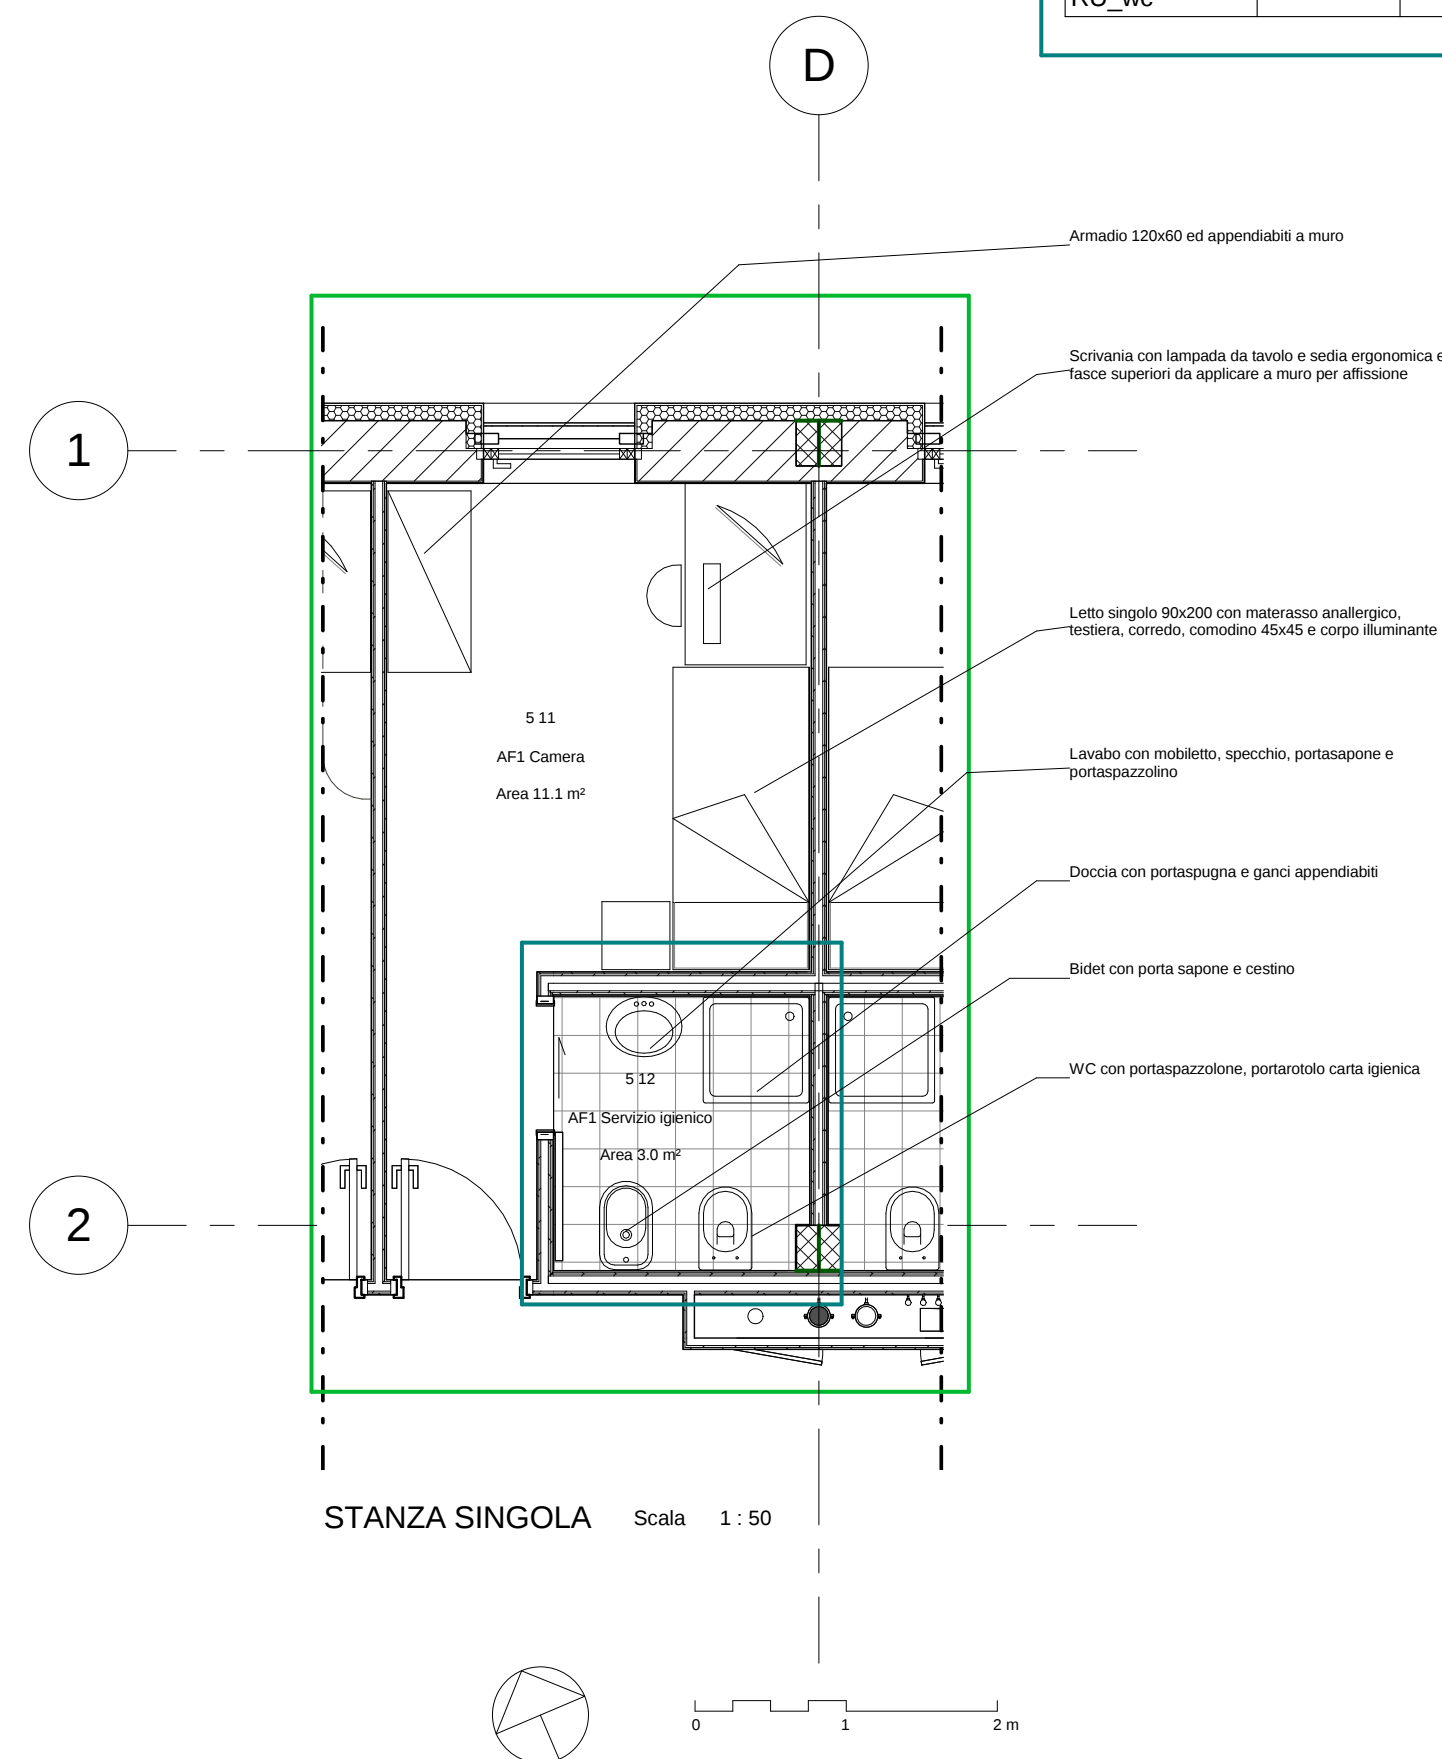

Abaco degli arredi_camere_singole																
Locale: Numero	Famiglia e tipo	Armadio 120x60	Appendiabiti a muro a tre posti	Strutture e doghe letto con testiera	Comodino con cassettiera	Corpo illuminante da letto un pezzo	Lenzuola per letto singolo tre pezzi	Materasso ignifugo analergico	Cuscino	Coperte per letto singolo un pezzo	Scrivania	Sedia ergonomica lavabile ed ignifuga	Corpo illuminante da scrivania	Cestino	Tenda ignifuga	Fasce a parete per affissioni
5 11	Armadio_RU: Armadio_RU	Si	Si												Si	
5 11	Letto_RU: Singolo cm 90x200			Si	Si	Si	Si	Si	Si	Si						
5 11	Scrivania_RU: dimensioni minime cm 80x120										Si	Si	Si	Si		Si

POLITECNICO DI TORINO - AREA EDILIZIA E LOGISTICA - C.SO DUCA DEGLI ABRUZZI, 24 - 10129 TORINO  REALIZZAZIONE DI RESIDENZE UNIVERSITARIE "RESIDENZA CESARE CODEGONE" IN TORINO, VIA P. BORSELLINO PROGETTO ESECUTIVO	
RESPONSABILE DEL PROCEDIMENTO E DEI LAVORI: AREA EDILIZIA E LOGISTICA	
Arch G. Biscant	
PROGETTO ARCHITETTONICO: SERVIZIO GESTIONE PATRIMONIO IMMOBILIARE - SERVIZIO MESSA A NORMA E AMBIENTE	PROGETTO IMPIANTI MECCANICI: SERVIZIO ADEGUAMENTO STRUTTURE E IMPIANTI
Ing C. Arnò Arch D. Cametti Ing G. Cangialosi Arch M. Garis Ing P. Lerario Ing M. Lo Turco	Ing S. Ballarin Ing D. Bertone Ing F. Facelli Ing F. Laguardia
PROGETTO STRUTTURALE:	PROGETTO IMPIANTI ANTINCENDIO: SERVIZIO ADEGUAMENTO STRUTTURE E IMPIANTI
Ing C. Baldini STRADA AL FORNO, 34 14100 ASTI	Ing M. Coatto Ing F. Facelli
PROGETTO IMPIANTI ELETTRICI E SPECIALI: SERVIZIO ADEGUAMENTO STRUTTURE E IMPIANTI	PIANO DI SICUREZZA E COORDINAMENTO: SERVIZIO GESTIONE PATRIMONIO IMMOBILIARE
Per ind L. Marcone Ing J M. Palumbo Ing J R. Parizia Per ind G. Raia Per ind A. Santino Ing F. Tonda Roc	Geom C. Dal Cason
ABACO DEGLI ARREDI AF1	DATA: Luglio 2011 AGG: Aprile 2013 SCALA: 1 : 50 G:\uffici\edilproj\progr02\EDIL ABACO Universitari\PROGETTORI Codegone e affiliazione\EDIL PROGETTAZIONE\EDIL secondo livello\edilprojetto\edilcentro\grafiche\EDIL ABACO\EDIL AF1\AF1_01.DWG COD AR29
A TERMINE DI LEGGE IL POLITECNICO DI TORINO RISERVA LA PROPRIETA' DI QUESTO DOCUMENTO CHE NON POTRA' ESSERE COPiato, RIPRODOTTO O COMUNICATO A TERZI SENZA AUTORIZZAZIONE SCRITTA	