



DETTAGLIO - D-B01:
Balaustra e porzione inferiore infisso


DETTAGLIO - D-A01:
Sistema oscurante e partizione verticale superiore infisso

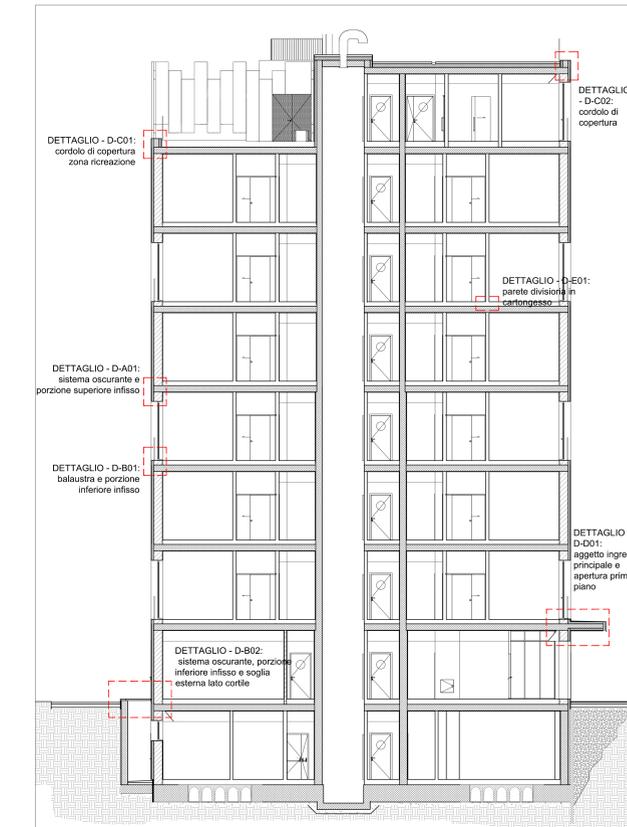


SEZIONE INDICATIVA RAFFIGURANTE LA COLLOCAZIONE DEI NODI COSTRUTTIVI PROPOSTI

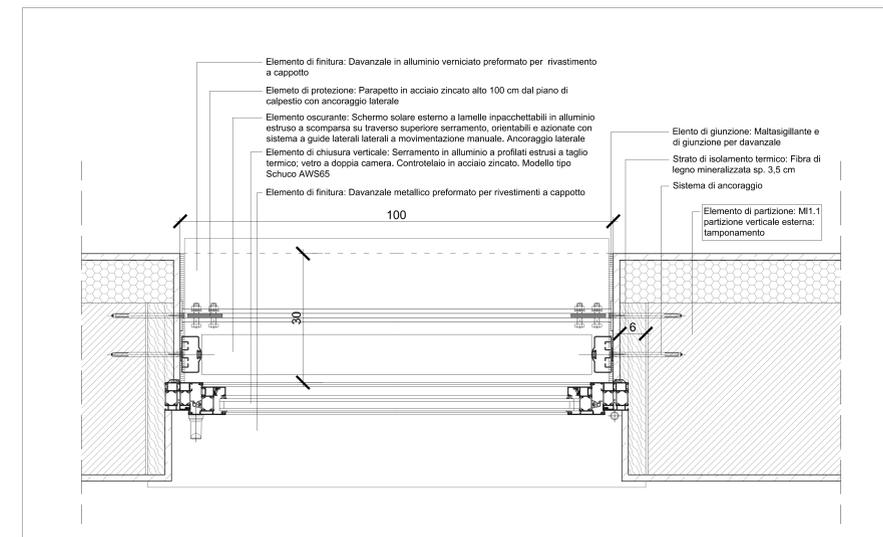

DETTAGLIO - D-B01:
Balaustra, sistema oscurante e partizione verticale inferiore infisso (sezione orizzontale)

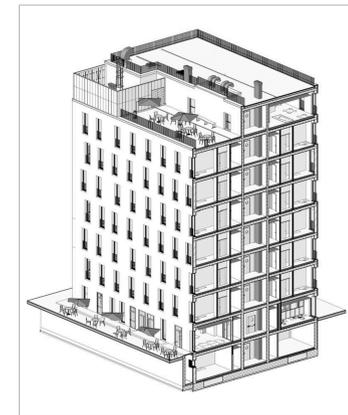

SEZIONE COMPLESSIVA
VOLUMETRICA DELL'EDIFICIO

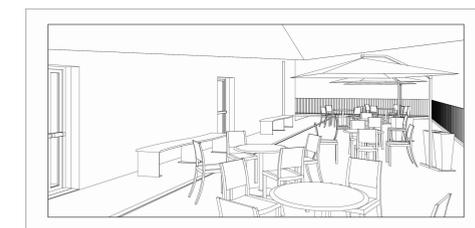

VISTA VOLUMETRICA DEL TERRAZZO PANORAMICO

POLITECNICO DI TORINO
- AREA EDILIZIA E LOGISTICA -
C.SO DUCA DEGLI ABRUZZI, 24 - 10129 TORINO


**REALIZZAZIONE DI RESIDENZE UNIVERSITARIE
"RESIDENZA CESARE CODEGONE"
IN TORINO, VIA P. BORSELLINO
PROGETTO ESECUTIVO**

RESPONSABILE DEL PROCEDIMENTO E DEI LAVORI
AREA EDILIZIA E LOGISTICA
Arch. G. Bisanti

<small>PROGETTO ARCHITETTONICO: SERVIZIO SEZIONE PROGETTO ARCHITETTONICO, PROIEZIONE E NORMA E ABBINATA</small> Fig. C. Arno Arch. D. Caronni Fig. G. Cangialini Arch. M. Garis Fig. F. Lavenex Fig. M. Lo Turco	<small>PROGETTO IMPIANTI MECCANICI: SERVIZIO SEZIONE IMPIANTI MECCANICI</small> Fig. S. Ballo Fig. D. Bertone Fig. F. Facchi Fig. F. Lugaresi
<small>PROGETTO STRUTTURALE: Fig. C. Ballo STRADA AL. TORINO, 14 - 14100 ASTI</small>	<small>PROGETTO IMPIANTI ANTINCENDIO: SERVIZIO SEZIONE IMPIANTI ANTINCENDIO</small> Fig. M. Coatto Fig. F. Facchi
<small>PROGETTO IMPIANTI ELETTRICI E SPECIALI: SERVIZIO SEZIONE IMPIANTI ELETTRICI E SPECIALI</small> Fig. S. L. Marone Fig. J. M. Palumbo Fig. J. R. Parola Per. Ing. G. Riva Per. Ing. A. Santino Fig. F. Tonda Roca	<small>PIANO DI SICUREZZA E COORDINAMENTO: SERVIZIO SEZIONE ANTINCENDIO MANUALE</small> Geom. C. Dal Capon

PARTICOLARI COSTRUTTIVI

DATA: Luglio 2011 AGG: Aprile 2013
SCALA: 1:100 e 1:5

COD AR 33.A