



IMPIANTI FM E SPECIALI

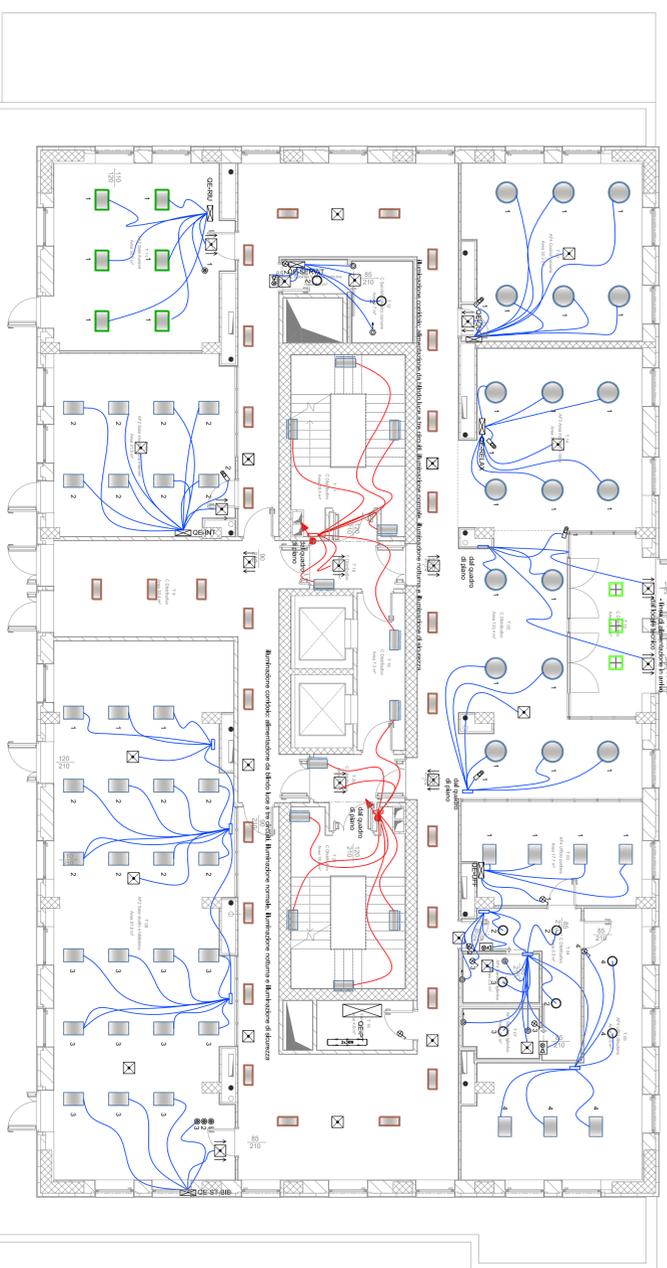

IMPIANTI DI ILLUMINAZIONE E DI ILLUMINAZIONE DI SICUREZZA

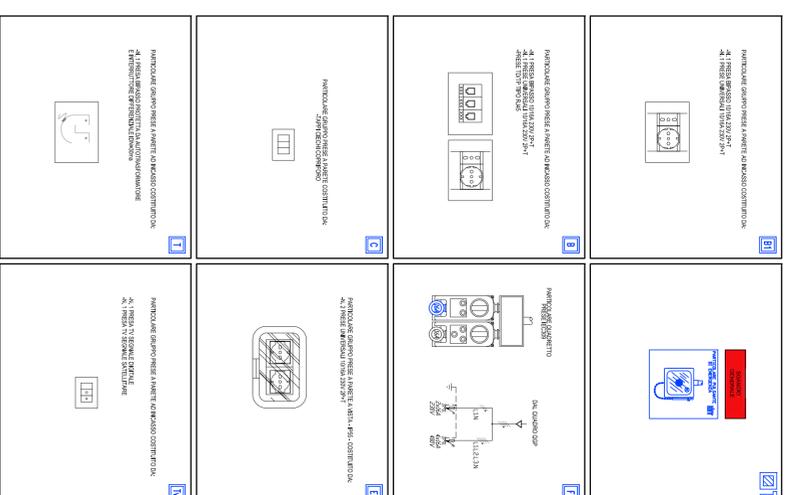

- OS
- OC
- CF
- F
- B
- C
- D
- E
- F
- G
- H
- I
- J
- K
- L
- M
- N
- O
- P
- Q
- R
- S
- T
- U
- V
- W
- X
- Y
- Z
- AA
- AB
- AC
- AD
- AE
- AF
- AG
- AH
- AI
- AJ
- AK
- AL
- AM
- AN
- AO
- AP
- AQ
- AR
- AS
- AT
- AU
- AV
- AW
- AX
- AY
- AZ
- BA
- BB
- BC
- BD
- BE
- BF
- BG
- BH
- BI
- BJ
- BK
- BL
- BM
- BN
- BO
- BP
- BQ
- BR
- BS
- BT
- BU
- BV
- BV
- BW
- BX
- BY
- BZ
- CA
- CB
- CC
- CD
- CE
- CF
- CG
- CH
- CI
- CJ
- CK
- CL
- CM
- CN
- CO
- CP
- CQ
- CR
- CS
- CT
- CU
- CV
- CW
- CX
- CY
- CZ
- DA
- DB
- DC
- DD
- DE
- DF
- DG
- DH
- DI
- DJ
- DK
- DL
- DM
- DN
- DO
- DP
- DQ
- DR
- DS
- DT
- DU
- DV
- DW
- DX
- DY
- DZ
- EA
- EB
- EC
- ED
- EE
- EF
- EG
- EH
- EI
- EJ
- EK
- EL
- EM
- EN
- EO
- EP
- EQ
- ER
- ES
- ET
- EU
- EV
- EW
- EX
- EY
- EZ
- FA
- FB
- FC
- FD
- FE
- FF
- FG
- FH
- FI
- FJ
- FK
- FL
- FM
- FN
- FO
- FP
- FQ
- FR
- FS
- FT
- FU
- FV
- FW
- FX
- FY
- FZ
- GA
- GB
- GC
- GD
- GE
- GF
- GG
- GH
- GI
- GJ
- GK
- GL
- GM
- GN
- GO
- GP
- GQ
- GR
- GS
- GT
- GU
- GV
- GW
- GX
- GY
- GZ
- HA
- HB
- HC
- HD
- HE
- HF
- HG
- HH
- HI
- HJ
- HK
- HL
- HM
- HN
- HO
- HP
- HQ
- HR
- HS
- HT
- HU
- HV
- HW
- HX
- HY
- HZ
- IA
- IB
- IC
- ID
- IE
- IF
- IG
- IH
- II
- IJ
- IK
- IL
- IM
- IN
- IO
- IP
- IQ
- IR
- IS
- IT
- IU
- IV
- IW
- IX
- IY
- IZ
- JA
- JB
- JC
- JD
- JE
- JF
- JG
- JH
- JI
- JJ
- JK
- JL
- JM
- JN
- JO
- JP
- JQ
- JR
- JS
- JT
- JU
- JV
- JW
- JX
- JY
- JZ
- KA
- KB
- KC
- KD
- KE
- KF
- KG
- KH
- KI
- KJ
- KK
- KL
- KM
- KN
- KO
- KP
- KQ
- KR
- KS
- KT
- KU
- KV
- KW
- KX
- KY
- KZ
- LA
- LB
- LC
- LD
- LE
- LF
- LG
- LH
- LI
- LJ
- LK
- LL
- LM
- LN
- LO
- LP
- LQ
- LR
- LS
- LT
- LU
- LV
- LW
- LX
- LY
- LZ
- MA
- MB
- MC
- MD
- ME
- MF
- MG
- MH
- MI
- MJ
- MK
- ML
- MN
- MO
- MP
- MQ
- MR
- MS
- MT
- MU
- MV
- MW
- MX
- MY
- MZ
- NA
- NB
- NC
- ND
- NE
- NF
- NG
- NH
- NI
- NJ
- NK
- NL
- NM
- NN
- NO
- NP
- NQ
- NR
- NS
- NT
- NU
- NV
- NW
- NX
- NY
- NZ
- OA
- OB
- OC
- OD
- OE
- OF
- OG
- OH
- OI
- OJ
- OK
- OL
- OM
- ON
- OO
- OP
- OQ
- OR
- OS
- OT
- OU
- OV
- OW
- OX
- OY
- OZ
- PA
- PB
- PC
- PD
- PE
- PF
- PG
- PH
- PI
- PJ
- PK
- PL
- PM
- PN
- PO
- PP
- PQ
- PR
- PS
- PT
- PU
- PV
- PW
- PX
- PY
- PZ
- QA
- QB
- QC
- QD
- QE
- QF
- QG
- QH
- QI
- QJ
- QK
- QL
- QM
- QN
- QO
- QP
- QQ
- QR
- QS
- QT
- QU
- QV
- QW
- QX
- QY
- QZ
- RA
- RB
- RC
- RD
- RE
- RF
- RG
- RH
- RI
- RJ
- RK
- RL
- RM
- RN
- RO
- RP
- RQ
- RR
- RS
- RT
- RU
- RV
- RW
- RX
- RY
- RZ
- SA
- SB
- SC
- SD
- SE
- SF
- SG
- SH
- SI
- SJ
- SK
- SL
- SM
- SN
- SO
- SP
- SQ
- SR
- SS
- ST
- SU
- SV
- SW
- SX
- SY
- SZ
- TA
- TB
- TC
- TD
- TE
- TF
- TG
- TH
- TI
- TJ
- TK
- TL
- TM
- TN
- TO
- TP
- TQ
- TR
- TS
- TT
- TU
- TV
- TW
- TX
- TY
- TZ
- UA
- UB
- UC
- UD
- UE
- UF
- UG
- UH
- UI
- UJ
- UK
- UL
- UM
- UN
- UO
- UP
- UQ
- UR
- US
- UT
- UY
- UZ
- VA
- VB
- VC
- VD
- VE
- VF
- VG
- VH
- VI
- VJ
- VK
- VL
- VM
- VN
- VO
- VP
- VQ
- VR
- VS
- VT
- VU
- VV
- VW
- VX
- VY
- VZ
- WA
- WB
- WC
- WD
- WE
- WF
- WG
- WH
- WI
- WJ
- WK
- WL
- WM
- WN
- WO
- WP
- WQ
- WR
- WS
- WT
- WU
- WV
- WW
- WX
- WY
- WZ
- XA
- XB
- XC
- XD
- XE
- XF
- XG
- XH
- XI
- XJ
- XK
- XL
- XM
- XN
- XO
- XP
- XQ
- XR
- XS
- XT
- XU
- XV
- XW
- XX
- XY
- XZ
- YA
- YB
- YC
- YD
- YE
- YF
- YG
- YH
- YI
- YJ
- YK
- YL
- YM
- YN
- YO
- YP
- YQ
- YR
- YS
- YT
- YU
- YV
- YW
- YX
- YY
- YZ
- ZA
- ZB
- ZC
- ZD
- ZE
- ZF
- ZG
- ZH
- ZI
- ZJ
- ZK
- ZL
- ZM
- ZN
- ZO
- ZP
- ZQ
- ZR
- ZS
- ZT
- ZU
- ZV
- ZW
- ZX
- ZY
- ZZ



POLITECNICO DI TORINO

- AREA EDILIZIA E LOGISTICA -

C.SO DUCA DEGLI ABRUZZI, 24 - 10129 TORINO

REALIZZAZIONE DI RESIDENZE UNIVERSITARIE
 "RESIDENZA CESARE CODEGONE"
 IN TORINO, VIA P. BORSELLINO
PROGETTO ESECUTIVO

RESPONSABILE DEL PROCEDIMENTO E DEI LAVORI:
 AREA EDILIZIA E LOGISTICA
 Arch. G. Bermani

PROGETTO ARCHITETTONICO: SERVIZIO GESTIONE IMPIANTO IMMOBILIARE - SERVIZIO VESPA ANAGRAFE AMBIENTE	PROGETTO IMPIANTI MECCANICI: SERVIZIO ADEGUAMENTO STRUTTURE E IMPIANTI
Ing. C. Amyr	
Arch. D. Camilli	Ing. S. Bellan
Ing. G. Cappellari	Ing. D. Betrone
Arch. M. Gatti	Ing. F. Pinelli
Ing. P. Luzzati	Ing. F. Luperanda
Ing. M. La Turco	
PROGETTO STRUTTURALE:	PROGETTO IMPIANTI ANTINCENDIO: SERVIZIO ADEGUAMENTO STRUTTURE E IMPIANTI
Ing. C. Balbani	Ing. M. Coiro
Struttura A. Cosmo, S.A. - 11030 ASTI	Ing. F. Pinelli
PROGETTO IMPIANTI ELETTRICI E SPECIALI: SERVIZIO ADEGUAMENTO STRUTTURE E IMPIANTI	PIANO DI SICUREZZA E COORDINAMENTO: SERVIZIO GESTIONE IMPIANTO IMMOBILIARE
Prof. Inel. L. Nasonne	Geom. C. Dal Casin
Ing. J. M. Palumbo	
Ing. L. R. Pirella	
Prof. Inel. A. Sironi	
Ing. F. Tonasi Inc.	

IMPIANTO ELETTRICO FM, LUCE, LUCE
 SICUREZZA E SPECIALI
 PIANO TERRA

DATA: Luglio 2011
 SCALA: 1:100
 AGG. Aprile 2013
 IELO4

A TUTTA LA SCALA, L'INTELLIGENZA DEL PROGETTO È STATA REALIZZATA IN COLLABORAZIONE CON LA SOCIETÀ DI INGENGERIA E ARCHITETTURA S.p.A. (S.I.A.)