

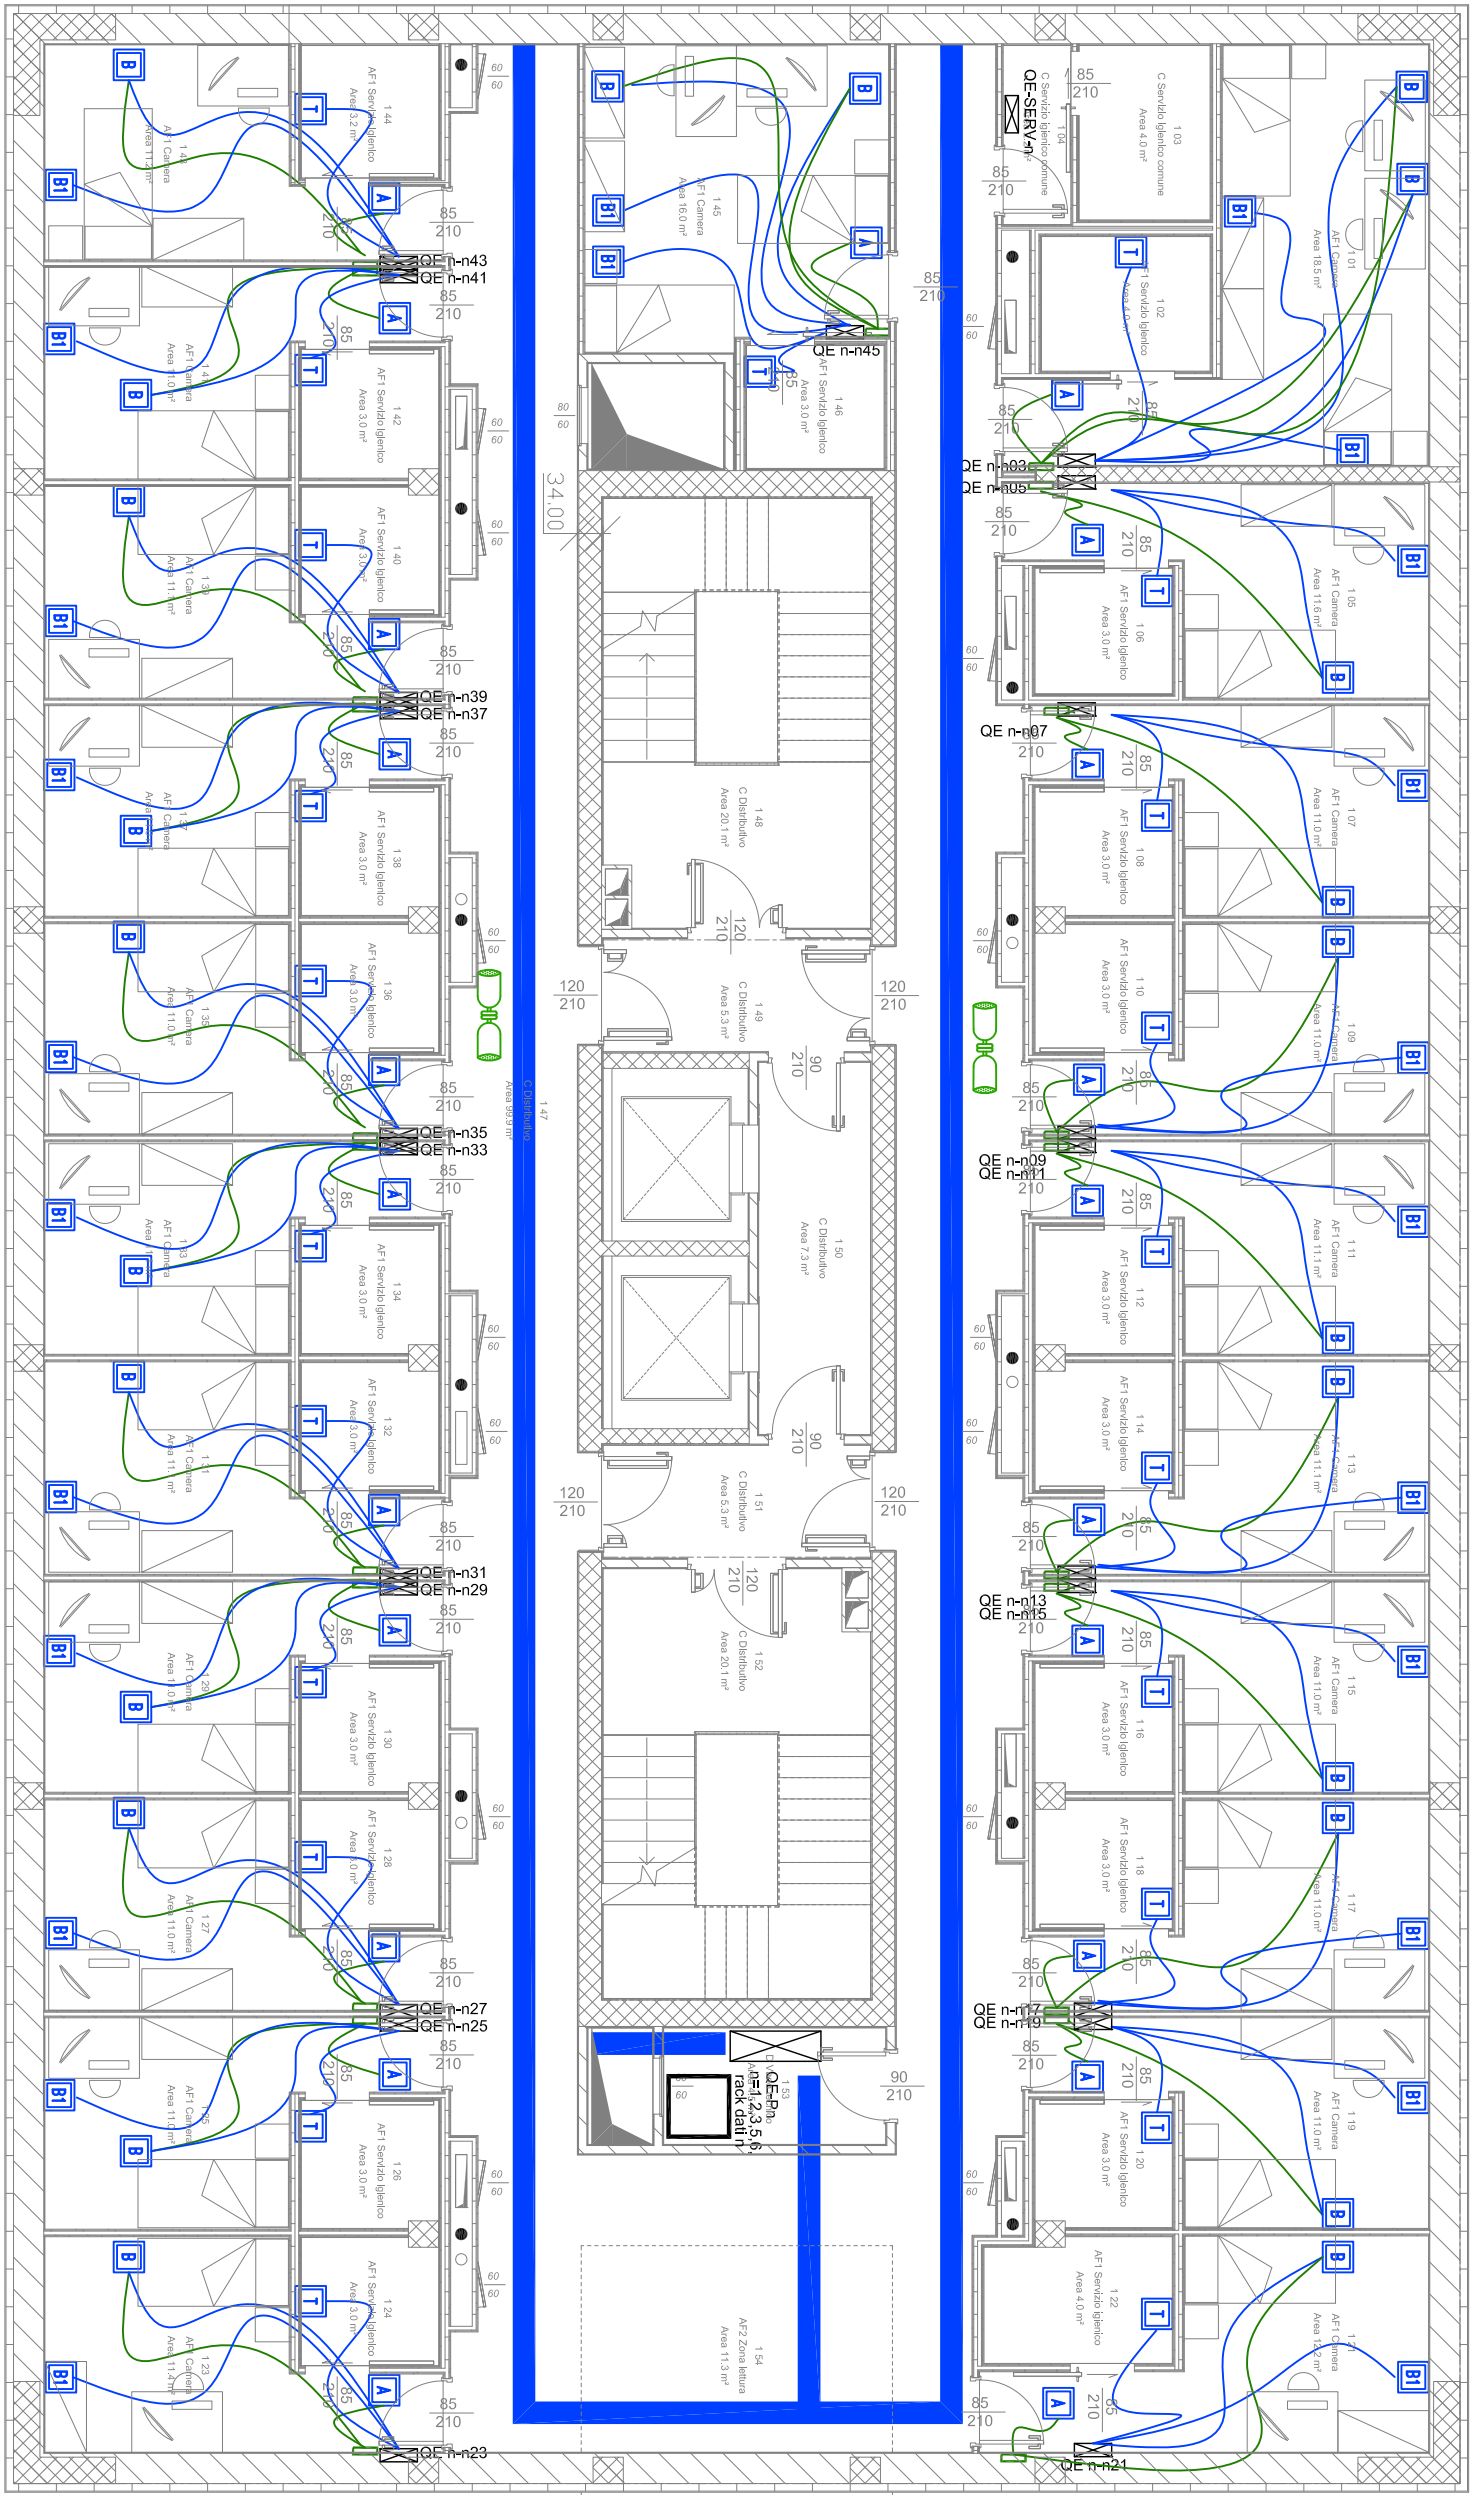
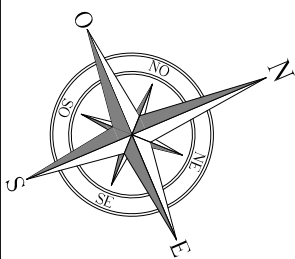
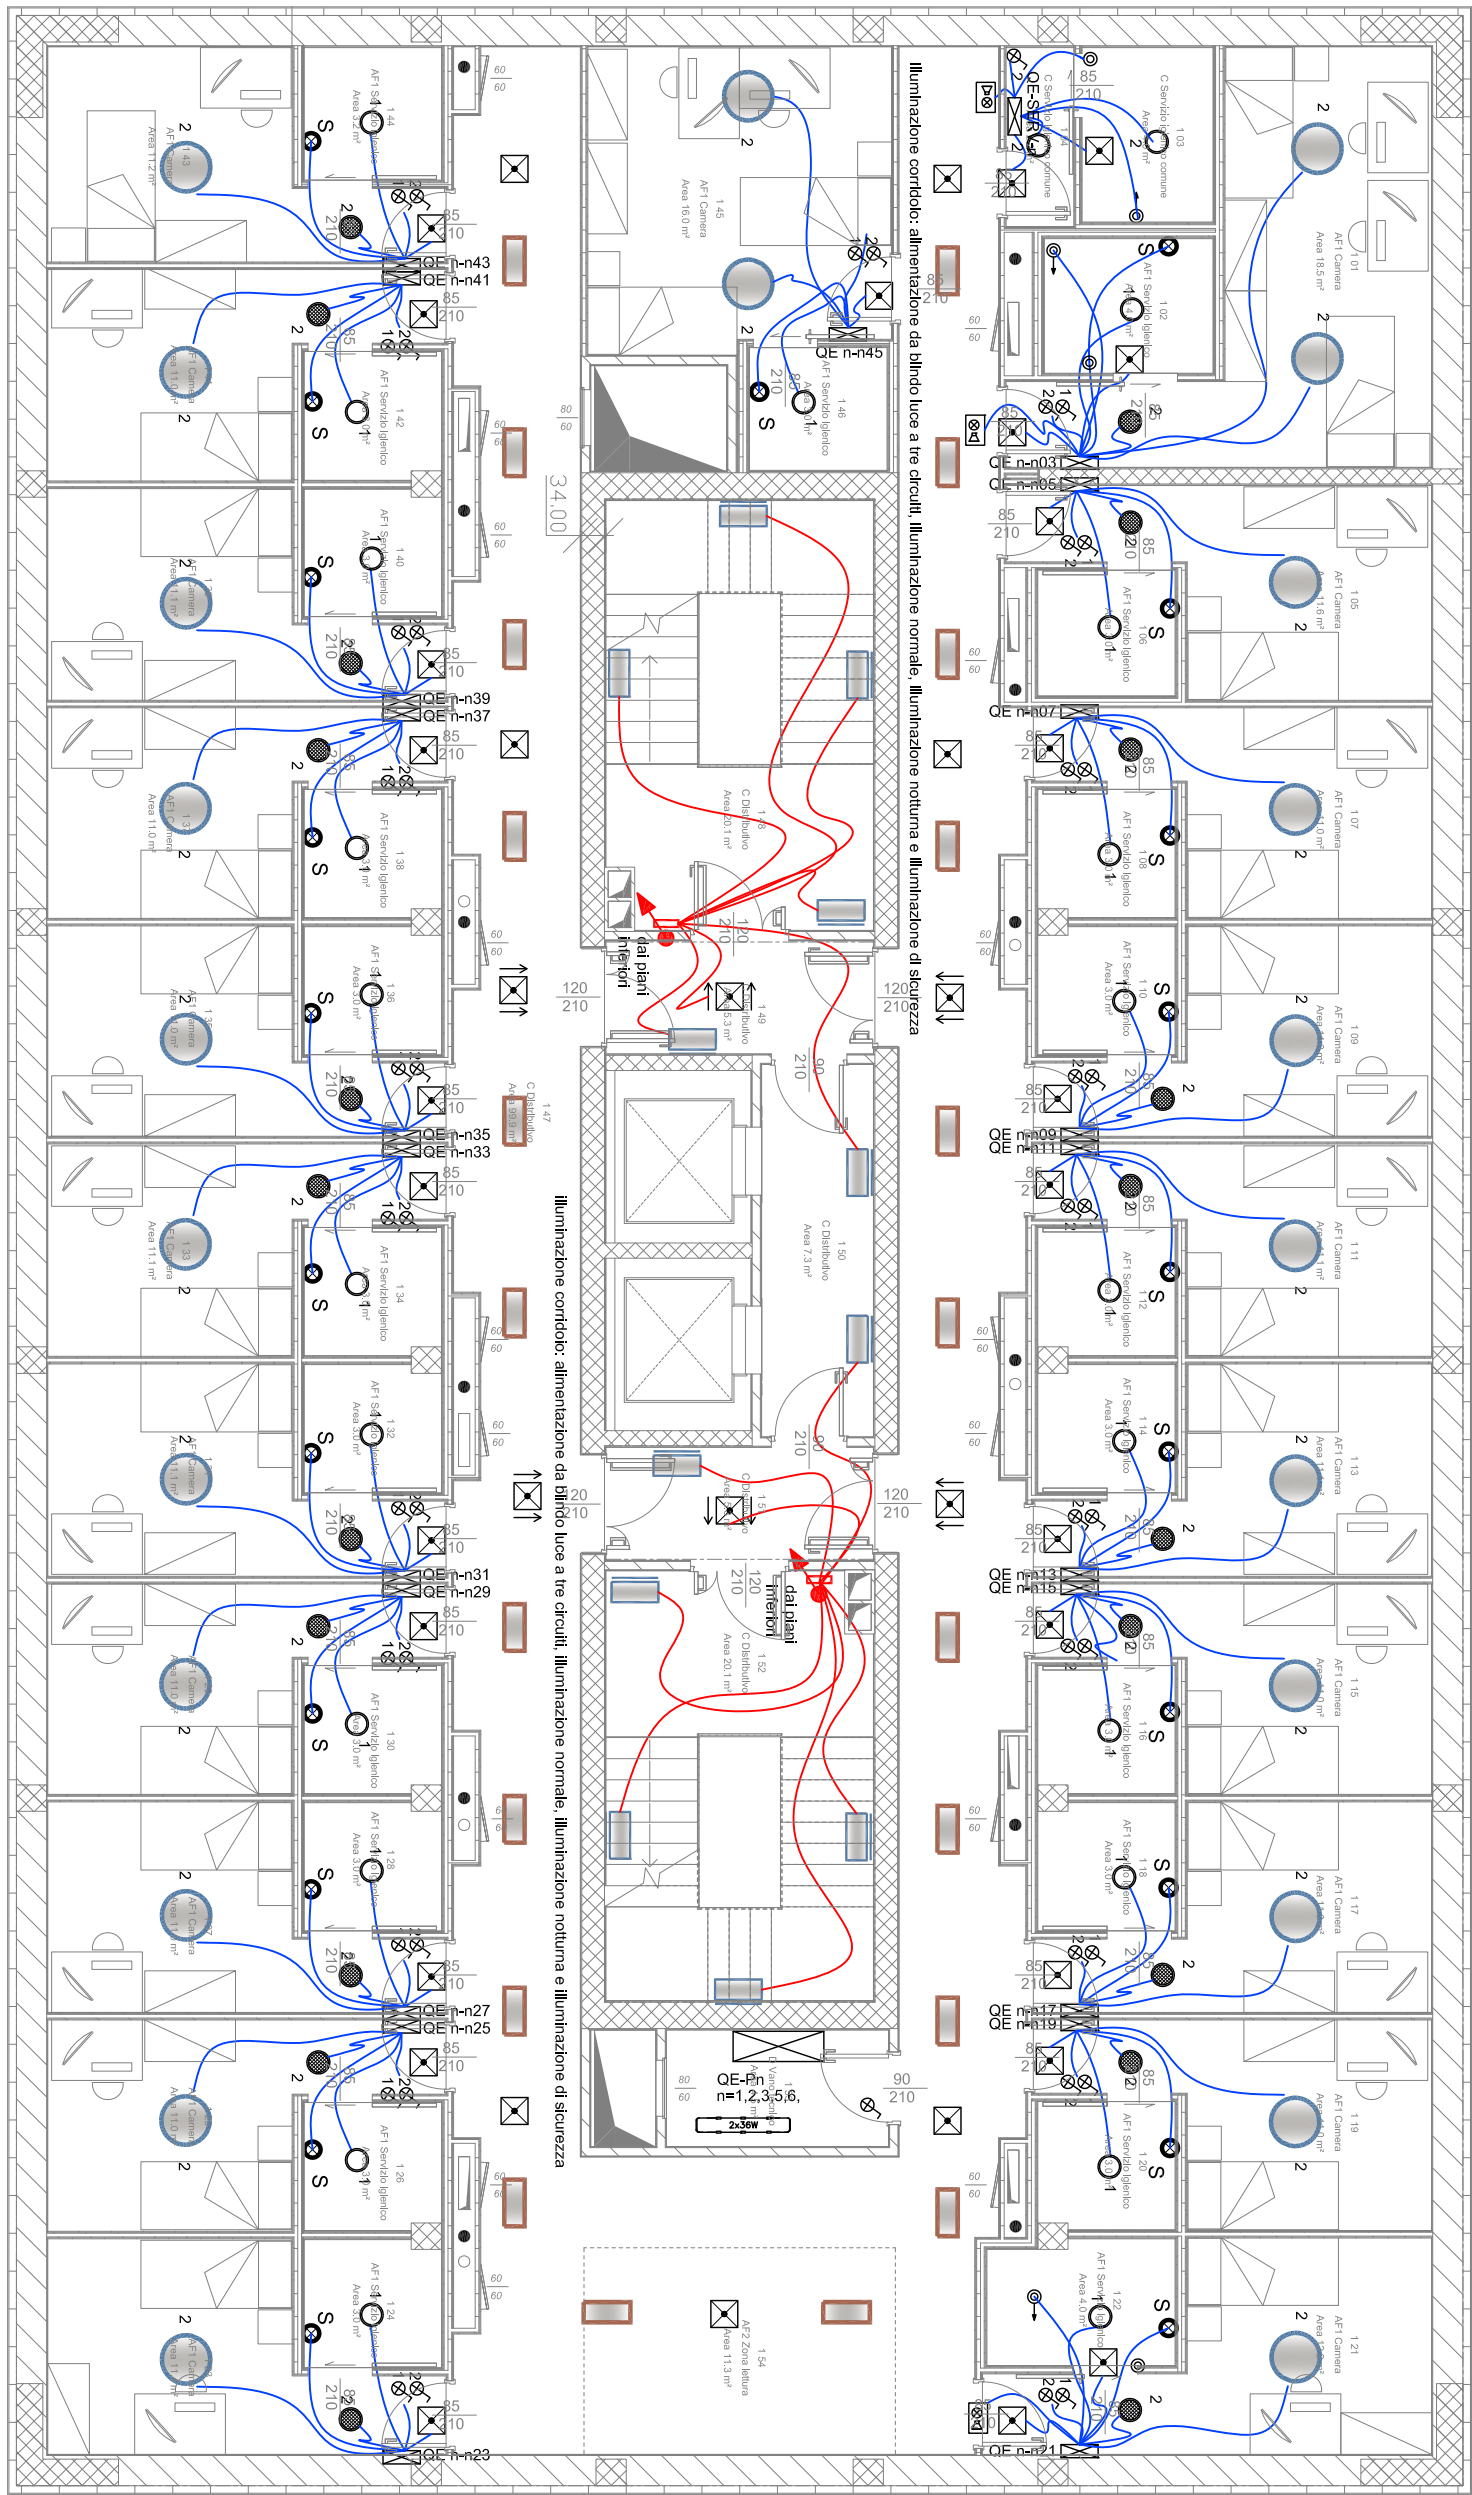


IMPIANTI FM E SPECIALI

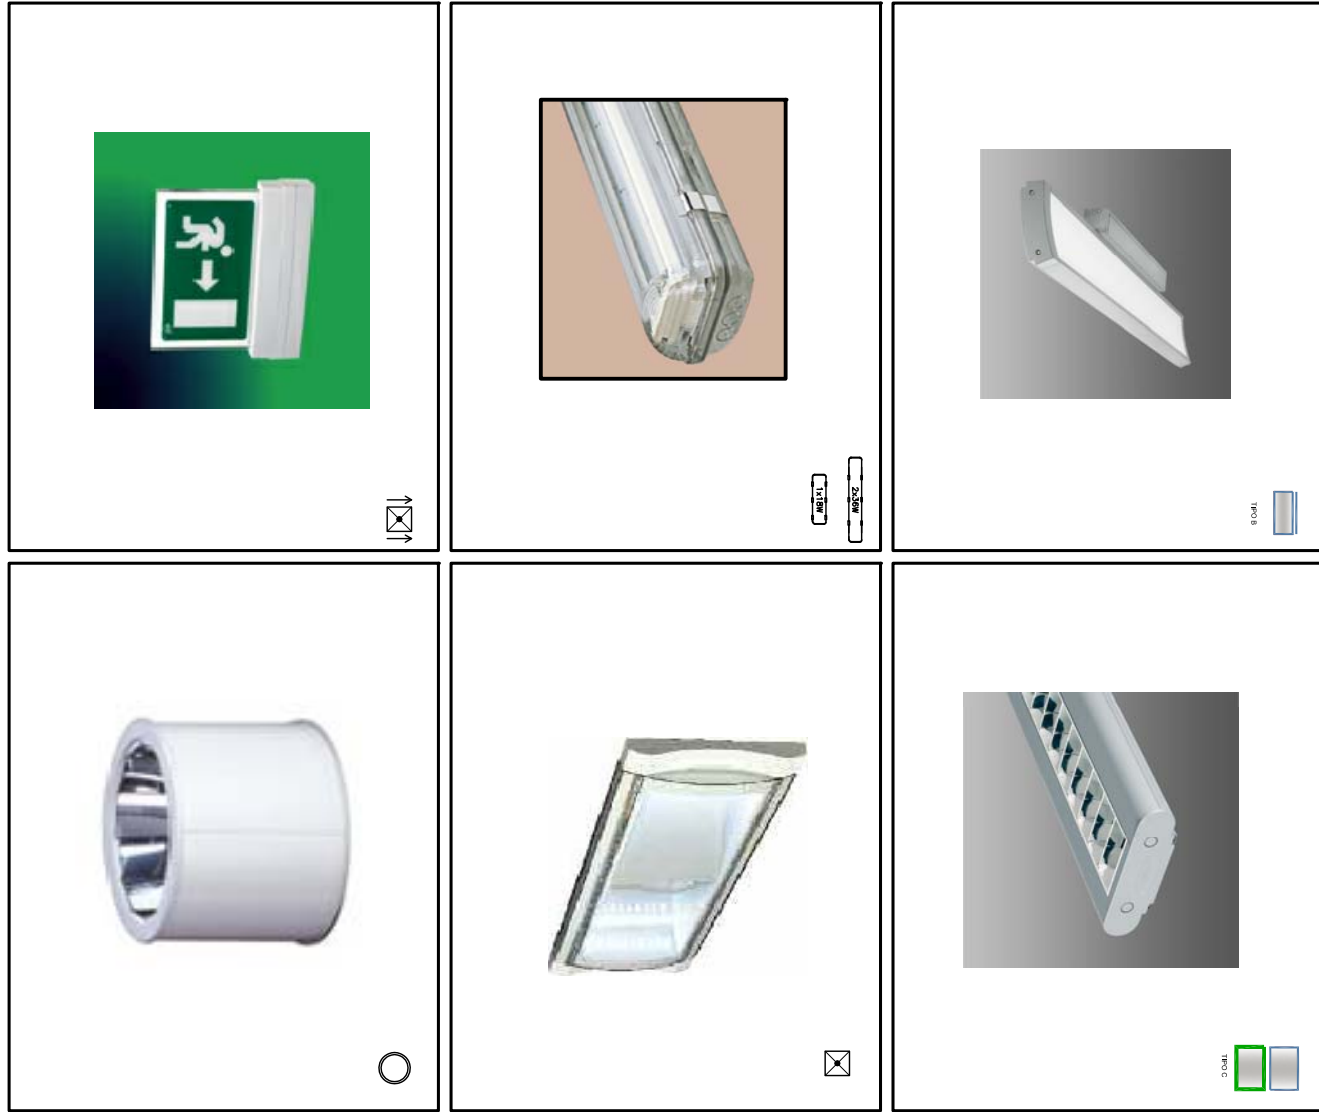

IMPIANTI DI ILLUMINAZIONE E DI ILLUMINAZIONE DI SICUREZZA

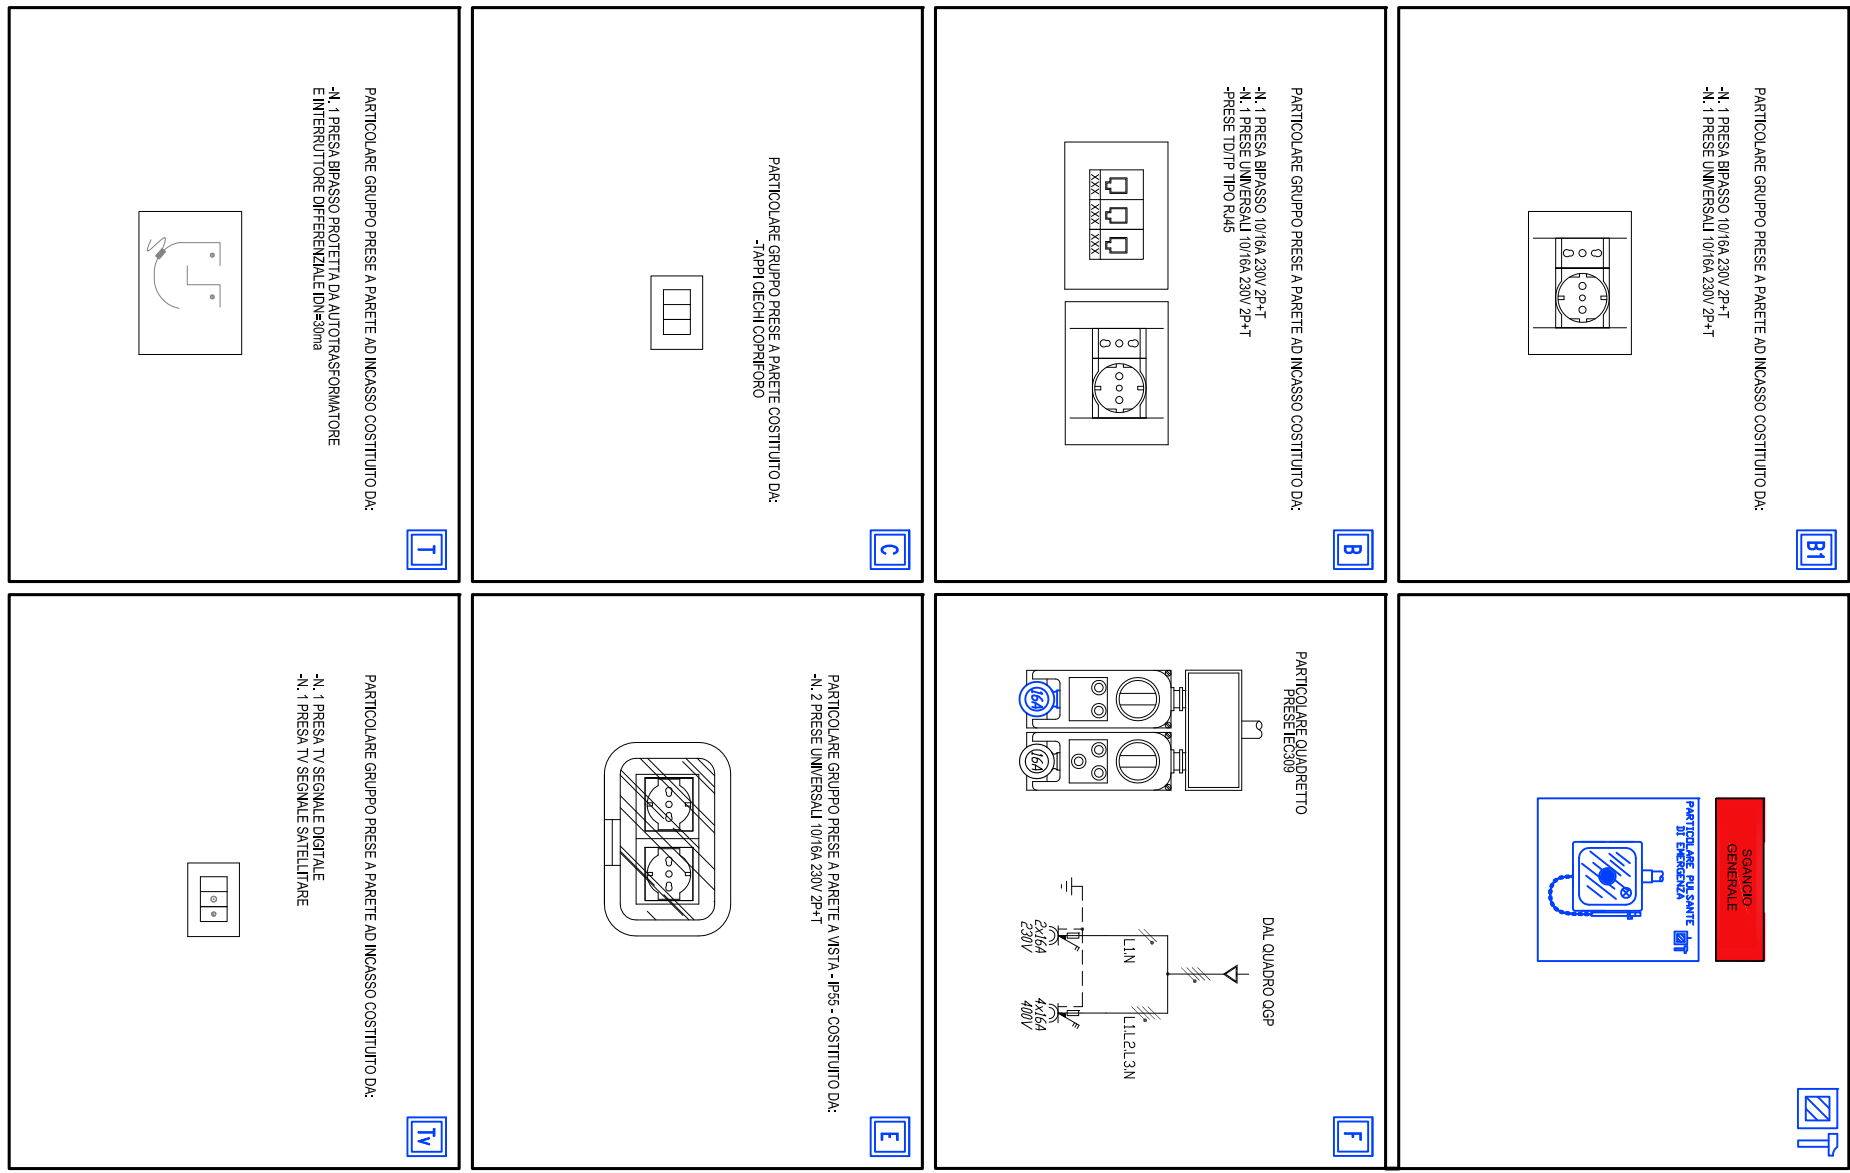

POLITECNICO DI TORINO - AREA EDILIZIA E LOGISTICA - C.SO DUCA DEGLI ABRUZZI, 24 - 10129 TORINO

REALIZZAZIONE DI RESIDENZE UNIVERSITARIE "RESIDENZA CESARE CODEGONE" IN TORINO, VIA P. BORSELLINO PROGETTO ESECUTIVO

RESPONSABILE DEL PROCEDIMENTO E DEI LAVORI:
ANITA EDILIZIA E LOGISTICA

Arch. G. Bianchi

PROGETTO ARCHITETTONICO:
SERVIZIO GESTIONE INTERNO IMMOBILIARE - SERVIZIO DESIGN A SPAZIO E AMBIENTE

Ing. C. Amv
Arch. D. Camelli
Ing. G. Carapellaci
Arch. M. Gatti
Ing. P. Lenti
Ing. M. Lo Turco

PROGETTO STRUTTURALE:

Ing. M. Corio
Ing. F. Picelli

PROGETTO IMPIANTI ELETTRICI E SPECIALI:
SERVIZIO ADEGUAMENTO STRUTTURE E IMPIANTI

Per. Ing. L. Marcone
Ing. M. Palumbo
Ing. R. Pavia
Per. Ing. G. Gatti
Per. Ing. A. Sestini
Ing. F. Tondini

IMPIANTO ELETTRICO FM, LUCE, LUCE
SICUREZZA E SPECIALI

PIANO QUINTO

DATA: Luglio 2011 AGG. Aprile 2013

SCALA: 1:100

IEL09

A TAVOLA DI PROGETTO, L'INGEGNERE E L'ARCHITETTO SONO RESPONSABILI DEL PROGETTO E DEI LAVORI. IL PROGETTO E I LAVORI SONO SOTTOPOSTI AL CONTROLLO TECNICO E PROFESSIONALE DELL'INGEGNERE E DELL'ARCHITETTO. IL PROGETTO E I LAVORI SONO SOTTOPOSTI AL CONTROLLO TECNICO E PROFESSIONALE DELL'INGEGNERE E DELL'ARCHITETTO.