

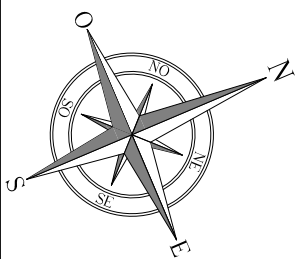
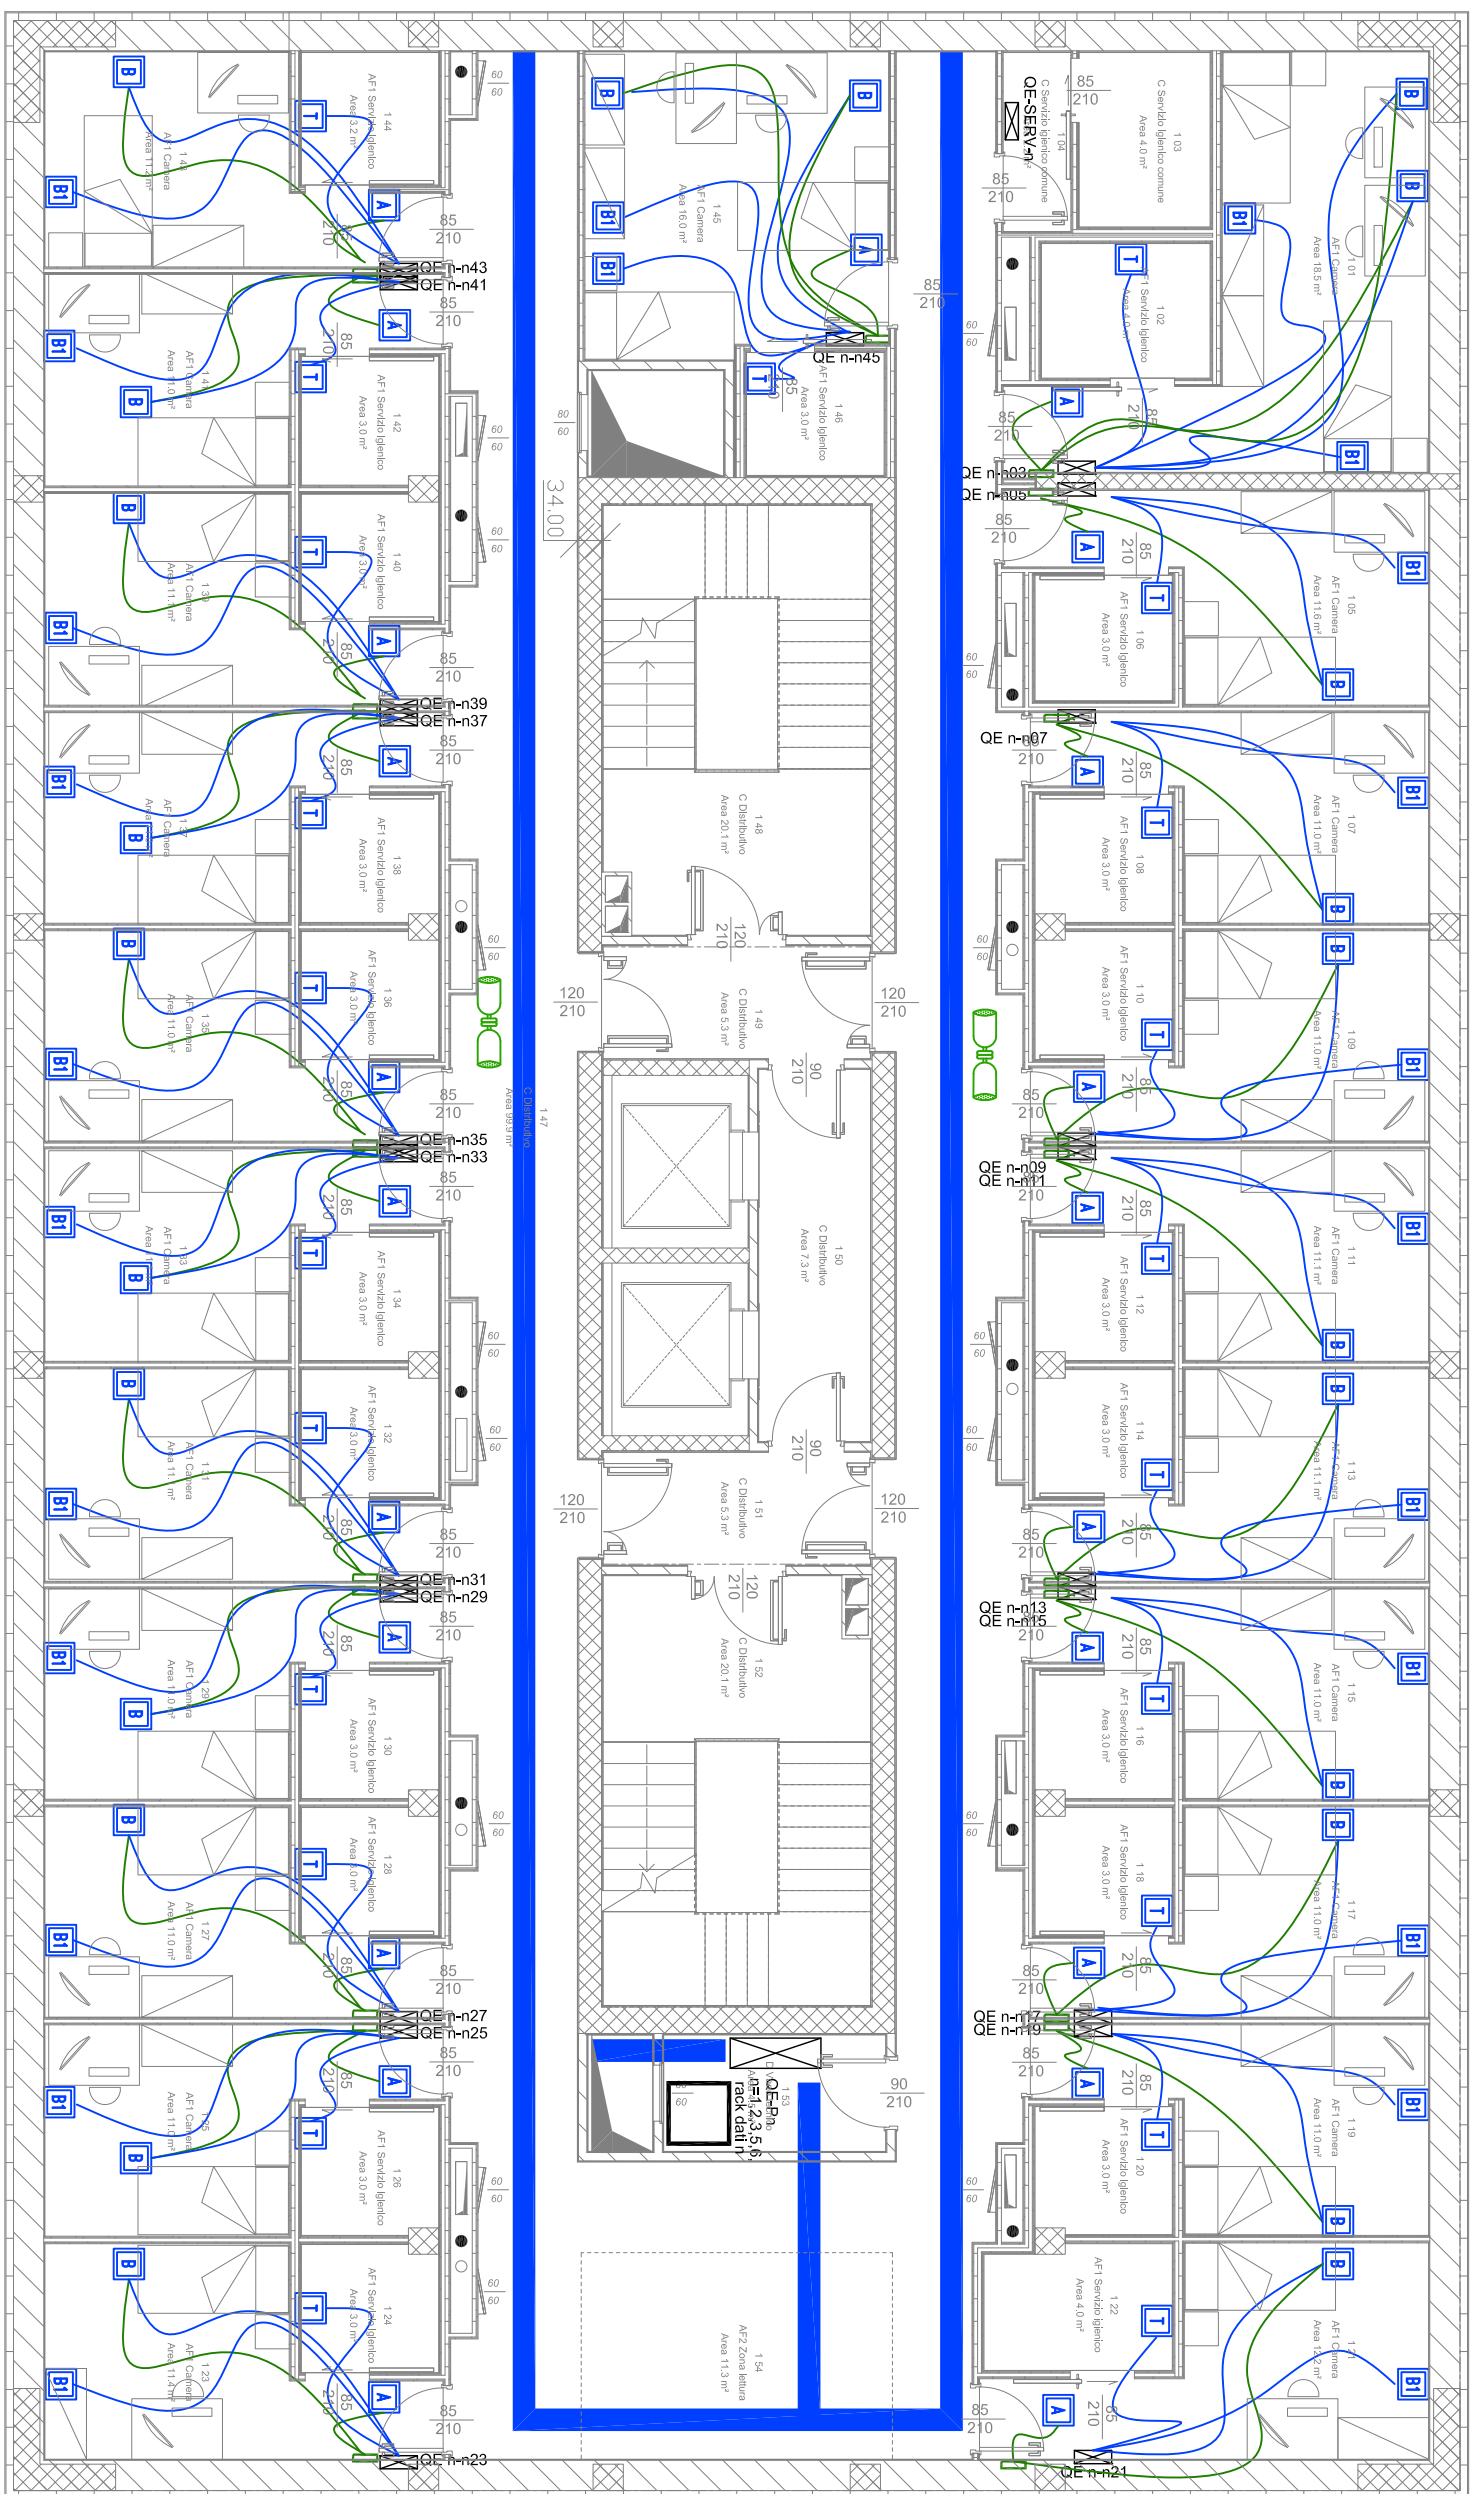


IMPIANTI FM E SPECIALI

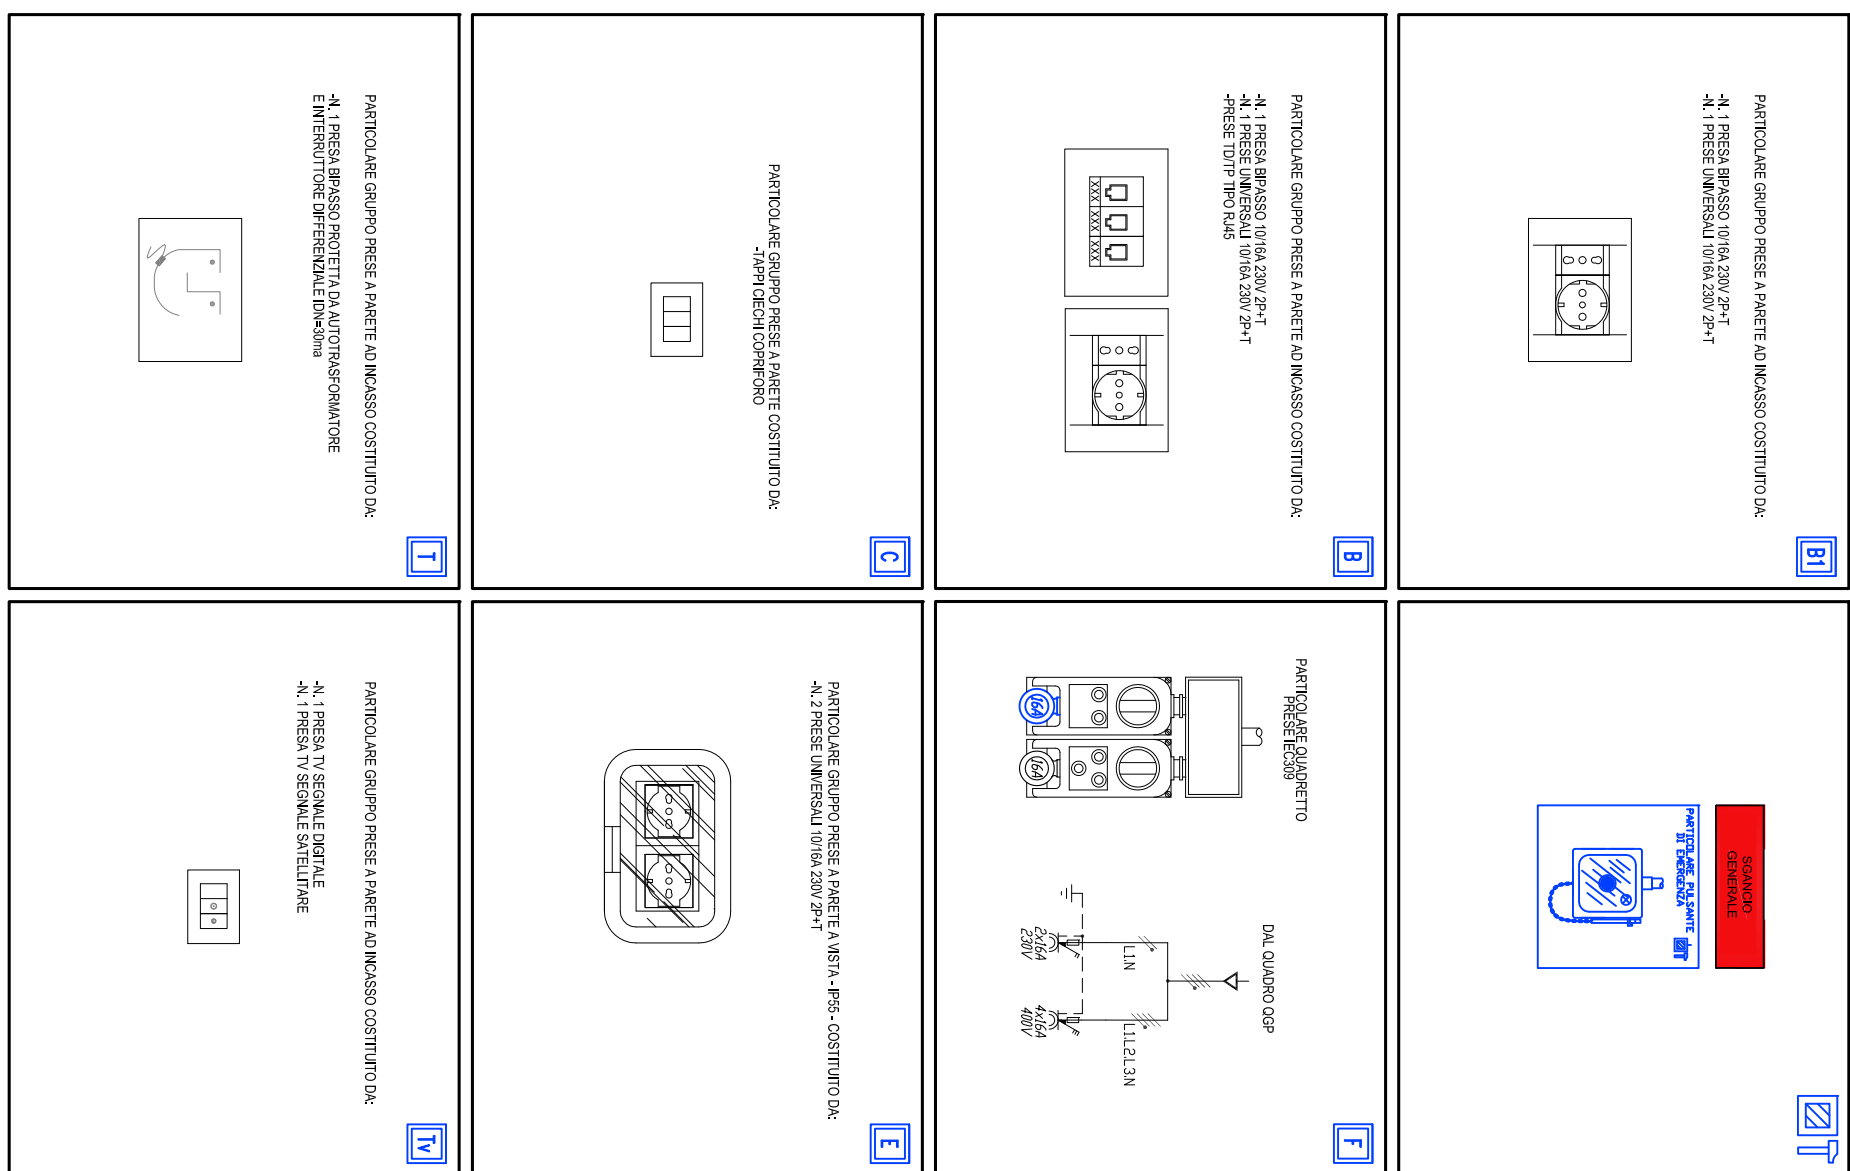

IMPIANTI DI ILLUMINAZIONE E DI ILLUMINAZIONE DI SICUREZZA

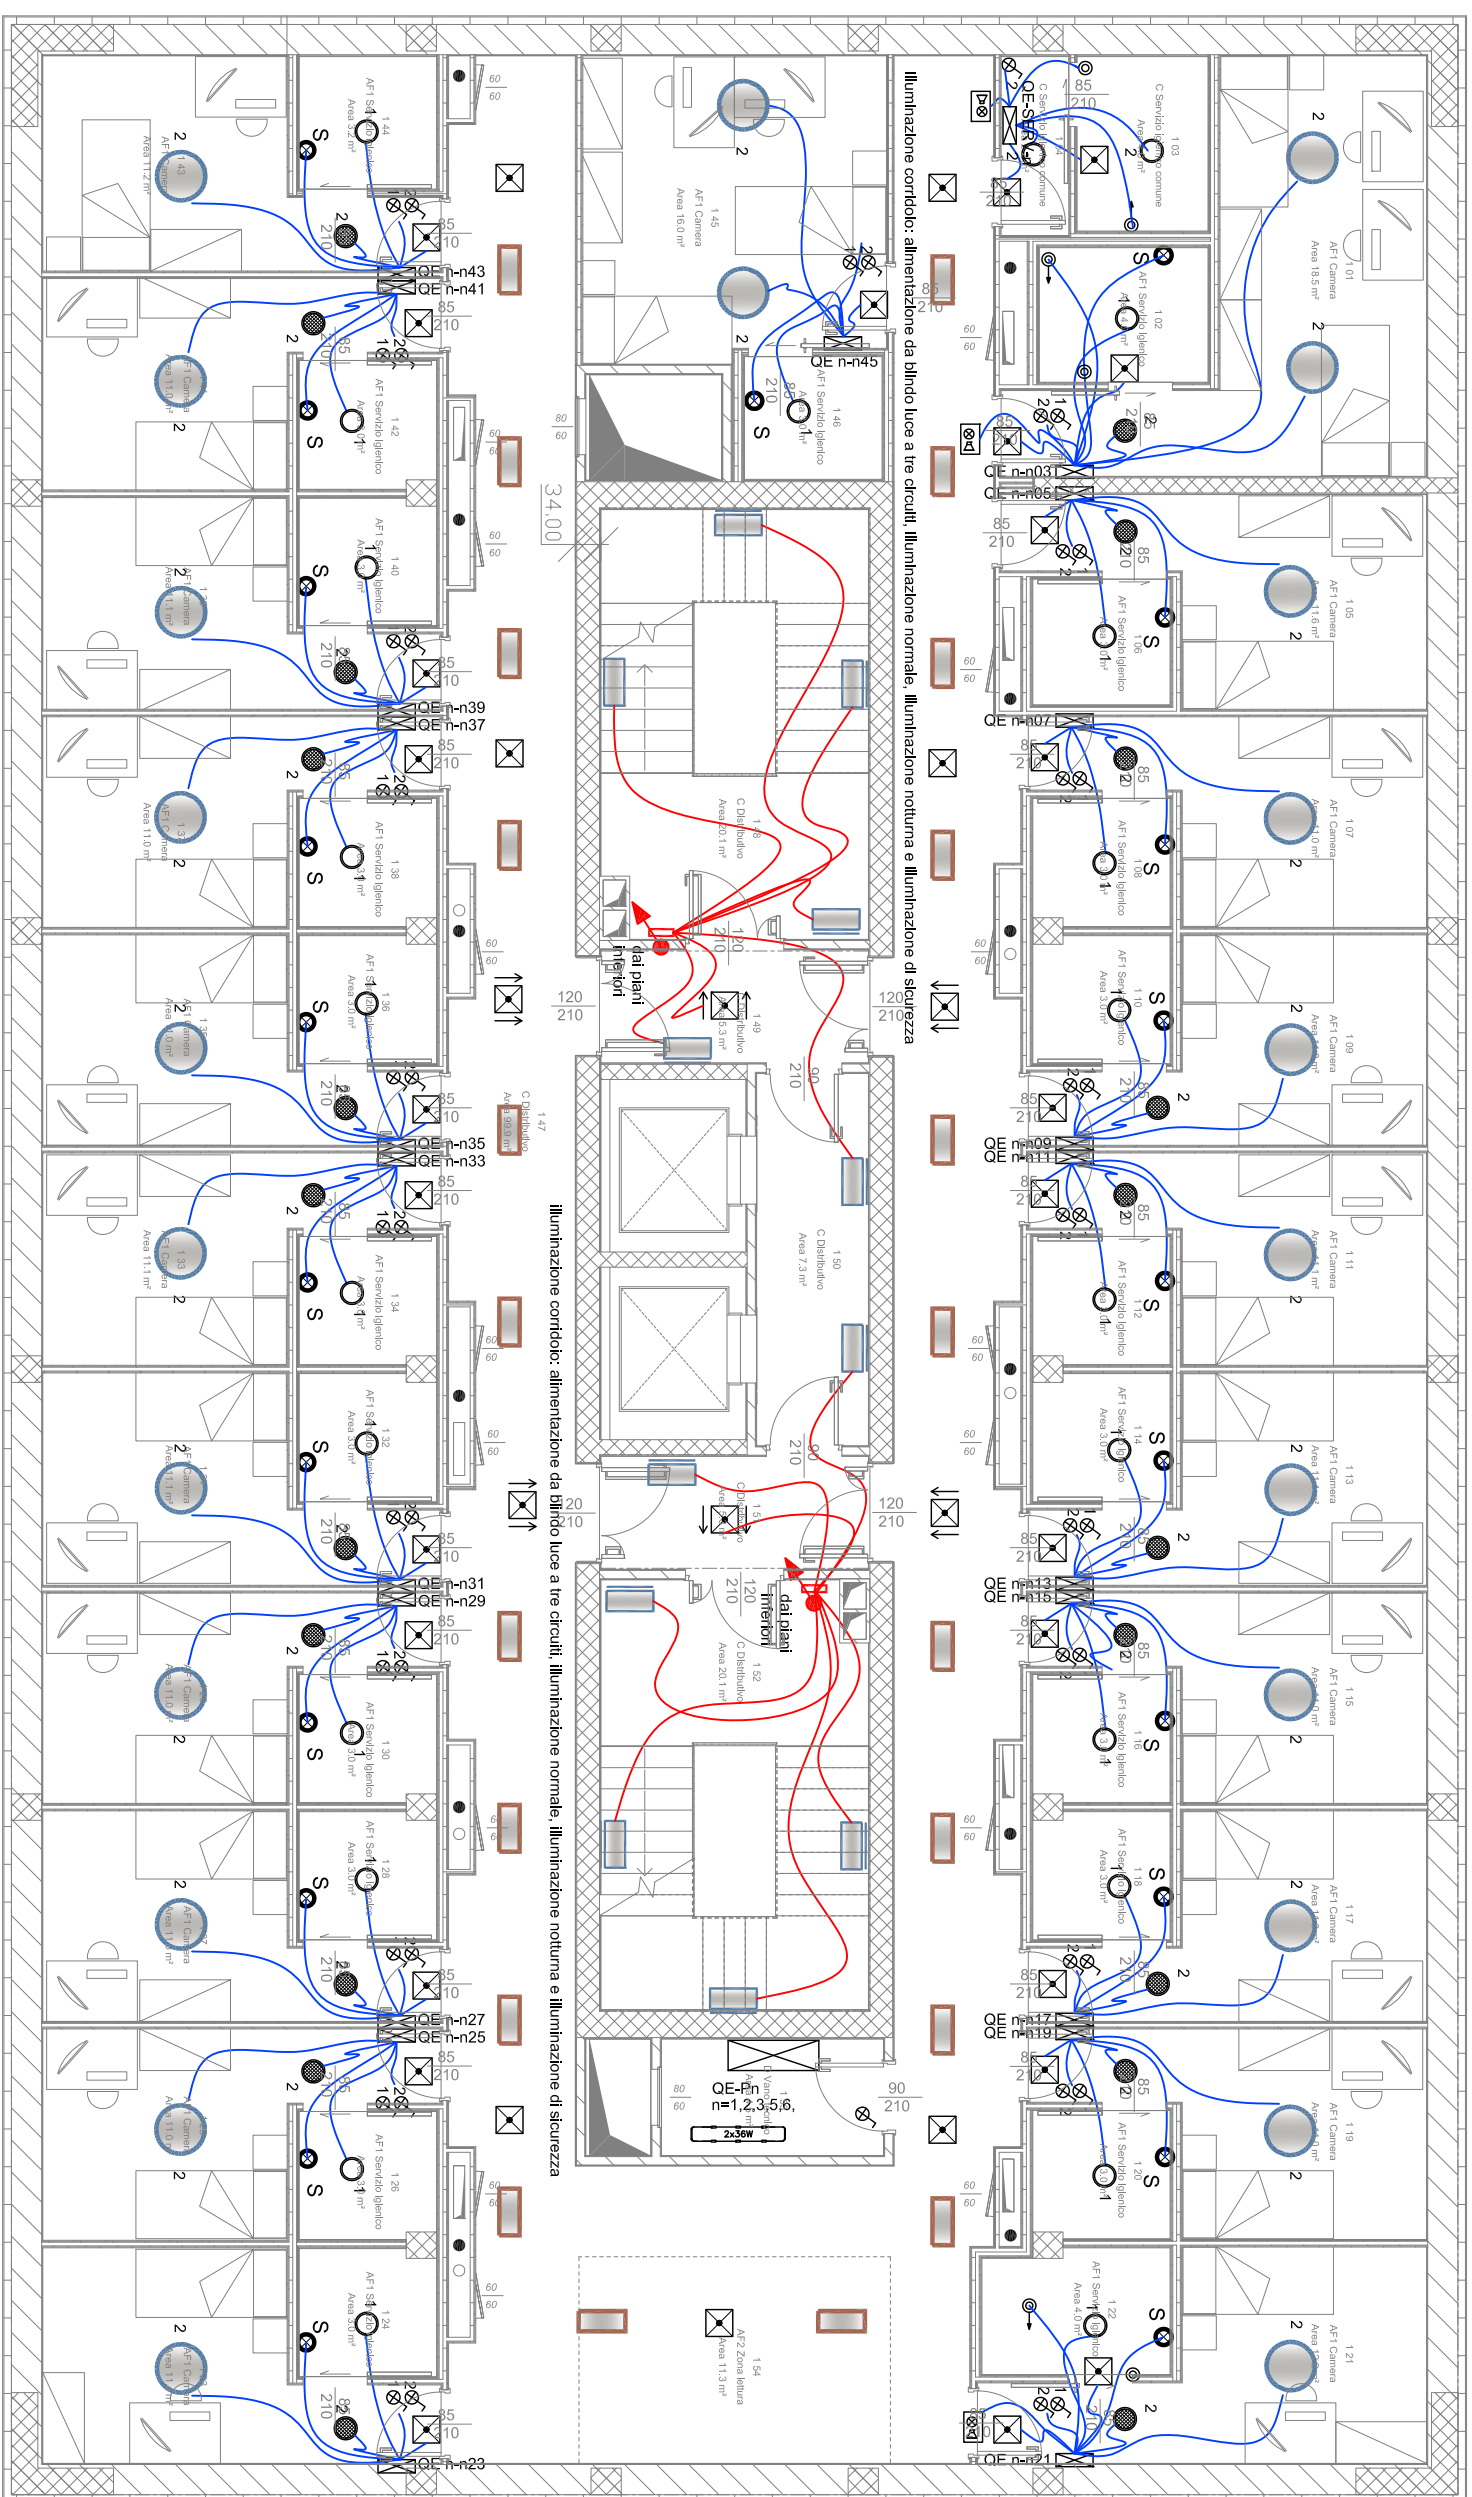

POLITECNICO DI TORINO
- AREA EDILIZIA E LOGISTICA -
C.SO DUCA DEGLI ABRUZZI, 24 - 10129 TORINO



REALIZZAZIONE DI RESIDENZE UNIVERSITARIE
"RESIDENZA CESARE CODEGONE"
IN TORINO, VIA P. BORSELLINO
PROGETTO ESECUTIVO

RESPONSABILE DEL PROCEDIMENTO E DEI LAVORI
AREA EDILIZIA E LOGISTICA

PROGETTO ACQUEDOTTO: STUDIO DESTINER, PIANIFICAZIONE PROBLEMI - STUDIO NUCLEO E NODI E AMBIENTE		Ing. C. Amò Arch. D. Comelli Ing. G. Ciampelli Arch. M. Gatti Ing. P. Lempi Ing. M. Lo Turco
PROGETTO STRUTTURALE:		
PROGETTO IMPIANTI ELETTRICI E SPECIALE: STUDIO ADEGUAMENTO STRUTTURE E IMPIANTI		Ing. C. Baidi STUDIO AL CONDO. 34 - 14.100.0271
PROGETTO IMPIANTI MECCANICI: STUDIO ADEGUAMENTO STRUTTURE E IMPIANTI		Ing. S. Balaban Ing. D. Bernini Ing. F. Faccioli Ing. F. Laspada
PROGETTO IMPIANTI ANTINCENDIO: STUDIO ADEGUAMENTO STRUTTURE E IMPIANTI		Ing. M. Comio Ing. F. Faccioli
PIANO DI SICUREZZA E CORRENDOMENTO: STUDIO DESTINER, PIANIFICAZIONE PROBLEMI		Ing. J. M. Palumbo Ing. J. M. Palumbo Ing. J. M. Palumbo Ing. G. Rinaldi Ing. A. Sestini Ing. F. Tondia Roc
PROGETTO IMPIANTI ELETTRICI E SPECIALE: STUDIO ADEGUAMENTO STRUTTURE E IMPIANTI		Ing. C. Baidi STUDIO AL CONDO. 34 - 14.100.0271
PROGETTO IMPIANTI MECCANICI: STUDIO ADEGUAMENTO STRUTTURE E IMPIANTI		Ing. S. Balaban Ing. D. Bernini Ing. F. Faccioli Ing. F. Laspada
PROGETTO IMPIANTI ANTINCENDIO: STUDIO ADEGUAMENTO STRUTTURE E IMPIANTI		Ing. M. Comio Ing. F. Faccioli
PIANO DI SICUREZZA E CORRENDOMENTO: STUDIO DESTINER, PIANIFICAZIONE PROBLEMI		Ing. J. M. Palumbo Ing. J. M. Palumbo Ing. J. M. Palumbo Ing. G. Rinaldi Ing. A. Sestini Ing. F. Tondia Roc

**IMPIANTO ELETTRICO FM, LUCE, LUCE
SICUREZZA E SPECIALI**

IMPIANTO ELETTRICO FM, LUCE, LUCE SICUREZZA E SPECIALI PIANO SESTO	DATA: Luglio 2011	AGG: Aprile 2013
	SCALA: 1:100	
	IEL10	