

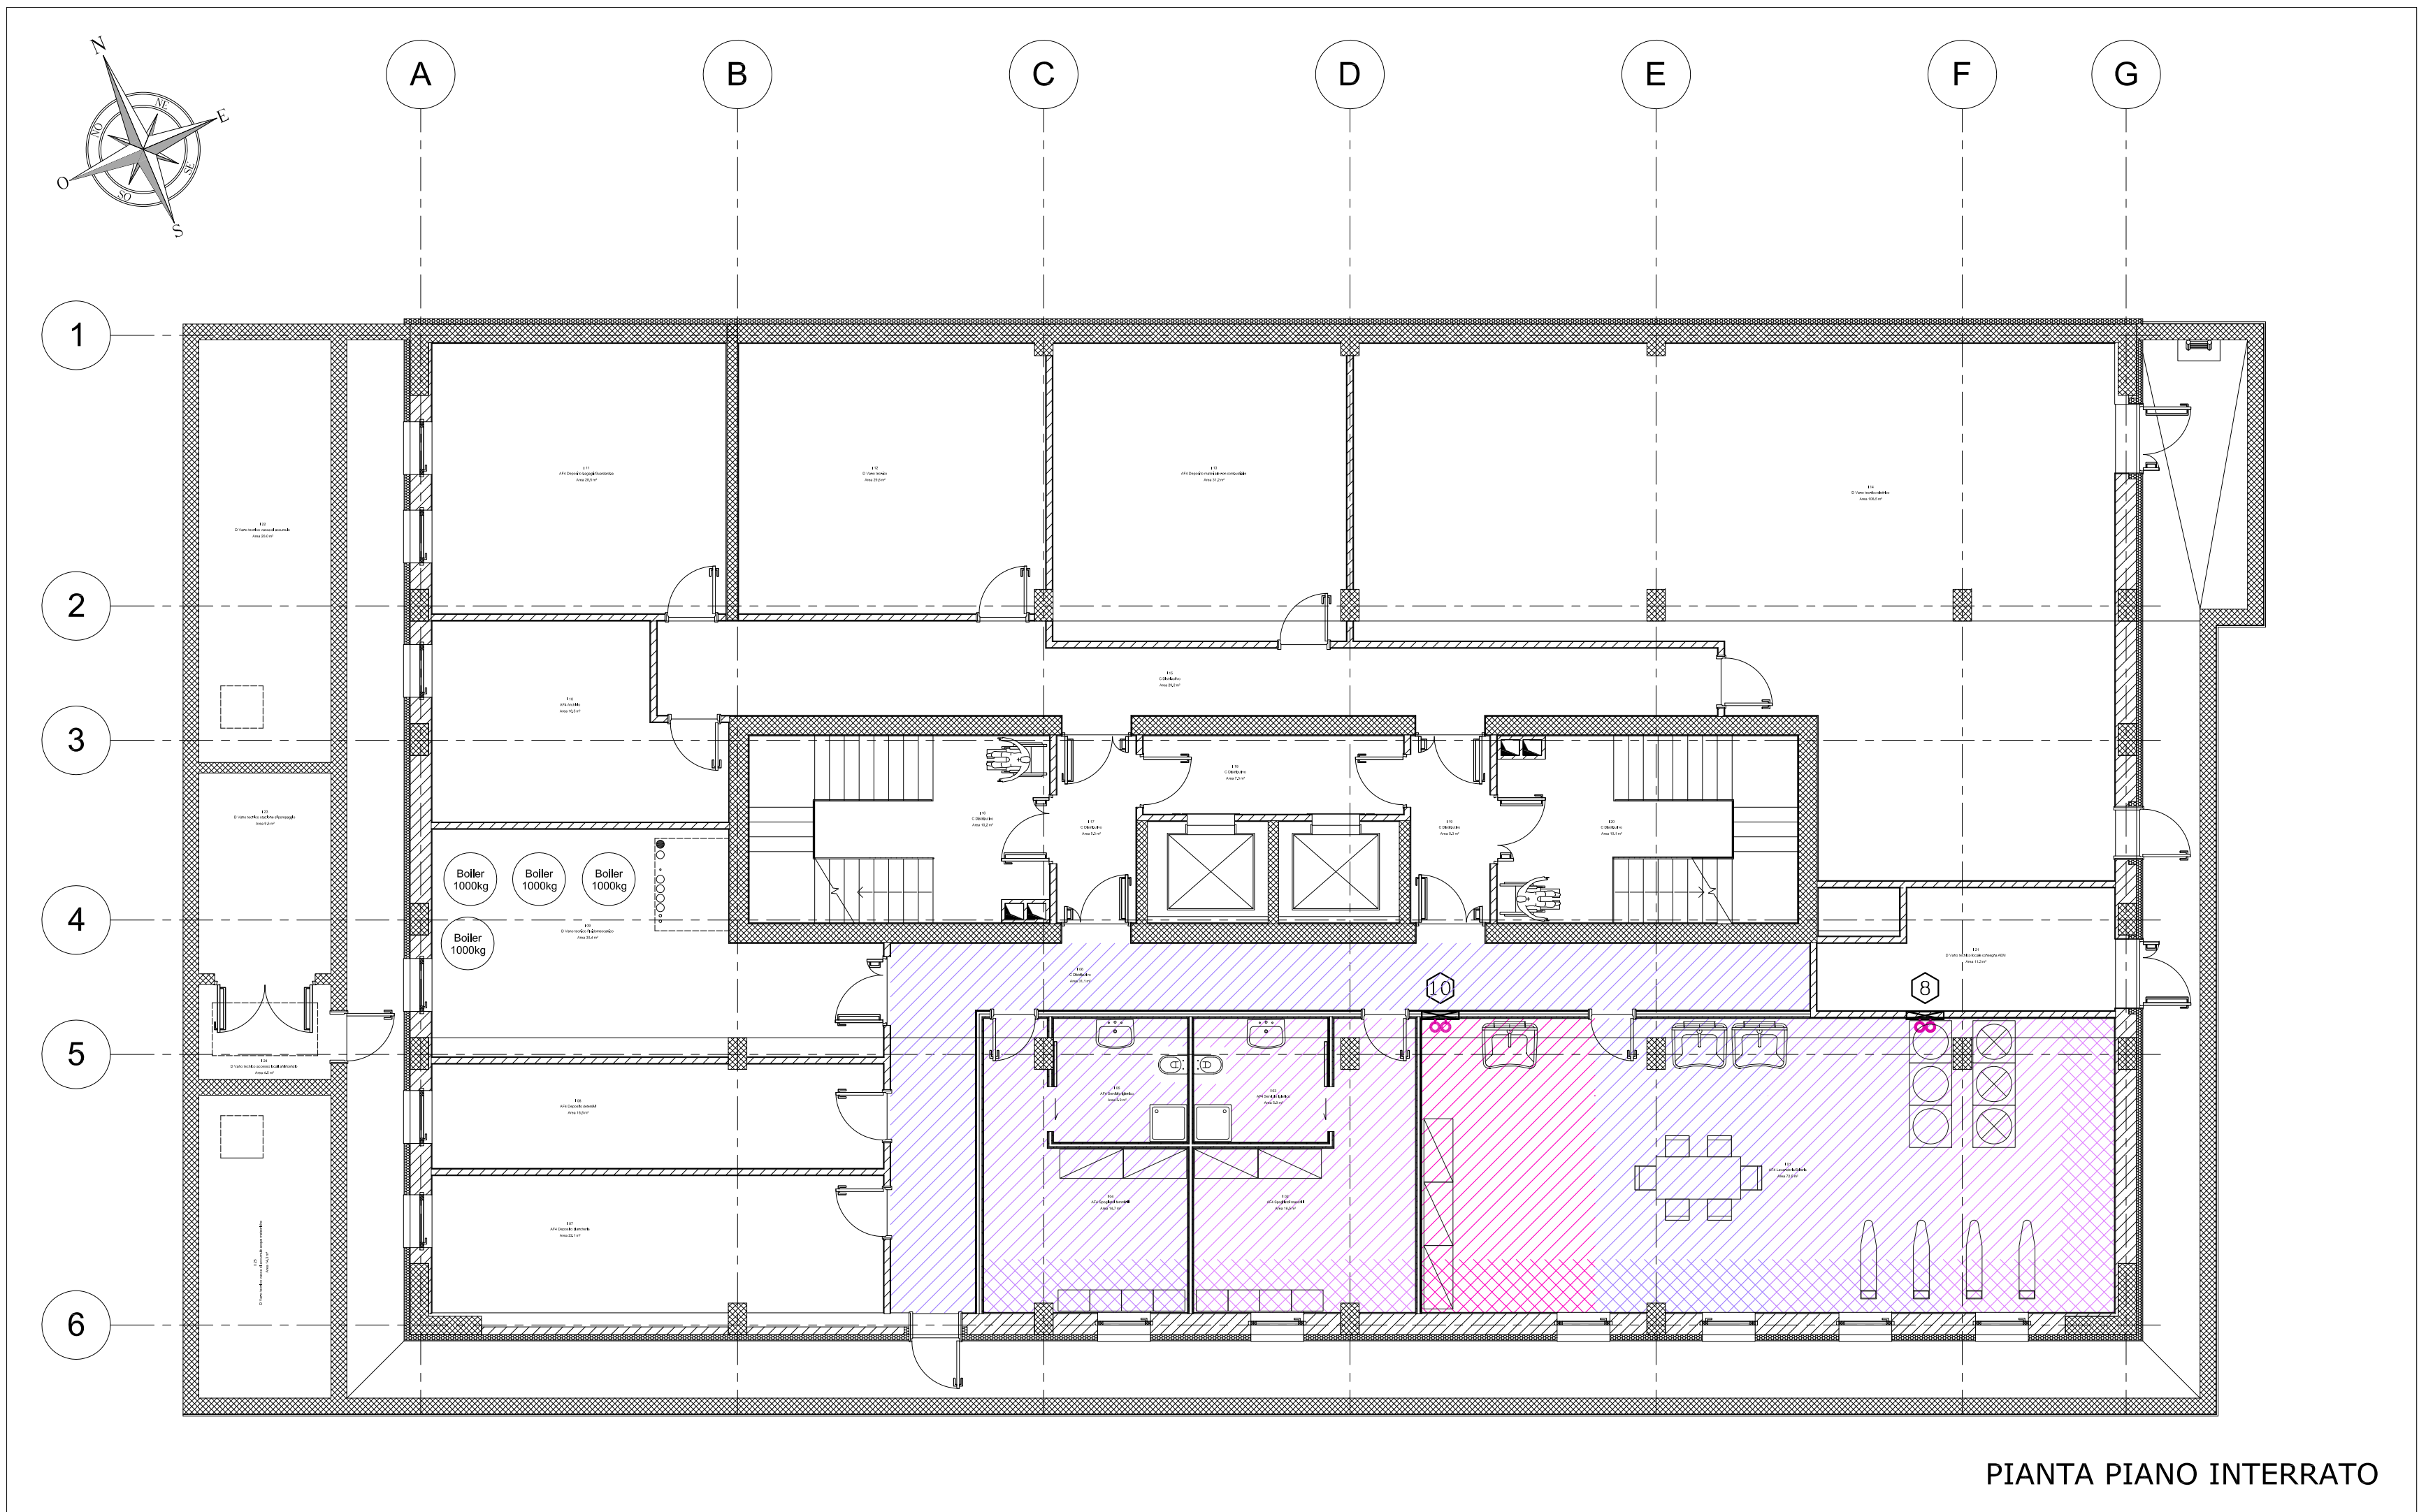


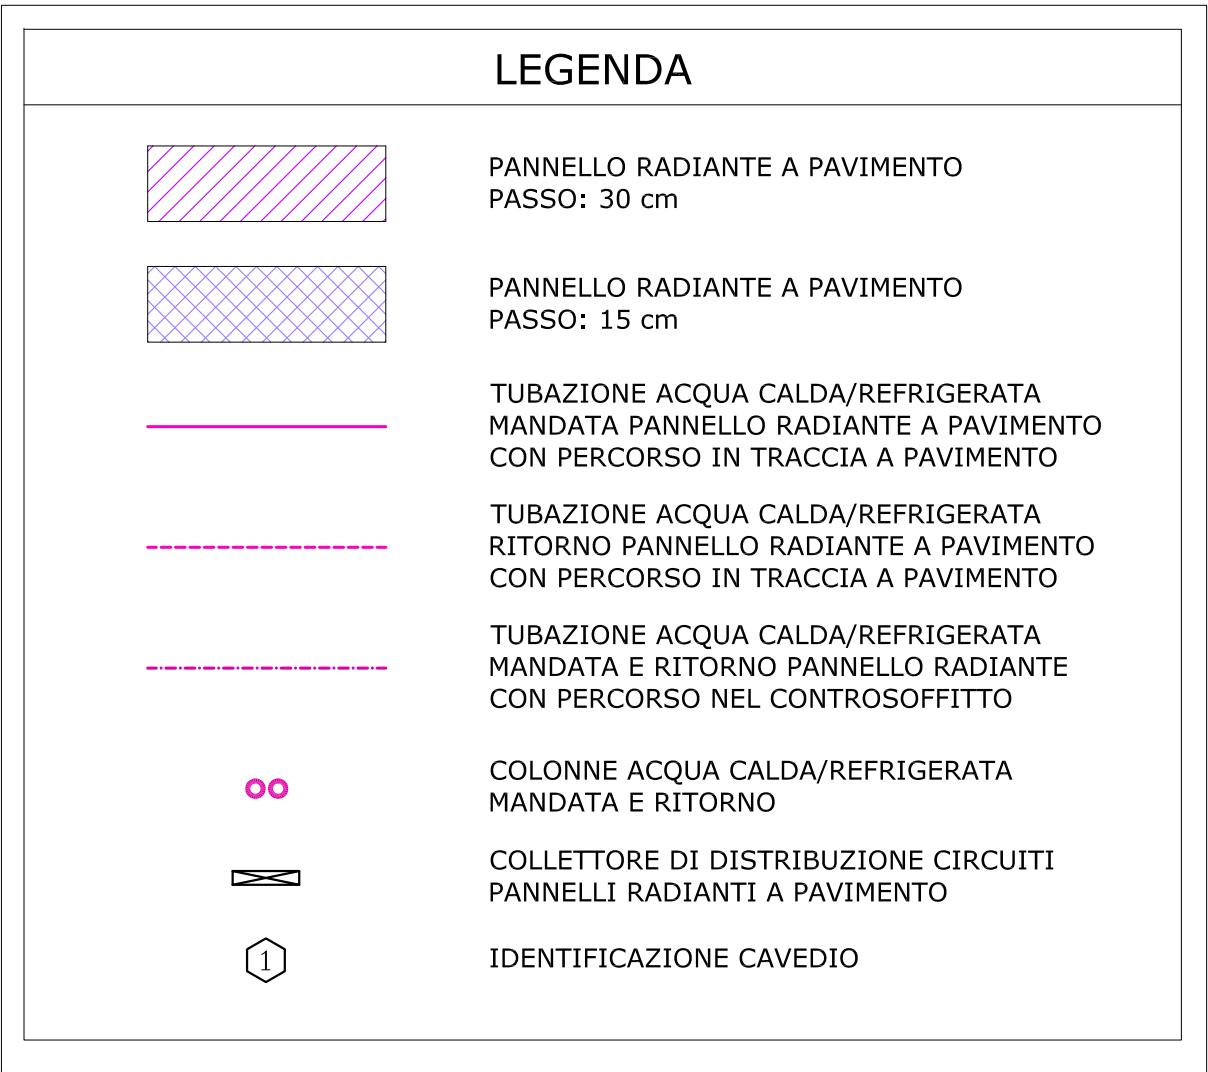

POLITECNICO DI TORINO
- AREA EDILIZIA E LOGISTICA -
C.SO DUCA DEGLI ABRUZZI, 24 - 10129 TORINO

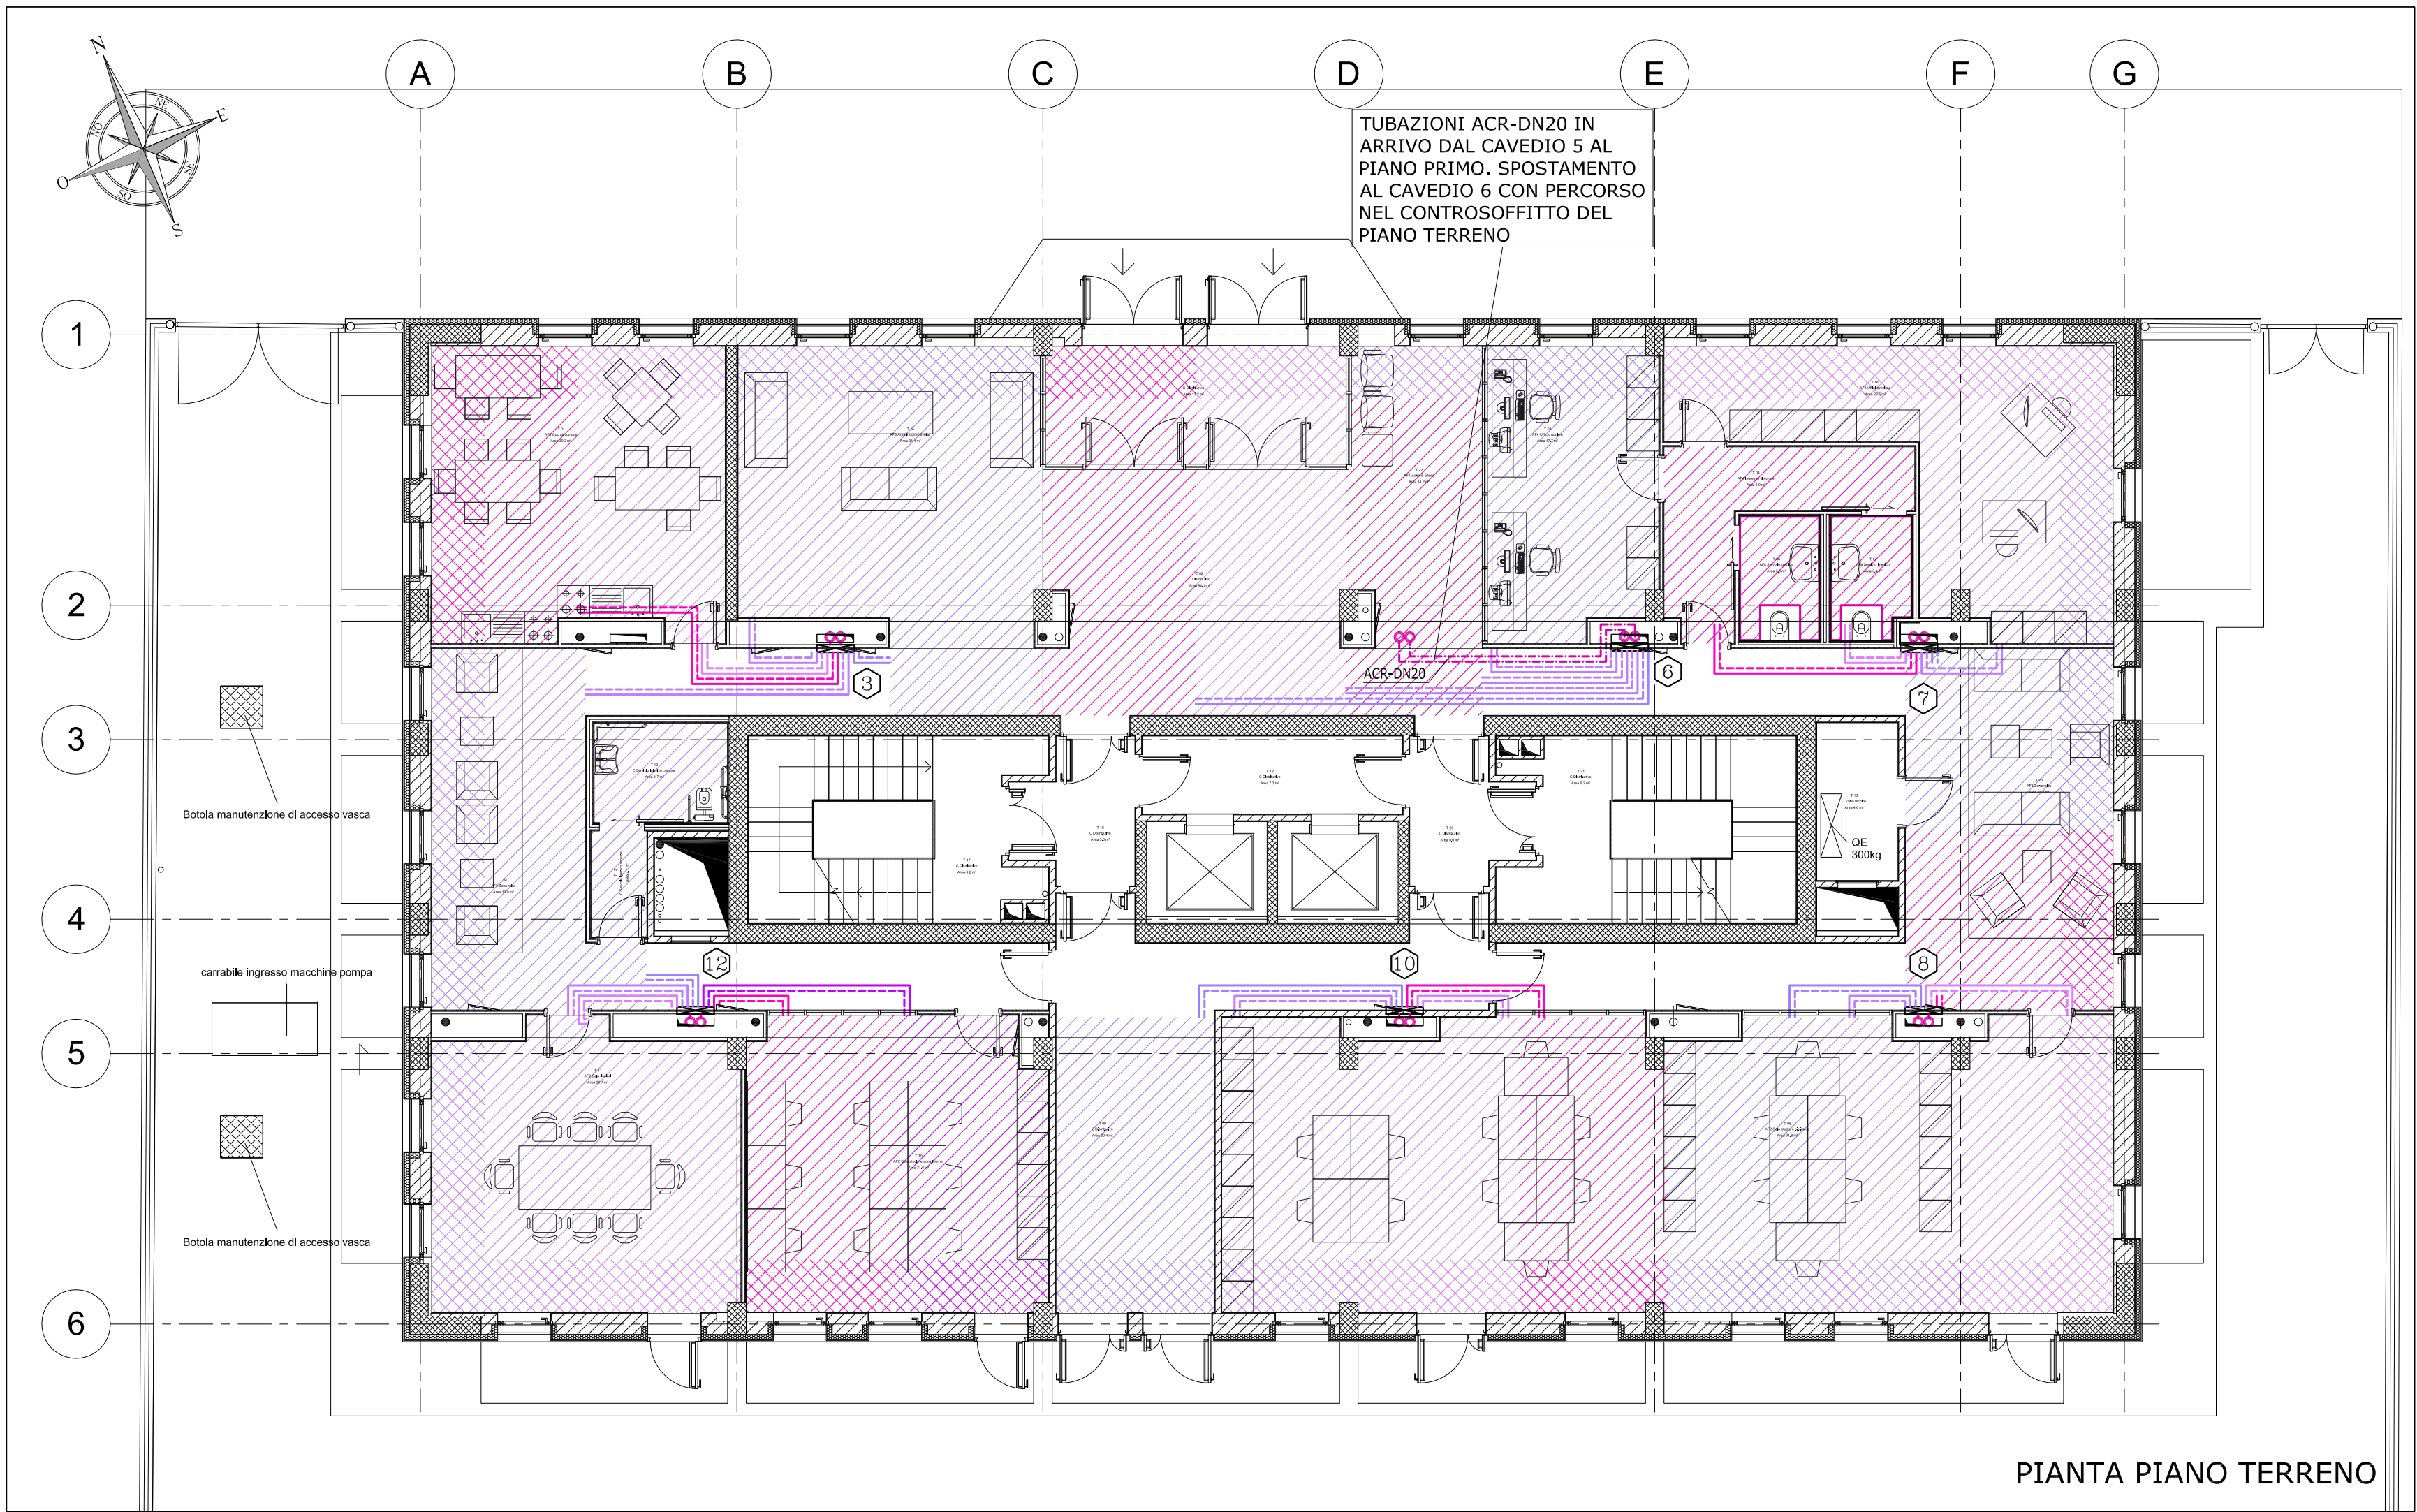

**REALIZZAZIONE DI RESIDENZE UNIVERSITARIE
"RESIDENZA CESARE CODEGONE"
IN TORINO, VIA P. BORSELLINO**

PROGETTO ESECUTIVO

RESPONSABILE DEL PROCEDIMENTO E DEI LAVORI:
AREA EDILIZIA E LOGISTICA

Arch. G.Biscant

PROGETTO ARCHITETTONICO: SERVIZIO GESTIONE PATRIMONIO IMMOBILIARE - SERVIZIO MESSA A NORMA E AMBIENTE Ing. C. Arno Arch. D. Cametti Ing. G. Cangialosi Arch. M. Garis Ing. P. Lerario Ing. M. Lo Turco	PROGETTO IMPIANTI MECCANICI: SERVIZIO ADEGUAMENTO STRUTTURE E IMPIANTI Ing. S. Ballarin Ing. D. Bertone Ing. F. Facelli Ing. F. Laguardia
PROGETTO STRUTTURALE: Ing. C. Baldini STRADA AL FORNO, 34 - 14100 ASTI	PROGETTO IMPIANTI ANTINCENDIO: SERVIZIO ADEGUAMENTO STRUTTURE E IMPIANTI Ing. M. Coatto Ing. F. Facelli
PROGETTO IMPIANTI ELETTRICI E SPECIALI: SERVIZIO ADEGUAMENTO STRUTTURE E IMPIANTI Per. Ind. L. Marcone Ing. J. M. Palumbo Ing. J. R. Parizia Per. Ind. G. Raia Per. Ind. A. Santino Ing. F. Tonda Roc	PIANO DI SICUREZZA E COORDINAMENTO: SERVIZIO GESTIONE PATRIMONIO IMMOBILIARE Geom. C. Dal Cason

IMPIANTO DI CLIMATIZZAZIONE
PIANTE PIANO TERRENO -
PIANO INTERRATO

DATA: Luglio 2011 AGG: Aprile 2013
SCALA: 1:100
IM05

A TERME DI LEGGE IL POLITECNICO DI TORINO SI RISERVA LA PROPRIETÀ DI QUESTO DOCUMENTO CHE NON POTRÀ ESSERE COPIATO, RIPRODOTTO O COMUNICATO A TERZI SENZA SPECIFICA AUTORIZZAZIONE SCRITTA