


Politecnico di Torino

- ORIENTATI AL FUTURO 2020 -

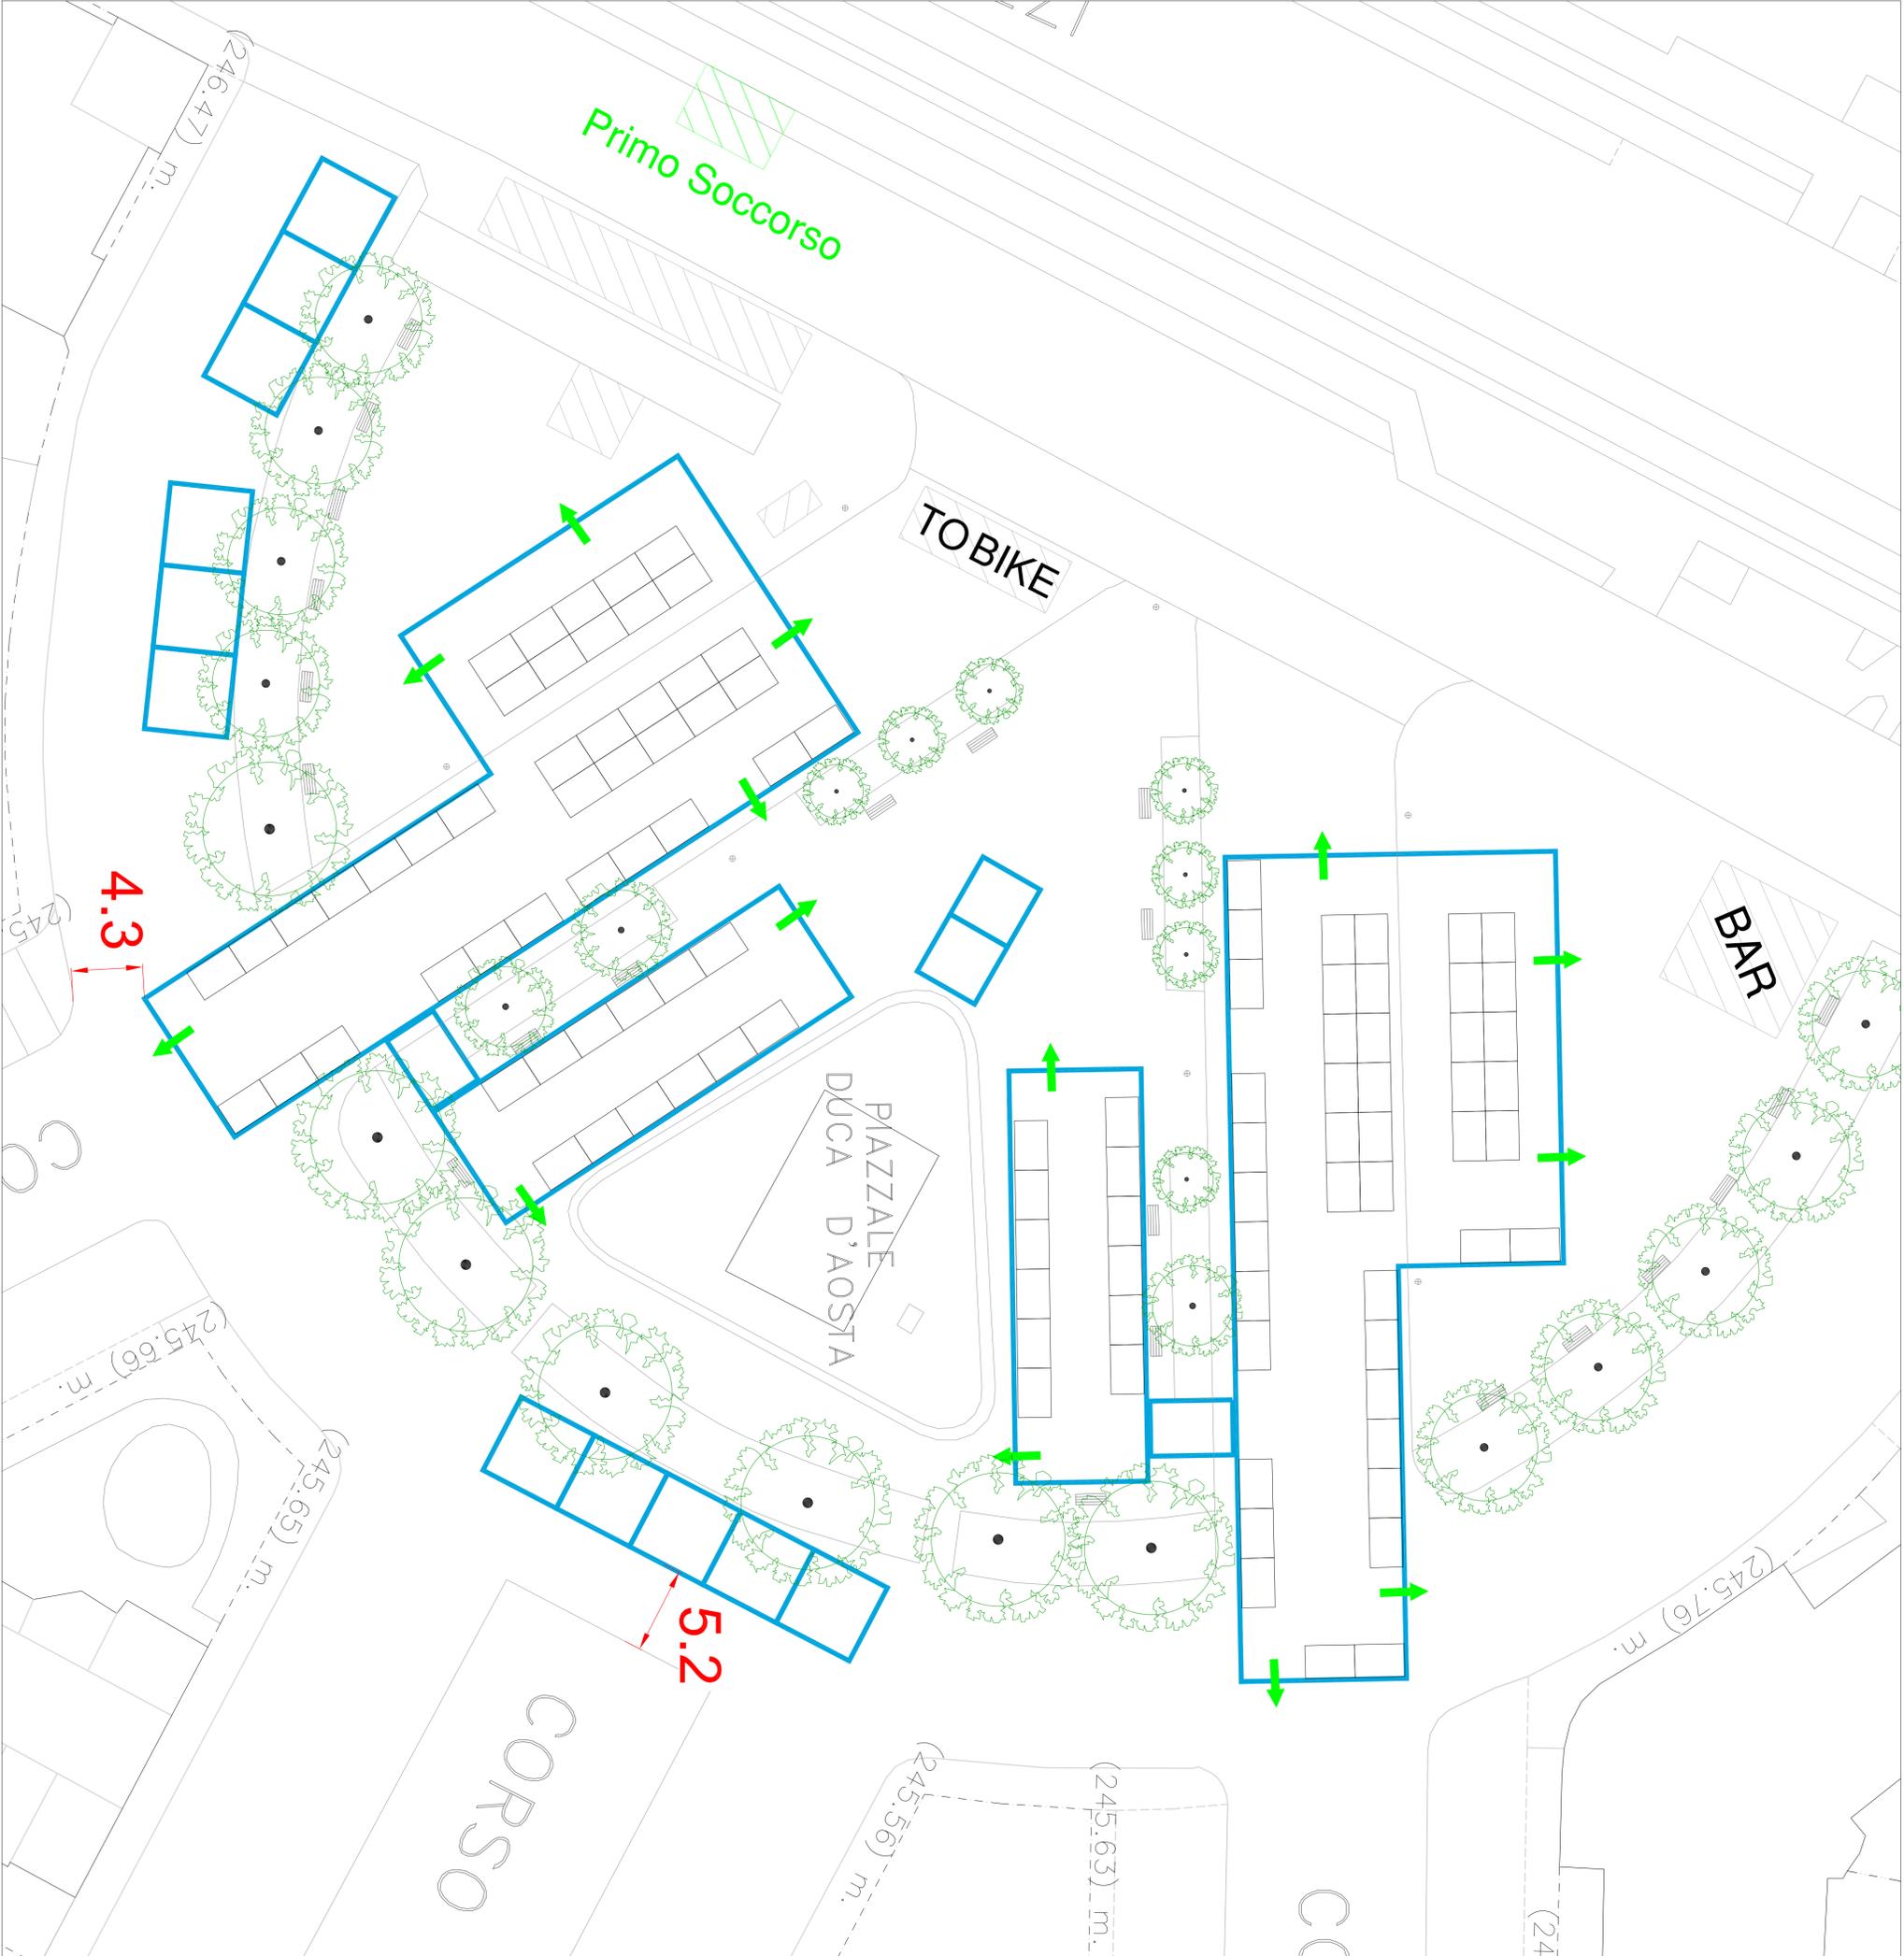

LEGENDA

-  STRUTTURE ESPOSITIVE E DI SERVIZIO
-  STAND (3m X 2m)
-  USCITE DI EMERGENZA
-  PRESIDIO DI PRIMO SOCCORSO



POLITECNICO DI TORINO
AREA AMMINISTRATIVA - GESTIONALE

C.SO DUCA DEGLI ABRUZZI, 24 - 10129 TORINO

"Orientati al Futuro" edizione 2020
Capitolato Speciale d'Oneri
Allegato 07 - Planimetrie

Tavola 02 - Disposizione allestimenti edizione 2019

RESPONSABILE DEL PROGETTO M. Impavido Architetto EDILCOG - Edilizia e Logistica		PROGETTO IMPIANTI ANTINCENDIO	
DIRETTORE DELL'ESECUZIONE DEL CONTRATTO Ing. A. Moraglio SERVIZIO PRESSIONE E PROTEZIONE		PROGETTO IMPIANTI MECCANICI	
PROGETTO IMPIANTI ELETTRICI E SPECIALI SERVIZIO ADESSAMENTO STRUTTURE E IMPIANTI		PIANO DI SICUREZZA E GOVERNO	

PROGETTO STRUTTURALE		REVISIONI	
N°	Descrizione	N°	Data
1		1	
2		2	
3		3	
4		4	
5		5	

Nome	08 novembre 2019	Verifica	Verifica
Data		Verifica	Verifica
Elaboratore	20/10/11/07/ALF_CSPG_Orientati al Futuro 2020_Planimetrie	Verifica	Verifica
Nome file		Verifica	Verifica
Titolo file di riferimento (col)		Verifica	Verifica
Autore		Verifica	Verifica
Autore (col)		Verifica	Verifica

"Orientati al Futuro" ed. 2020 02

Disposizione allestimenti edizione 2019

Scala: 1:200 N° Tavola

A TITOLO DI LAVORO E IN ATTESA DI VERIFICA DI TITOLO SI RICHIEDONO I SEGUENTI DOCUMENTI CHE NON SONO STATI FORNITI: PROSPETTO COMPLETO A TITOLO SPECIFICI, AUTORIZZAZIONE SPERVA.