


Pianta piano interrato (0,00)

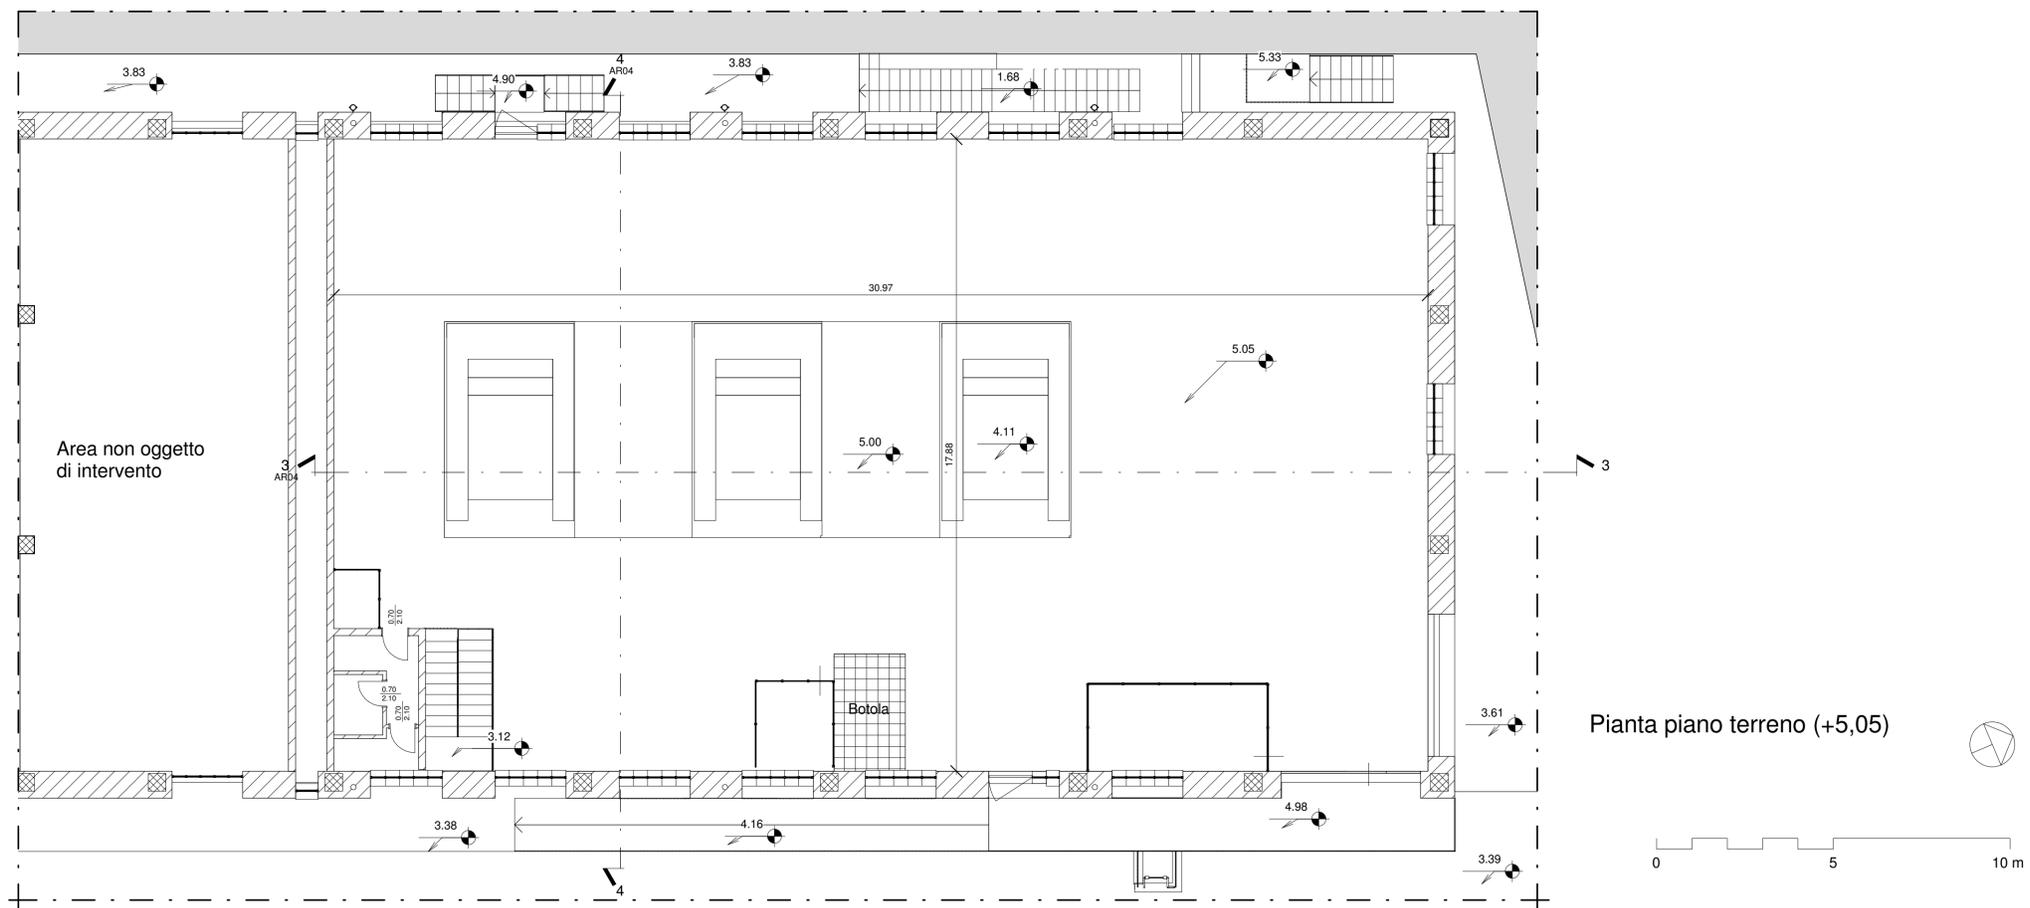

Pianta piano terreno (+5,05)

**POLITECNICO DI TORINO**  
- SERVIZIO EDILIZIA -  
C.SO DUCA DEGLI ABRUZZI, 24 - 10129 TORINO



Riqualificazione dell'edificio ex Centrale Termica presso il  
fabbricato 5B della sede di c.so Duca degli Abruzzi, 24.

**PROGETTO ESECUTIVO**

RESPONSABILE DI PROCEDIMENTO E DEI LAVORI:  
SERVIZIO EDILIZIA E LOGISTICA

Geom. Carlo Dal Cason

<p><b>PROGETTO ARCHITETTONICO:</b> SERVIZIO EDILIZIA E LOGISTICA</p> <p>Ing. Caterina Arnò Arch. Daniela Cametti Ing. Gregorio Cangialosi Arch. Monica Garis Ing. Massimiliano Lo Turco</p>	<p><b>PROGETTO IMPIANTI MECCANICI:</b> SERVIZIO EDILIZIA E LOGISTICA</p> <p>Ing. Ferdinando Facelli Ing. Fabio Laguardia</p>
<p><b>PROGETTO STRUTTURALE:</b> C.so Duca degli Abruzzi, 24 - 10129 Torino (CN)</p> <p>Ing. Renzo Curti Ing. Stefano Saffirio Ing. Francesco Biasioli Ing. Luca Garnerone</p>	<p><b>PROGETTO IMPIANTI ANTINCENDIO:</b> SERVIZIO EDILIZIA E LOGISTICA</p> <p>Ing. Ferdinando Facelli</p>
<p><b>PROGETTO IMPIANTI ELETTRICI E SPECIALI:</b> SERVIZIO EDILIZIA E LOGISTICA</p> <p>Ing. Fabrizio Tonda Roc P.Ind. Guido Raja</p>	<p><b>PIANO DI SICUREZZA E COORDINAMENTO:</b> Via Palmieri n° 54 - 10138 Torino</p> <p>Arch. Giovanni Amore</p>

Stato di fatto  
Pianta piano interrato  
Pianta piano terreno

DATA: Febbraio 2012  
SCALA: 1 : 100  
D:\Politecnico 2011\Centrale termica\250112\_Workset\_File locale Revit\CT\_OC\_LOCALE 7 marzo 2012.rvt  
**AR02**