


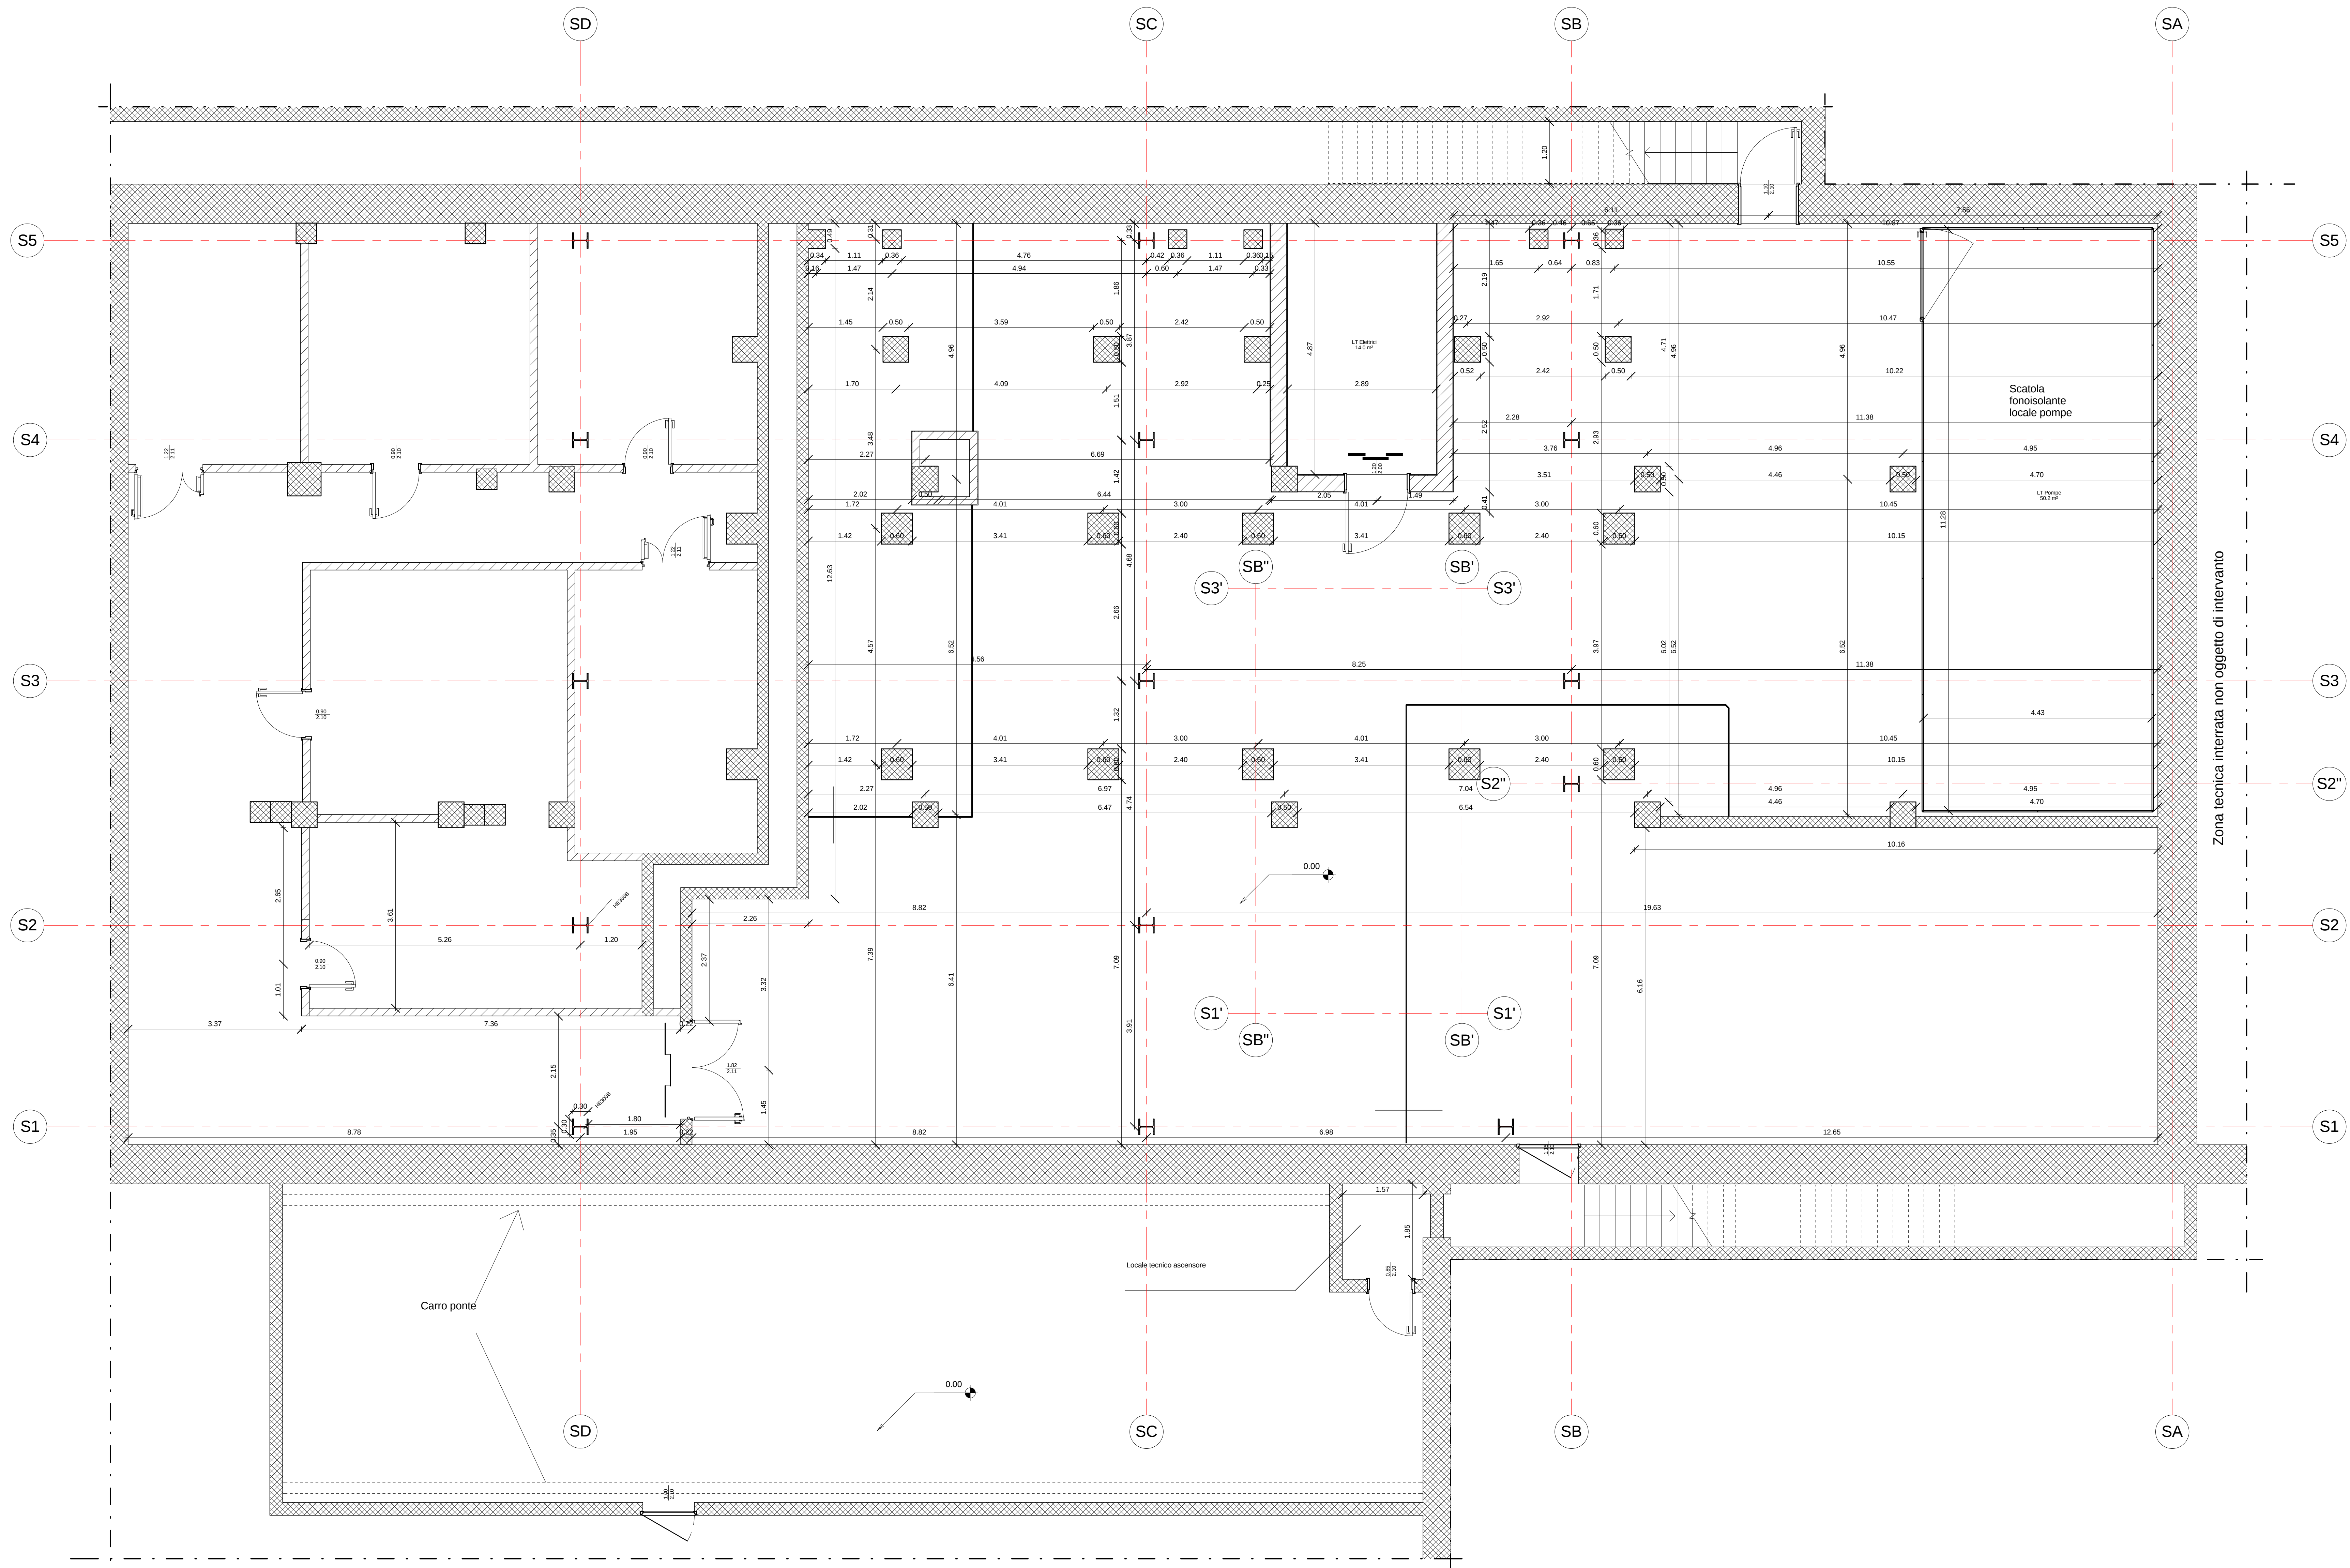

PR_Abaco dei locali_Piano Interrato					
Nome	Numero	Perimetro	Area	Livello	
LT Elettrici	35	15.52	14.0 m²	PR_AR_0.00_Piano Interrato	
LT Pompe	36	31.45	50.2 m²	PR_AR_0.00_Piano Interrato	
PR_AR_0.00_Piano Interrato: 2			64.2 m²	PR_AR_0.00_Piano Interrato	
Totale generale: 2			64.2 m²		

POLITECNICO DI TORINO
- SERVIZIO EDILIZIA -
C.SO DUCA DEGLI ABRUZZI, 24 - 10129 TORINO



Riquilificazione dell'edificio ex Centrale Termica presso il
fabbricato 5B della sede di c.so Duca degli Abruzzi, 24.

PROGETTO ESECUTIVO

RESPONSABILE DI PROCEDIMENTO E DEI LAVORI:

SERVIZIO EDILIZIA E LOGISTICA

Geom. Carlo Dal Cason

PROGETTO ARCHITETTONICO: SERVIZIO EDILIZIA E LOGISTICA		PROGETTO IMPIANTI MECCANICI: SERVIZIO EDILIZIA E LOGISTICA	
Ing. Caterina Arco Arch. Daniela Carretti Ing. Gianpiero Cangialosi Arch. Monica Gatti Ing. Massimiliano Lo Turco		Ing. Ferdinando Facelli Ing. Fabio Laguarda	
PROGETTO STRUTTURALE: C.so Duca degli Abruzzi, 24 (2008) (C.N.)		PROGETTO IMPIANTI ANTINCENDIO: SERVIZIO EDILIZIA E LOGISTICA	
Ing. Renzo Curi Ing. Stefano Saffirio Ing. Francesco Bassoli Ing. Luca Giannone		Ing. Ferdinando Facelli	
PROGETTO IMPIANTI ELETTRICI E SPECIALI: SERVIZIO EDILIZIA E LOGISTICA		PIANO DI SICUREZZA E COORDINAMENTO: Via Piamonte 14 - 10128 Torino	
Ing. Fabrizio Tonda Roc P. Ing. Guido Rea		Arch. Giovanni Amore	

Stato di progetto
Pianta Piano Interrato

DATA: Febbraio 2012

SCALA: 1 : 50

D:\002022_Mas_pontali_Servizio_Edilizia_C1_cantale_basculle\Servizio_C1_Locale_ML_Torino
CT_Locale_ML_1_25_0010

AR12

IL POLITECNICO DI TORINO RISERVA LA PROPRIETÀ DI QUESTO DOCUMENTO CON LA PREVISIONE DI RIPRODURLO O TRASFERIRLO A TERZO SENZA AUTORIZZAZIONE SCRITTA