



Sezione longitudinale A-A scala 1:50  
0 2.5m 5m

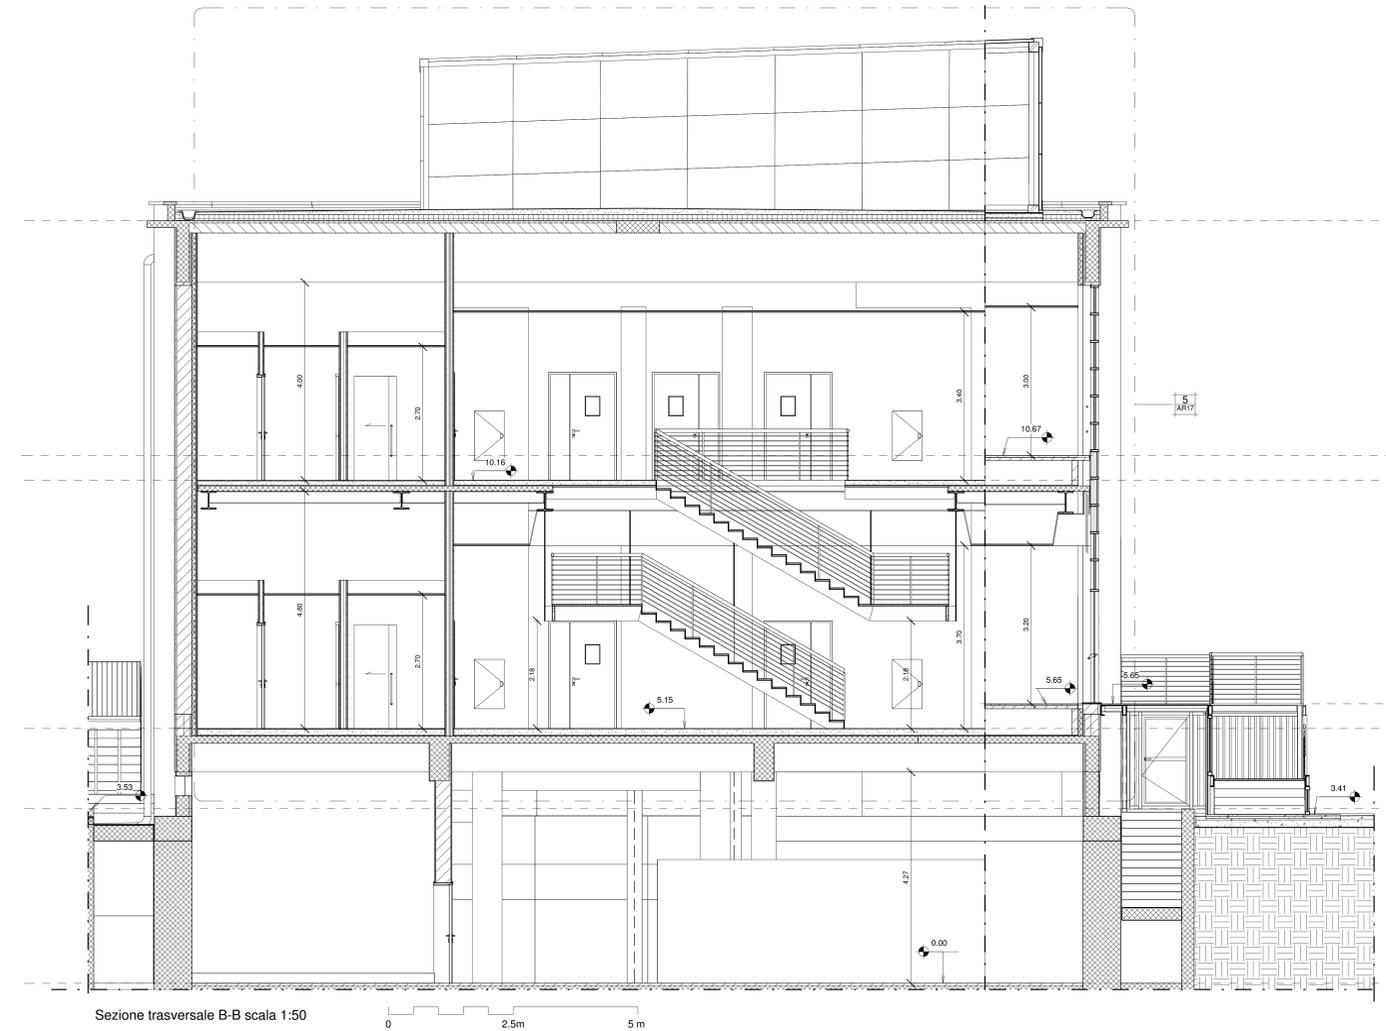

Sezione trasversale B-B scala 1:50  
0 2.5m 5m

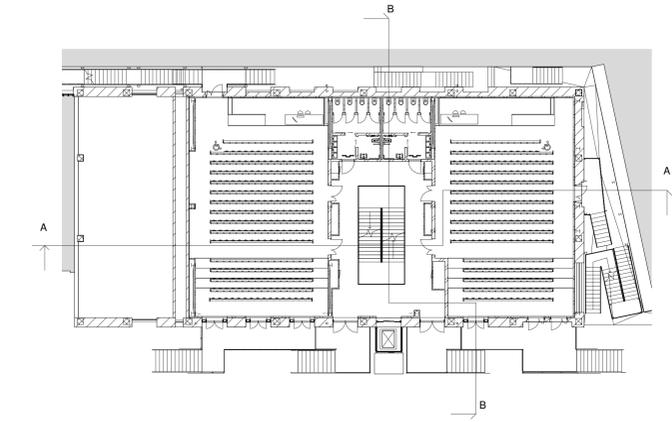

Keyplan scala 1:200

- 15.42 PR\_ST\_+15.42\_Piano Tetto
- 10.67 PR\_AR\_+10.67\_Top gradonate aule piano primo
- 10.17 PR\_AR\_+10.17\_Piano Primo
- 5.15 PR\_AR\_+5.15\_Top gradonate aule PR\_AR\_+5.15\_Piano Terra Centrale Termica
- 3.53 PR\_AR\_+3.53 Piano Marciapiede
- 0.00 PR\_AR\_-0.00\_Piano Interrato

Per quello che concerne i disegni delle carpenterie metalliche si faccia riferimento alle tavole strutturali

**POLITECNICO DI TORINO**  
- SERVIZIO EDILIZIA -  
C.SO DUCA DEGLI ABRUZZI, 24 - 10129 TORINO

  
Riquilificazione dell'edificio ex Centrale Termica presso il fabbricato 5B della sede di c.so Duca degli Abruzzi, 24.

**PROGETTO ESECUTIVO**

RESPONSABILE DI PROCEDIMENTO E DEI LAVORI:  
SERVIZIO EDILIZIA E LOGISTICA  
Geom. Carlo Dal Cason

<p><b>PROGETTO ARCHITETTONICO:</b> SERVIZIO EDILIZIA E LOGISTICA</p> <p>Ing. Caterina Arno Arch. Daniela Camelli Ing. Gregorio Campalossi Arch. Monica Sarti Ing. Massimiliano Lo Turco</p>	<p><b>PROGETTO IMPIANTI MECCANICI:</b> SERVIZIO EDILIZIA E LOGISTICA</p> <p>Ing. Ferdinando Facelli Ing. Fabio Laguarda</p>
<p><b>PROGETTO STRUTTURALE:</b> C.so Duca degli Abruzzi 24 - 10129 Torino (CN)</p> <p>Ing. Renzo Curti Ing. Stefano Saffino Ing. Francesco Basoli Ing. Luca Giamberini</p>	<p><b>PROGETTO IMPIANTI ANTINCENDIO:</b> SERVIZIO EDILIZIA E LOGISTICA</p> <p>Ing. Ferdinando Facelli</p>
<p><b>PROGETTO IMPIANTI ELETTRICI E SPECIALI:</b> SERVIZIO EDILIZIA E LOGISTICA</p> <p>Ing. Fabrizio Tonda Roc P.ING. Guido Riva</p>	<p><b>PIANO DI SICUREZZA E COORDINAMENTO:</b> Via Palestro n° 34 - 10138 Torino</p> <p>Arch. Giovanni Anone</p>

Stato di progetto  
Sezioni

DATA: Febbraio 2012  
SCALA: Come indicato

**AR16**

SCALA 1:50

IL POLITECNICO DI TORINO RISERVA LA PROPRIETA' DI QUESTO DOCUMENTO CON LA PROIBIZIONE DI RIPRODURLO O TRASFERIRLO A TERZI SENZA AUTORIZZAZIONE SCRITTA